

PLANTA BAIXA SANITÁRIO

LEGENDA ESGOTO

- CIE.** — CAIXA DE INSPEÇÃO
- CG.** — CAIXA DE GORDURA
- CIAPG.** — CAIXA DE INSPEÇÃO DE ÁGUAS PLUVIAIS COM GRELHA


LEGENDA

- AF — ÁGUA FRIA
- CI — CAIXA DE INSPEÇÃO
- CS — CAIXA SIFONADA
- CV — CANALIZAÇÃO DE VENTILAÇÃO
- LV — LAVATÓRIO
- RG — REGISTRO DE GAVETA
- RS — RALO SIFONADO
- TQ — TUBO DE QUEDA
- VD — VÁLVULA DE DESCARGA
- VS — VASO SANITÁRIO

CONVENÇÕES GRÁFICAS


- TUBULAÇÃO DE ÁGUA PLUVIAL
- TUBULAÇÃO DE ÁGUA FRIA
- TUBULAÇÃO DE ESGOTO

- TUBULACAO QUE DESCE
- TUBULACAO QUE SOBEM
- CAIXA SIFONADA
- REGISTRO DE GAVETA

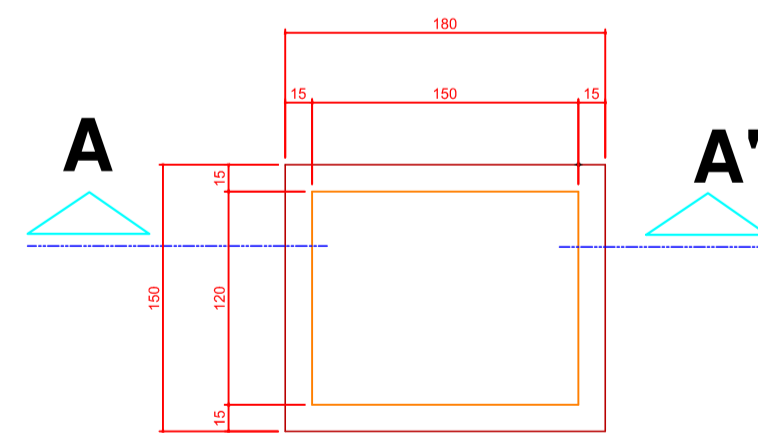

PLANTA BAIXA

DET. CAIXA INSPEÇÃO
ESCALA: 1:20

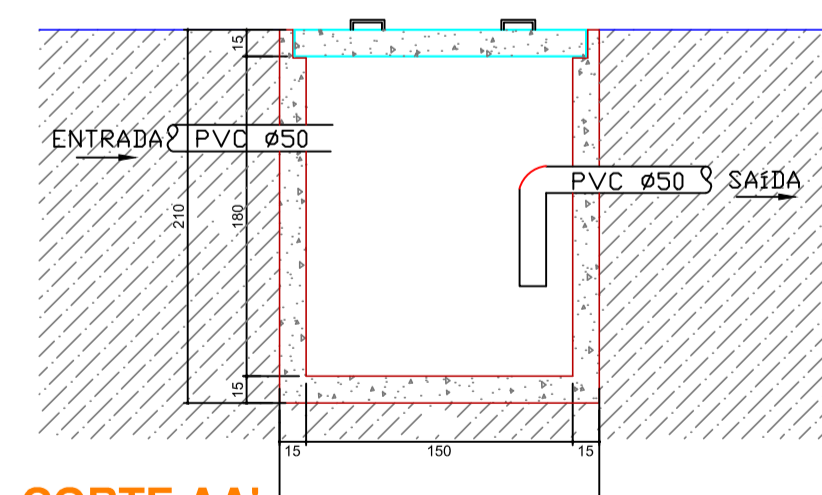

CORTE AA'

obs= nos banheiros à reformar utilizar rede de água e esgoto existente

ESTATÍSTICA	
ÁREA DO TERRENO:	1245,00 m ²
ÁREA A CONSTRUIR:	47,35m ²
ÁREA A REFORMAR:	451,46m ²
ÁREA EXISTENTE:	451,46m ²
ÁREA TOTAL:	498,81m²

APROVAÇÃO PÚBLICA	

PROJETO HIDROSANITÁRIO

OBRA: AMPLIAÇÃO E ADEQUAÇÃO DO CEMET. RÁPIDO DE SOL.	
PROPRIETÁRIO: MUNICÍPIO DE CÉU AZUL	
RESP. TÉCNICO - PROJETO	PROPRIETÁRIO:
	MUNICÍPIO DE CÉU AZUL CNPJ: 76.206.473/0001-01

DESENHO: FRANCIELLY DIAS	ENDEREÇO OBRA: AVENIDA NILO UMBERTO DEITOS, Quadra Nº 14 , Lotes 5 e 4
DATA: NOVEMB./2019	FRANCHA: 01
ESCALA: INDICADA	CONTEÚDO: PLANTA BAIXA HIDROSANITARIO E DETALHES

02

A APROVAÇÃO DO PRESENTE PROJETO PELA PREFEITURA NÃO RECONHECE A PROPRIEDADE DO IMÓVEL