




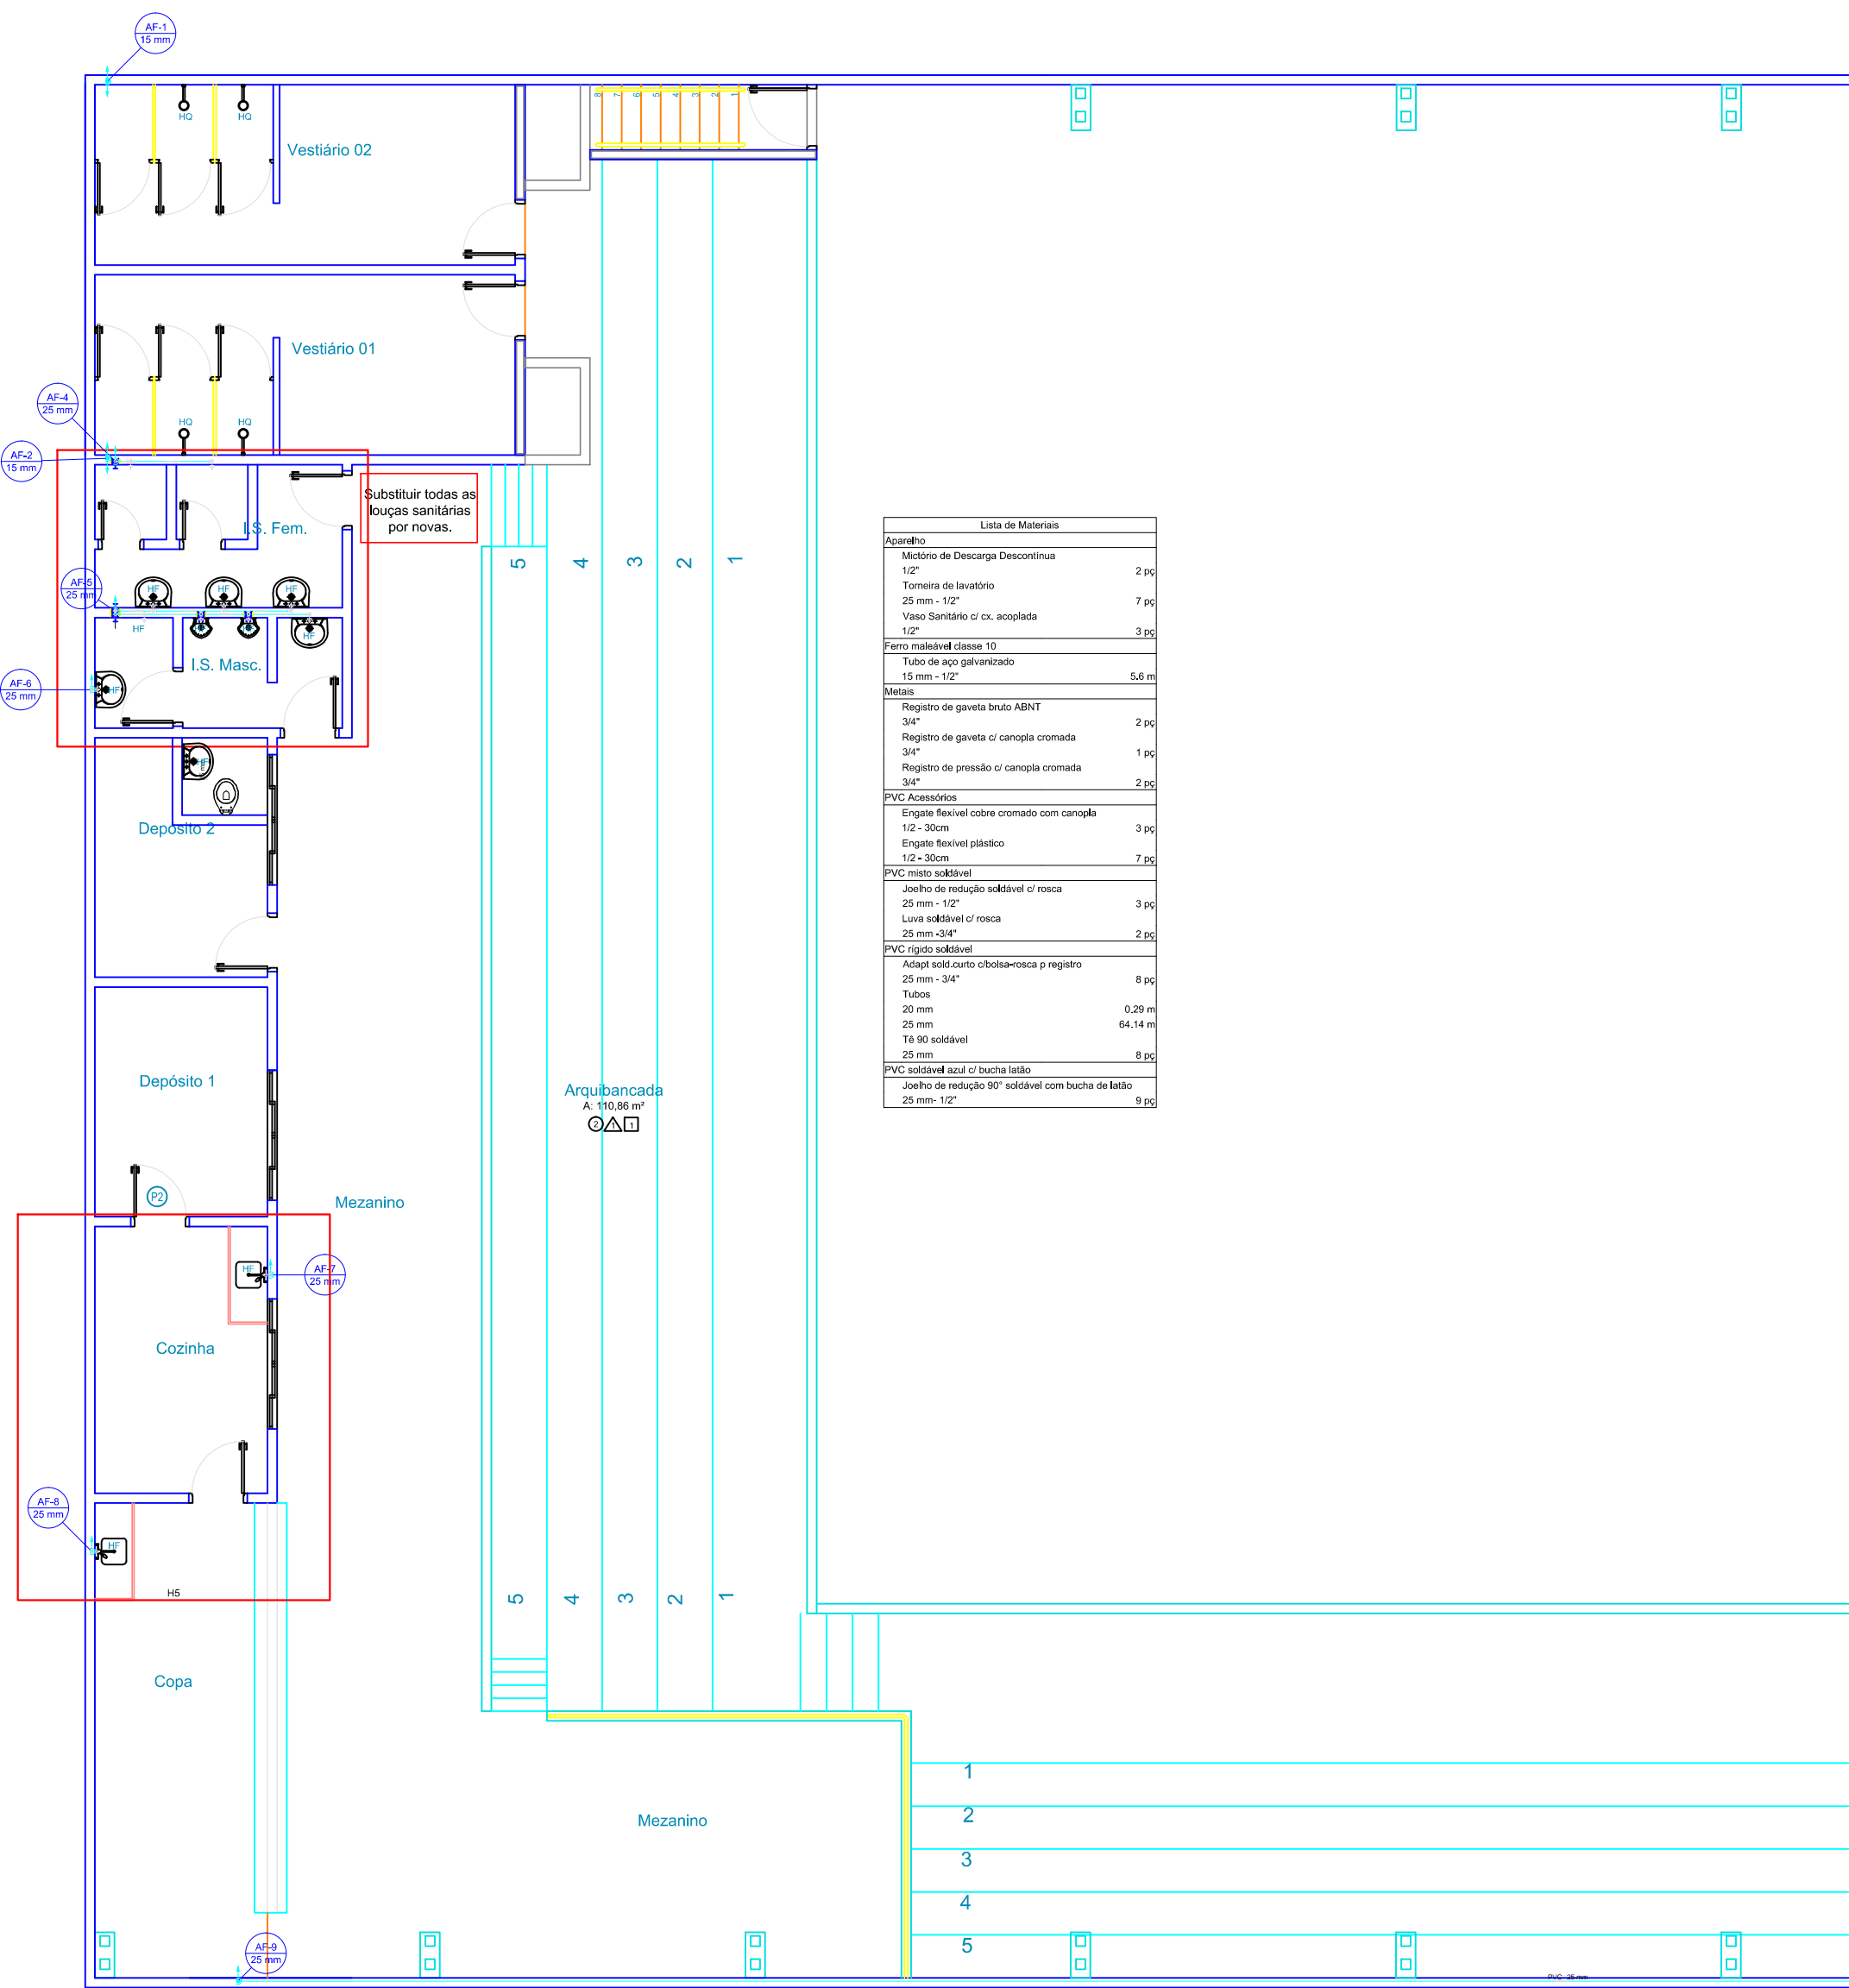

BANHEIROS - HIDRÁULICO - PLANTA BAIXA
Escala 1:100

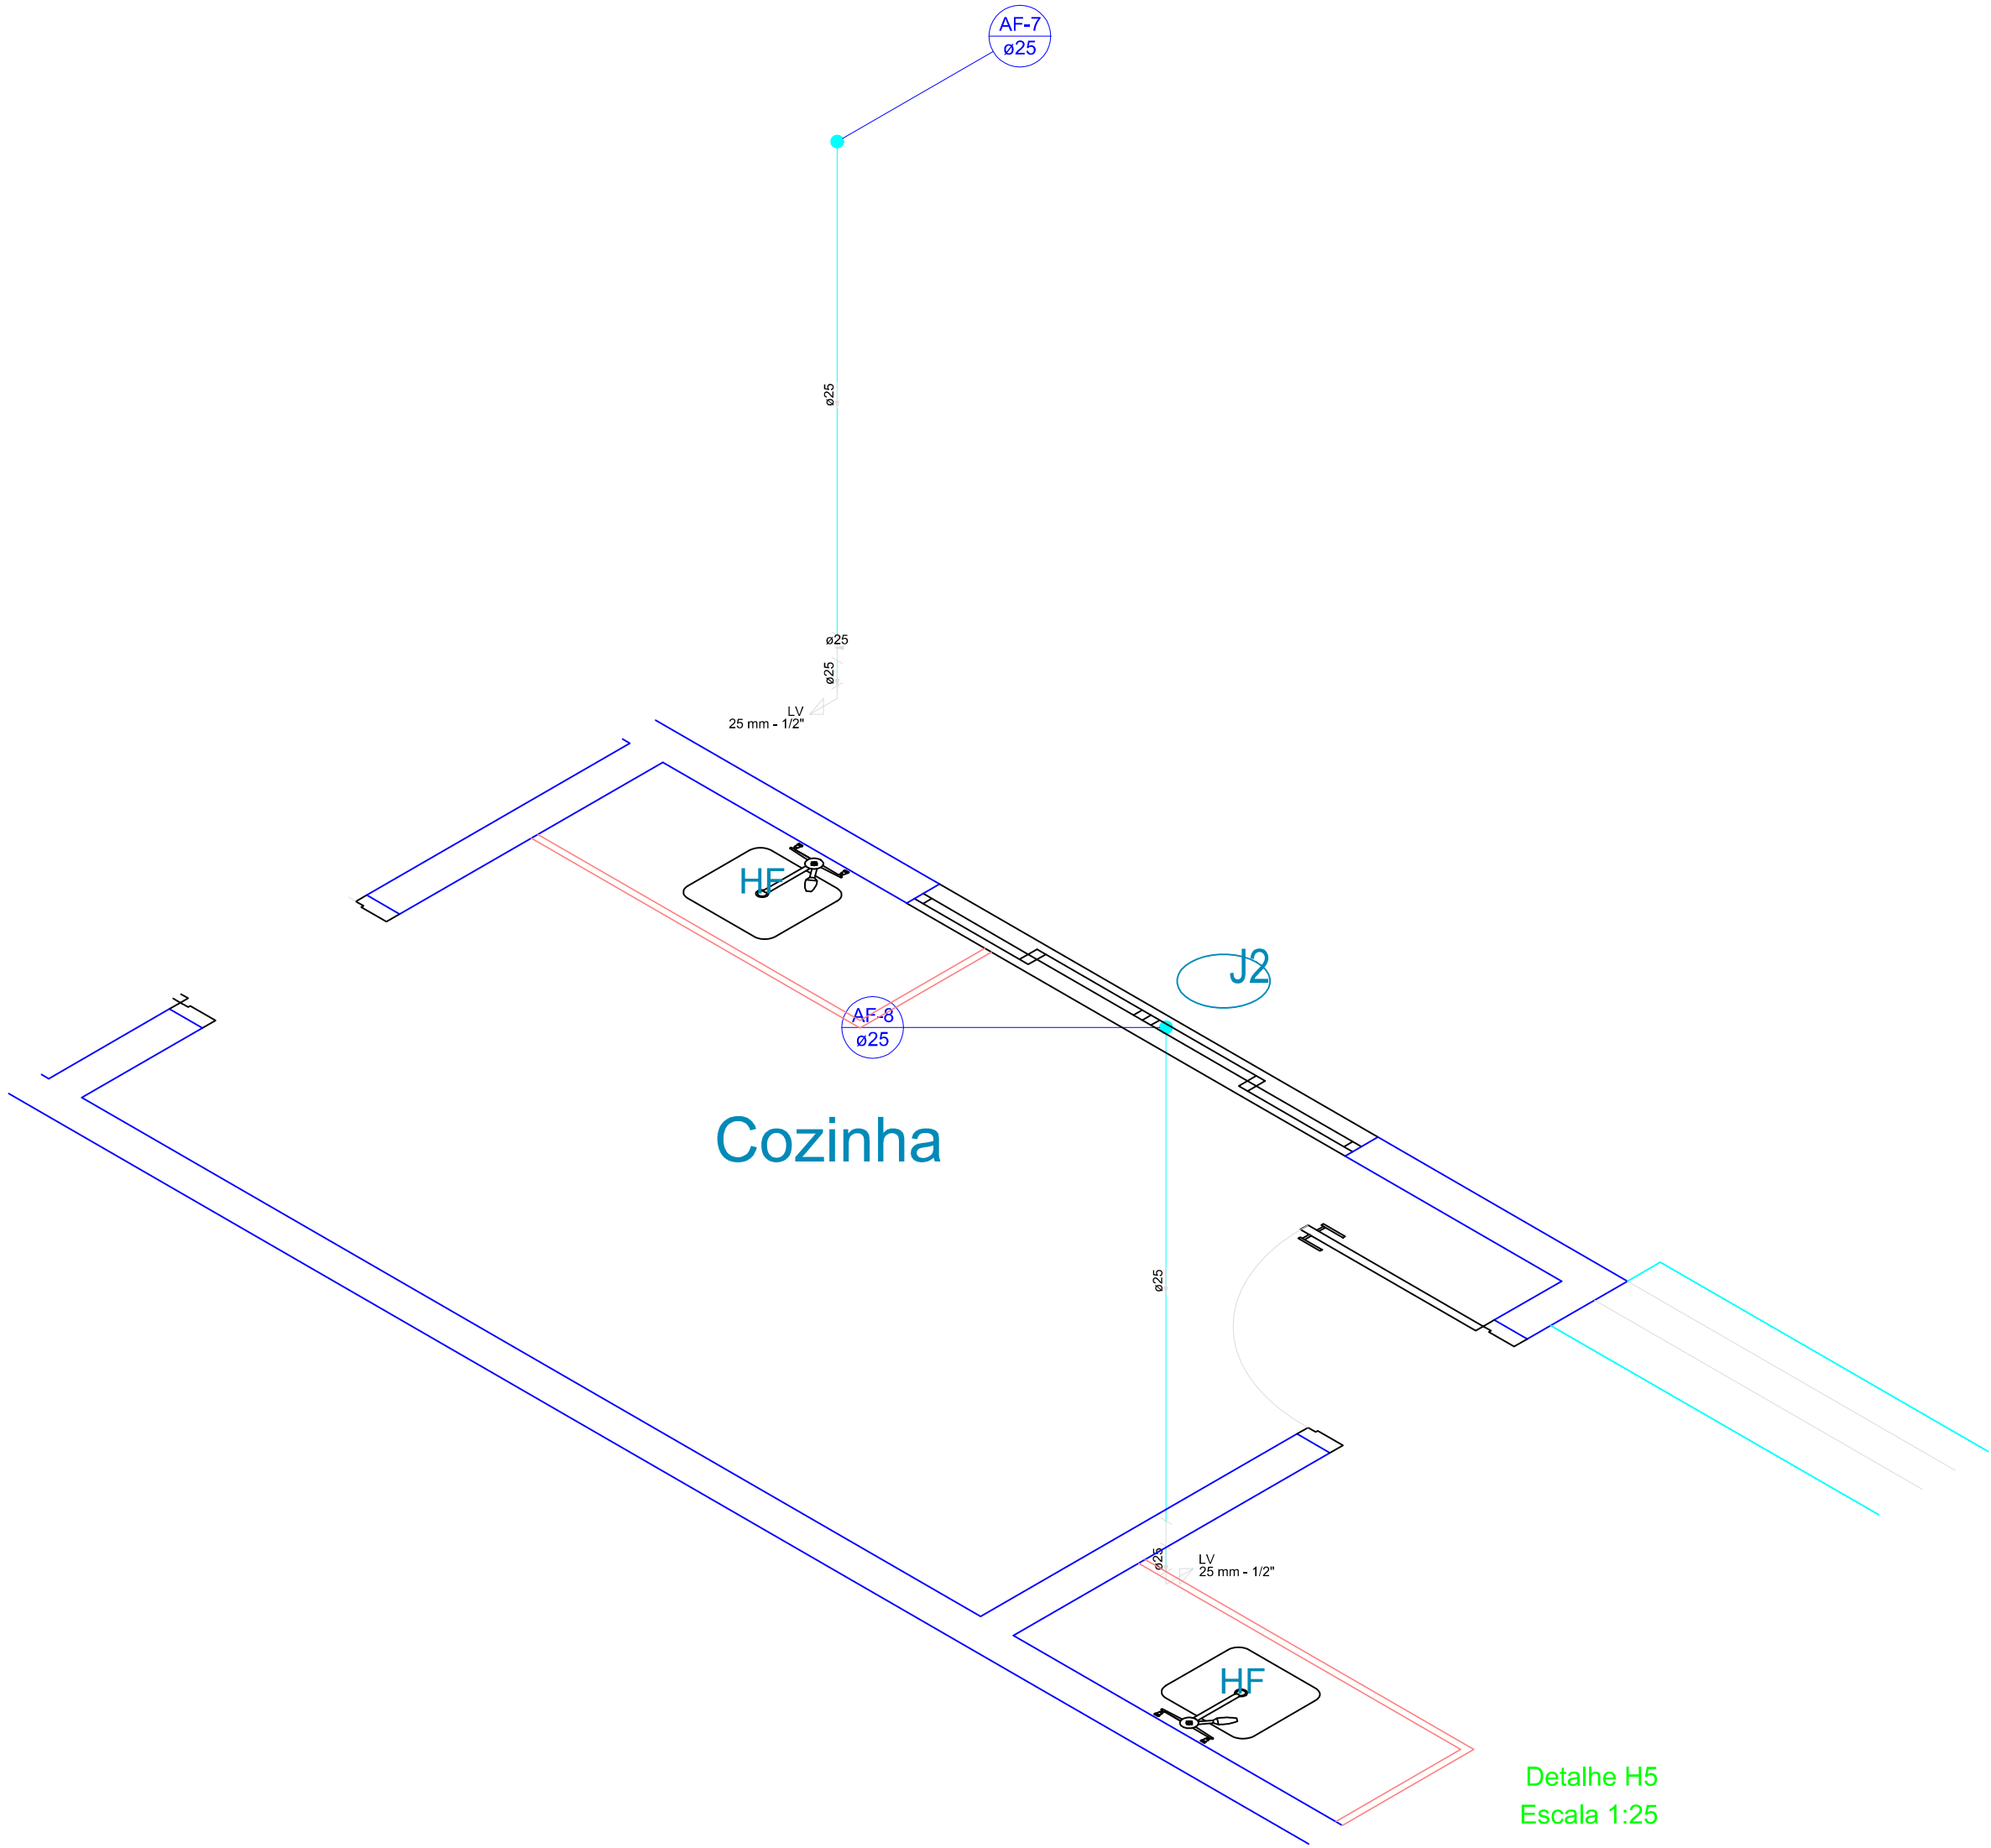

Detalhe H5
Escala 1:25

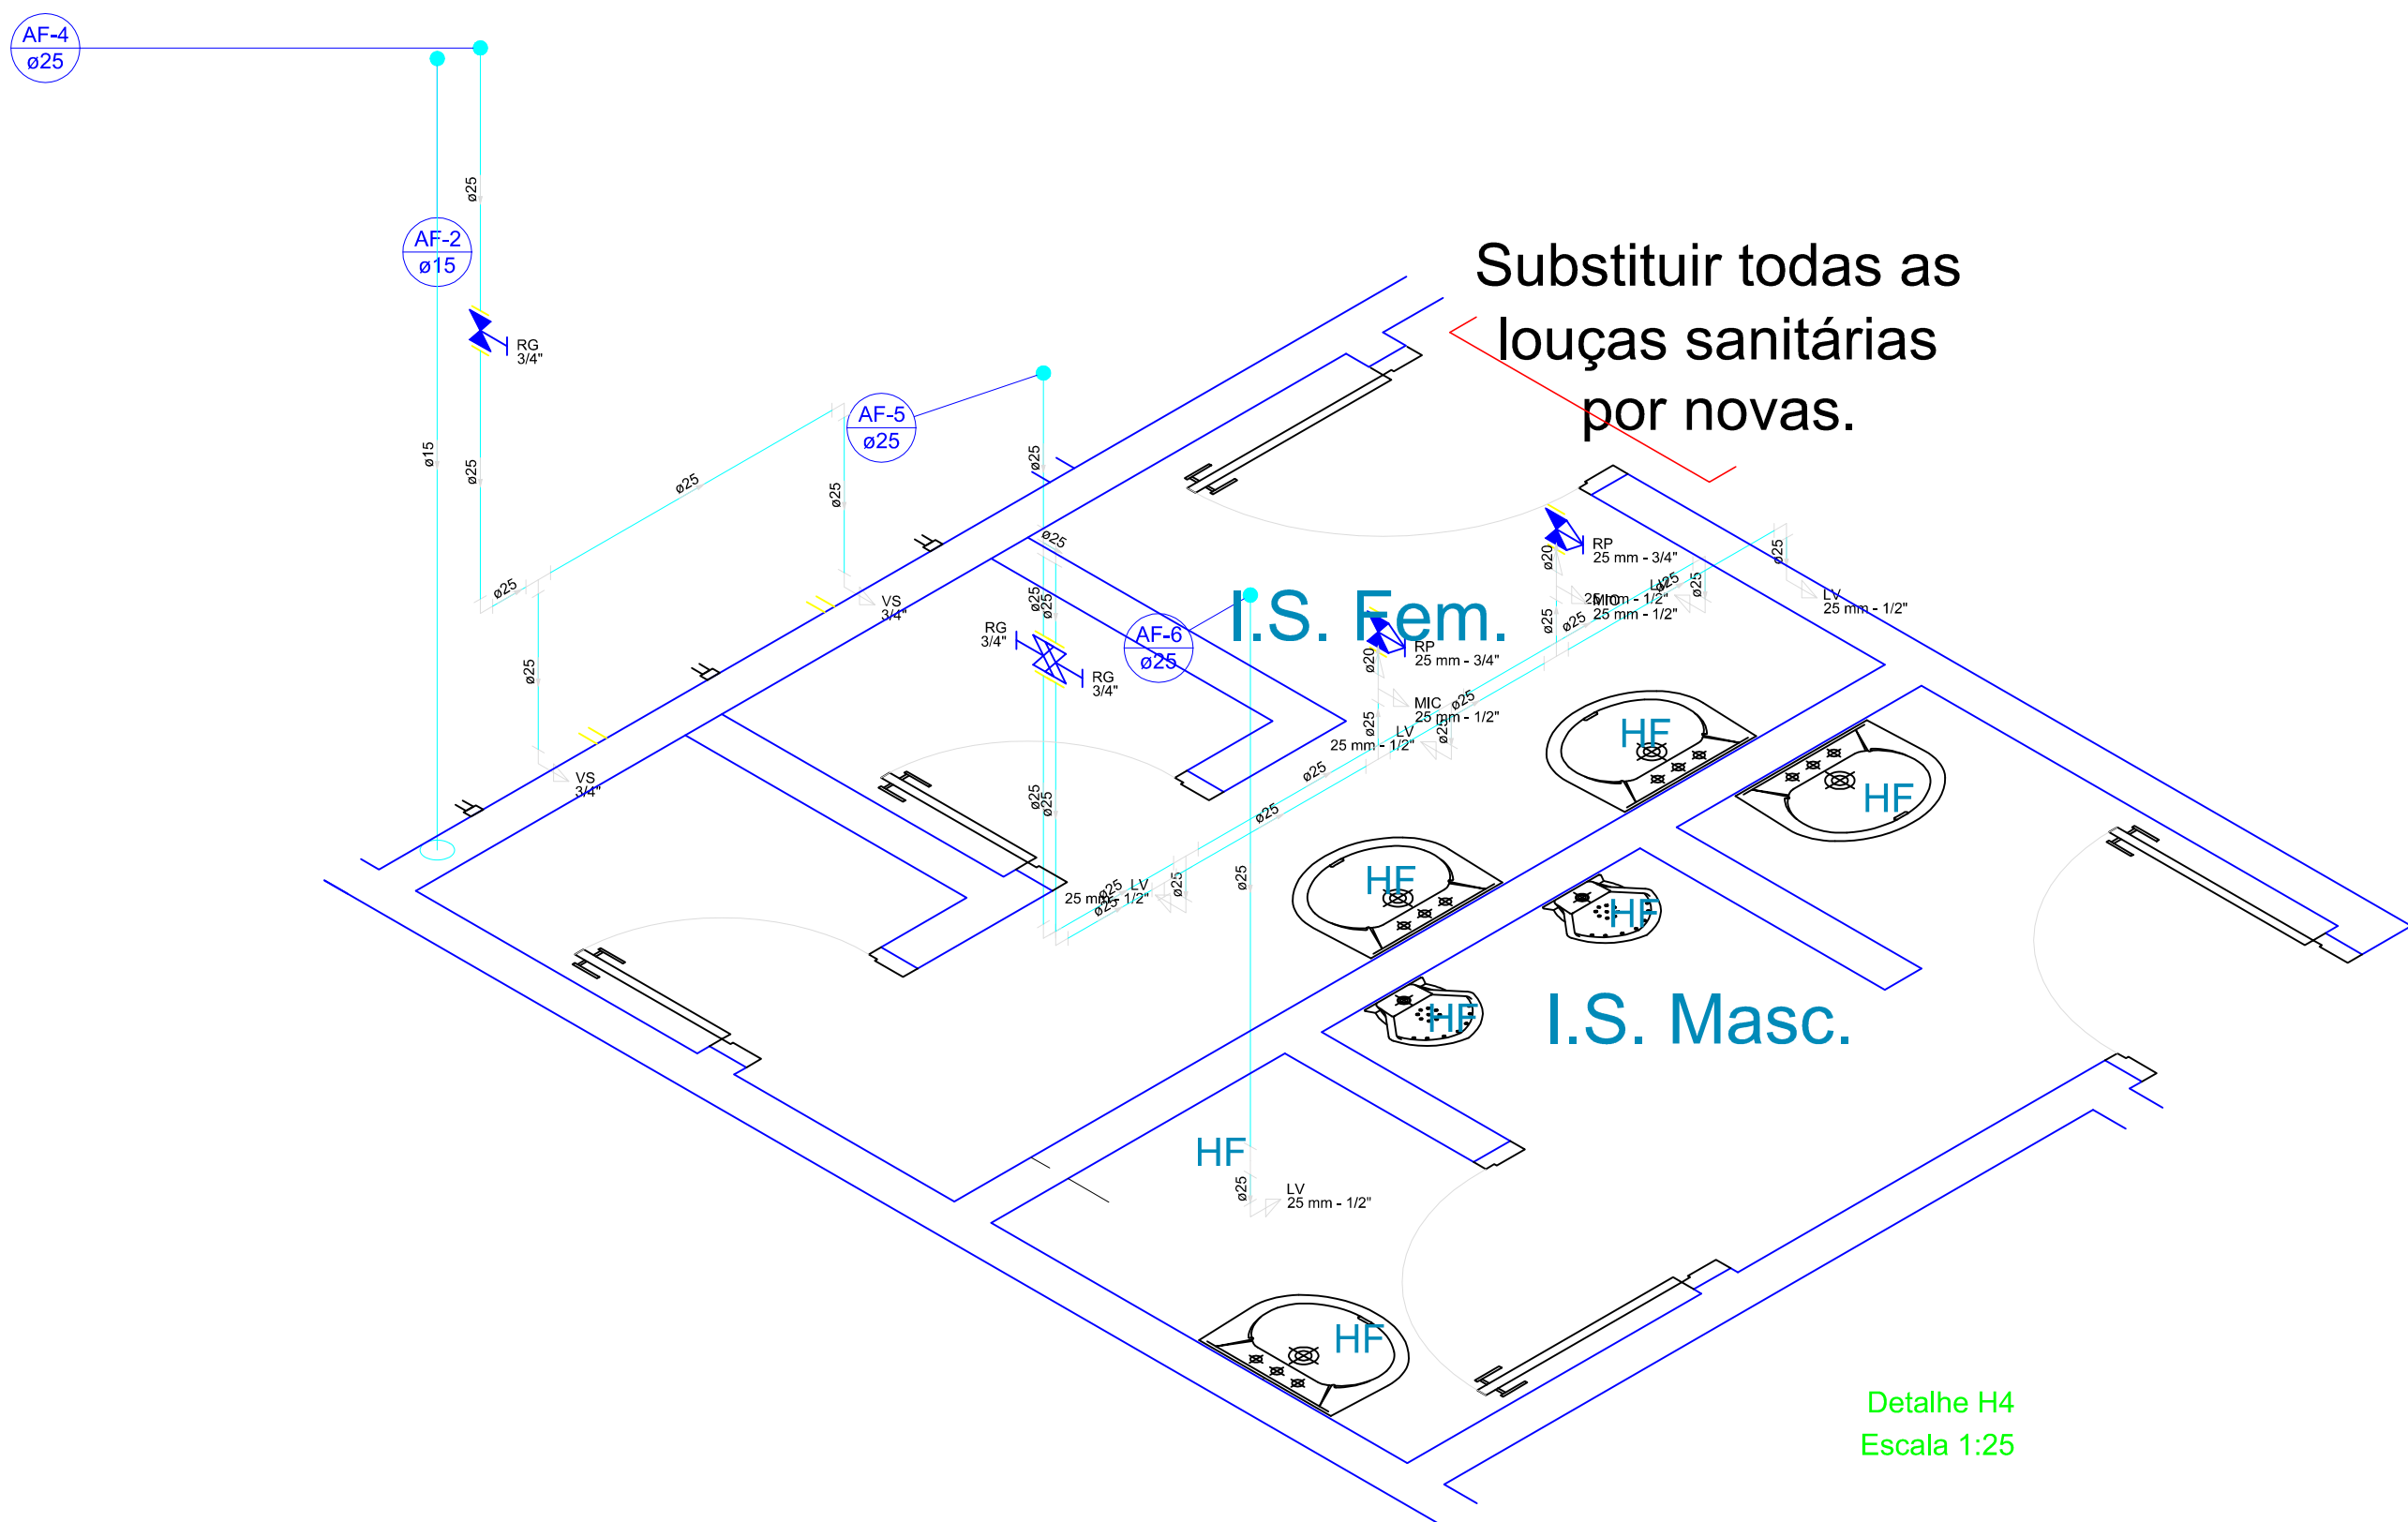

Detalhe H4
Escala 1:25

ÓRGÃOS PÚBLICOS:



HIDROSSANITÁRIO

REFERÊNCIA:
PLANTA BAIXA BANHEIROS; DETALHES HIDRÁULICOS

OBRA: REFORMA NA QUADRA DE ESPORTES ANTÔNIO CARLOS PICINATTO
LOCAL: AV. MARECHAL CÂNDIDO RONDON, 357 - QUADRA 19 - LOTES 13 E 14 - CENTRO - CÉU AZUL - PARANÁ
PROPR: MUNICÍPIO DE CÉU AZUL

PRANCHA:
02
05

PROJETO:

RESP. TÉCNICO:

PROPRIETÁRIO:
PREFEITURA DO MUNICÍPIO DE CÉU AZUL-PR
CNPJ 76.206.473/0001-01

ESTATÍSTICAS:
ÁREA DO TERRENO: 1500,00 M²
ÁREA CONSTRUÍDA: 1487,76 M²

DATA:
OUT/19

ESCALA:
INDICADA

DESENHO:
JONATHAN ESTRELA