



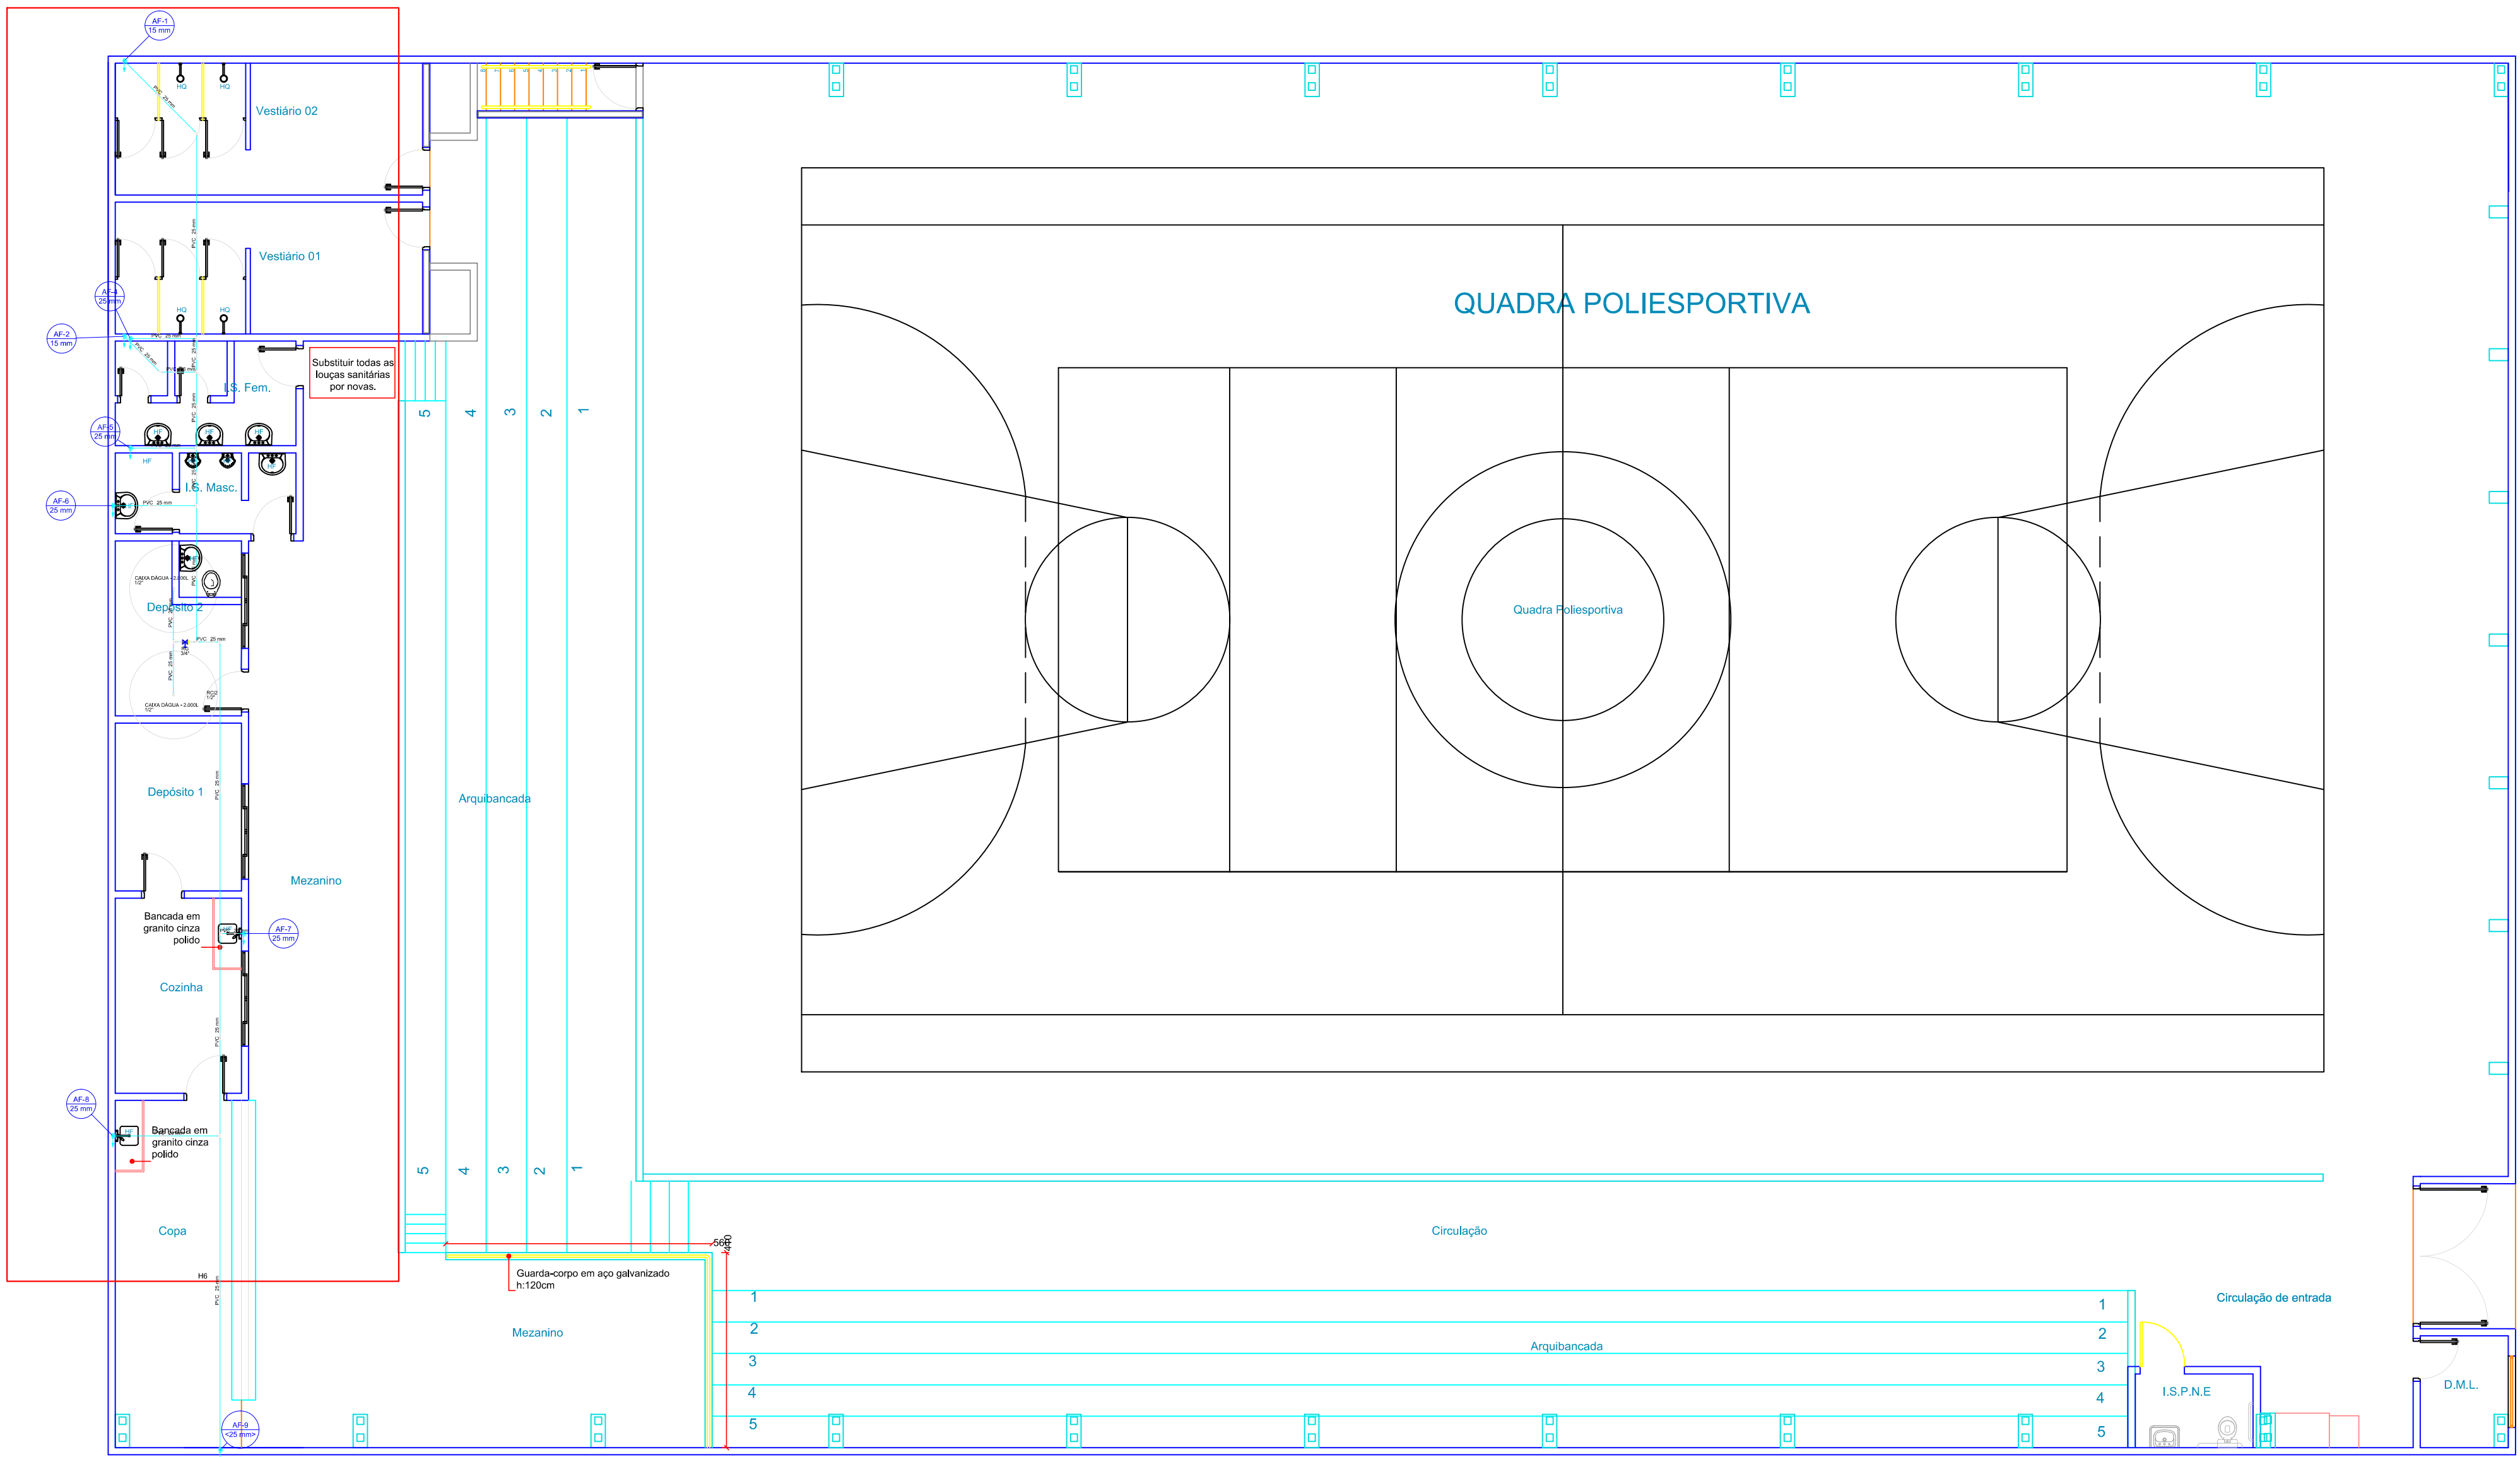

Lista de Materiais	
Pavimento cerâmico 30x30	
Tubo de aço galvaneado 10x10x1,27	0,2 m
Módulo	
Regulador de pressão tipo ASNT	1,00
Tubo de aço galvanizado	
Adaptador 1/2" x 1/2" x 1/2" x 1/2"	1,00
Adaptador 1/2" x 1/2" x 1/2" x 1/2"	1,00
Adaptador 1/2" x 1/2" x 1/2" x 1/2"	2,00
Adaptador 1/2" x 1/2" x 1/2" x 1/2"	2,00
Tubo	45,00 m
Tubo	2,00 m
Tubo 1/2" x 1/2"	2,00 m
Regulador de pressão	2,00 m
Regulador de pressão	2,00 m

COBERTURA - HIDRÁULICO - PLANTA BAIXA
Escala 1:100

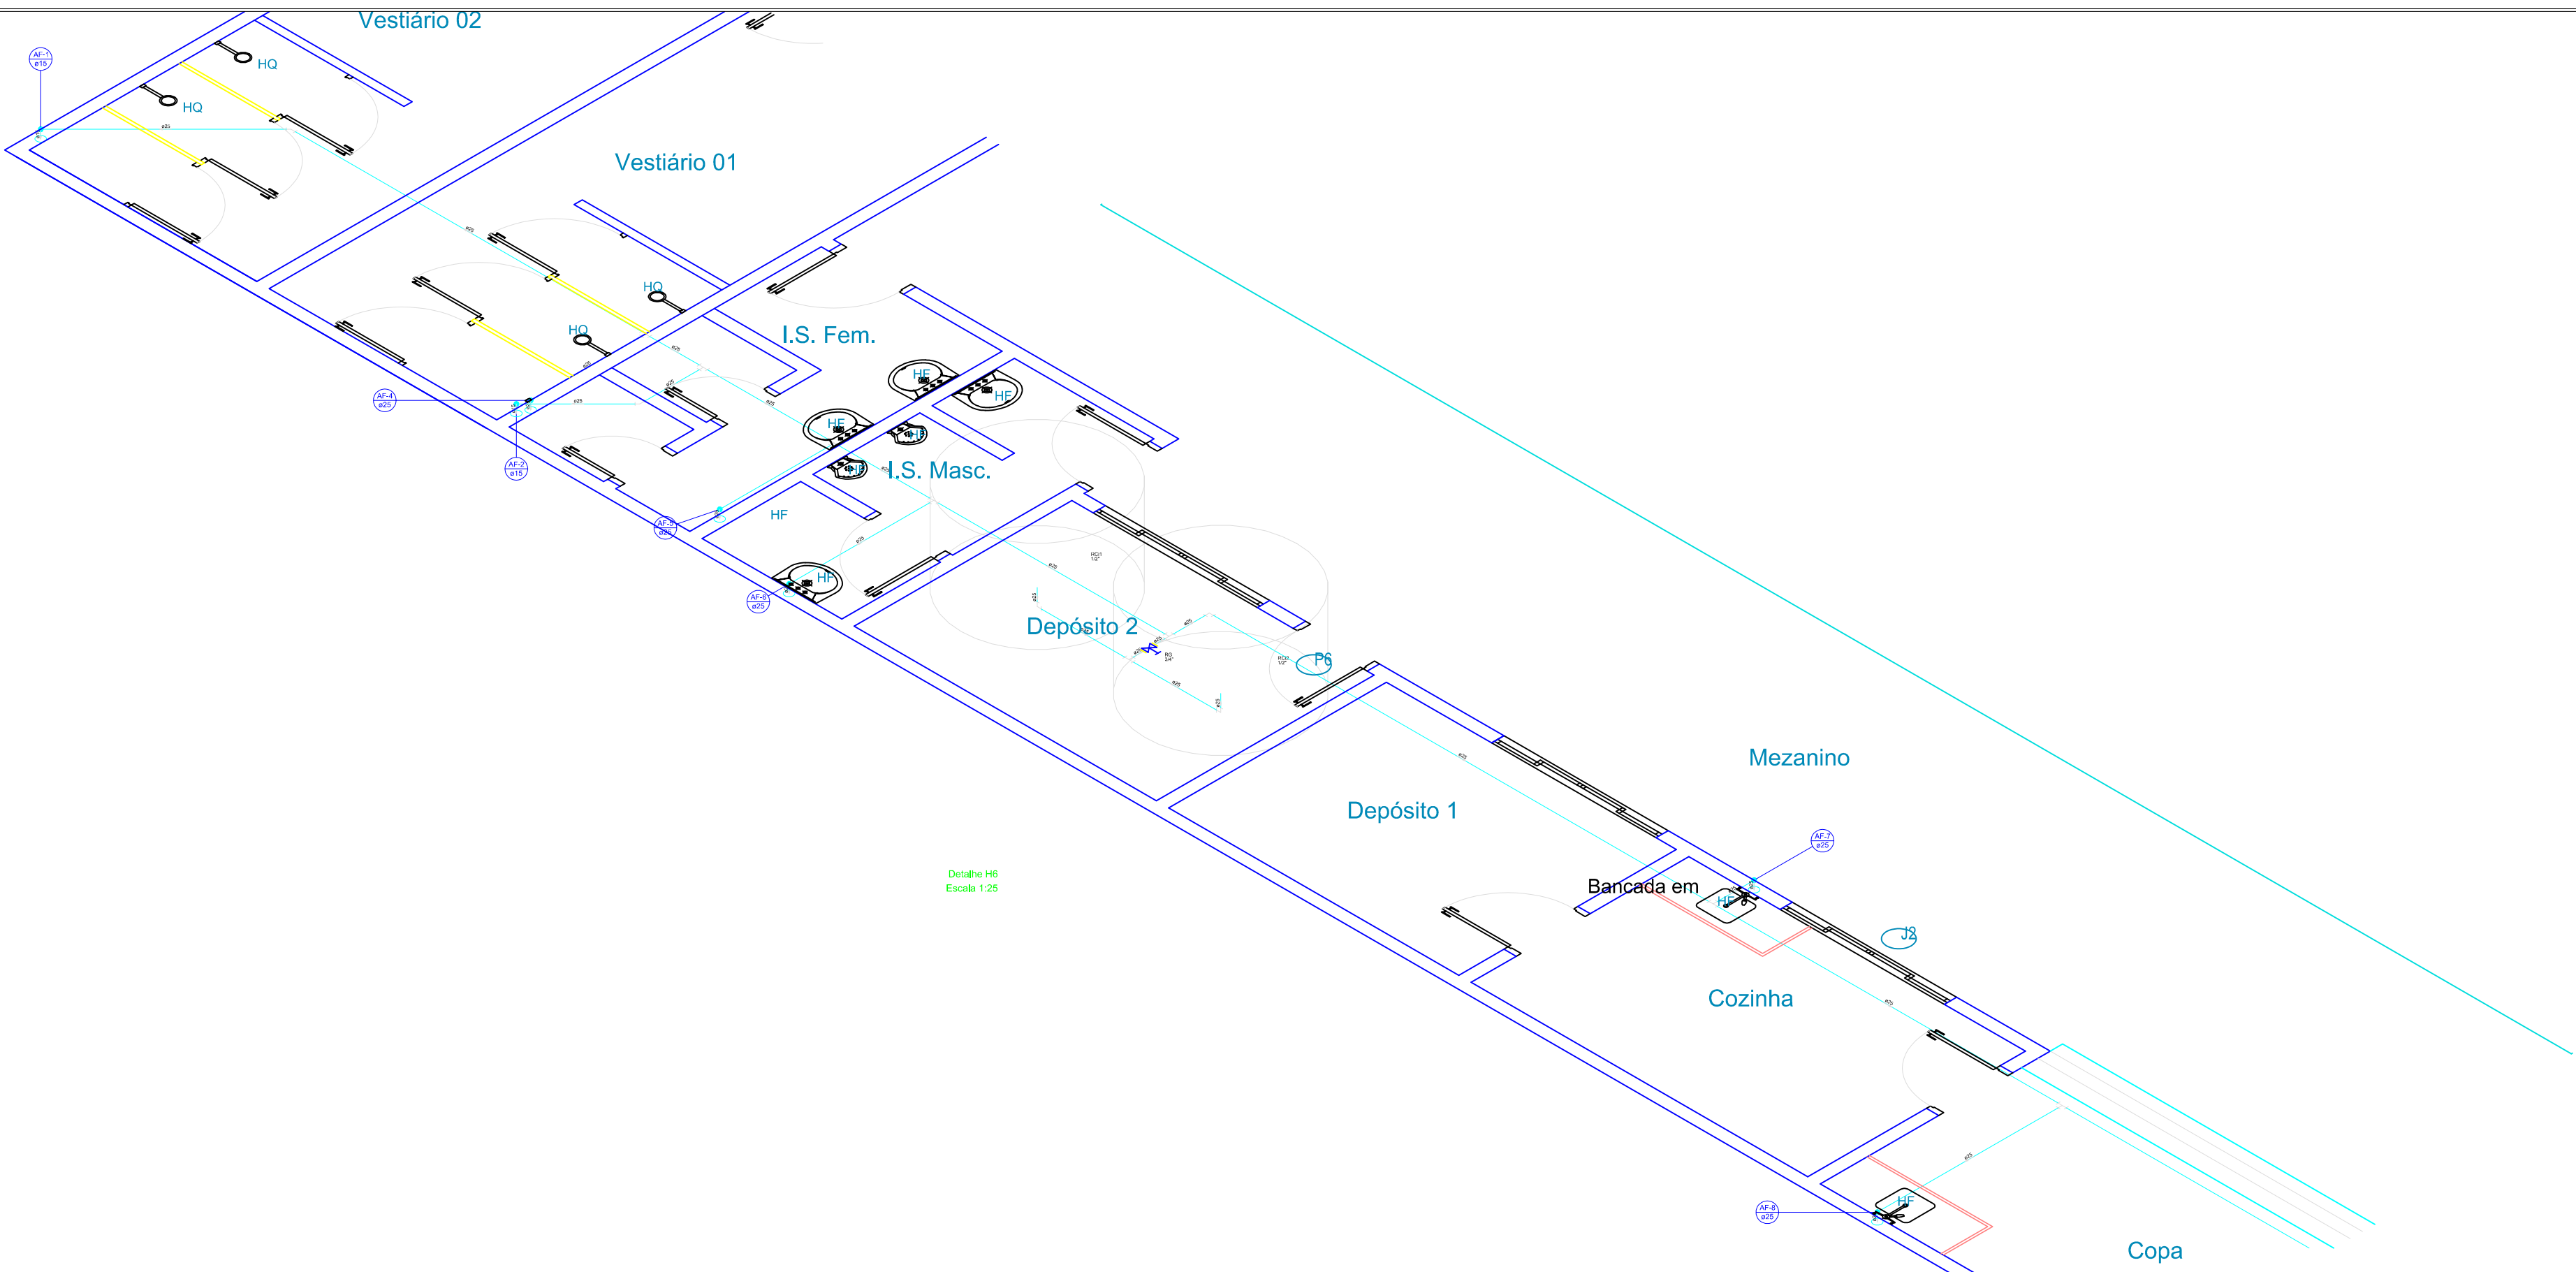

Detalhe H5
Escala 1:25

ORGÃOS PÚBLICOS:

AMOP
ASSOCIAÇÃO DOS MUNICÍPIOS DO OESTE DO PARANÁ

HIDROSSANITÁRIO

REFERÊNCIA:
PLANTA BAIXA COBERTURA; DETALHES HIDRÁULICOS

OBRA: REFORMA NA QUADRA DE ESPORTES ANTÔNIO CARLOS PICINATTO
LOCAL: AV. MARECHAL CÂNDIDO RONDON, 357 - QUADRA 19 - LOTES 13 E 14 - CENTRO - CÉU AZUL - PARANÁ
PROPR: MUNICÍPIO DE CÉU AZUL

PRANCHA:
03
05

PROJETO:

RESP. TÉCNICO:

PROPRIETÁRIO:
PREFEITURA DO MUNICÍPIO DE CÉU AZUL - PR
CNPJ 76.206.473/0001-01

ESTATÍSTICAS:
ÁREA DO TERRENO: 1500,00 M²
ÁREA CONSTRUÍDA: 1487,76 M²

DATA:
OUT/19

ESCALA:
INDICADA

DESENHO:
JONATHAN ESTRELA