


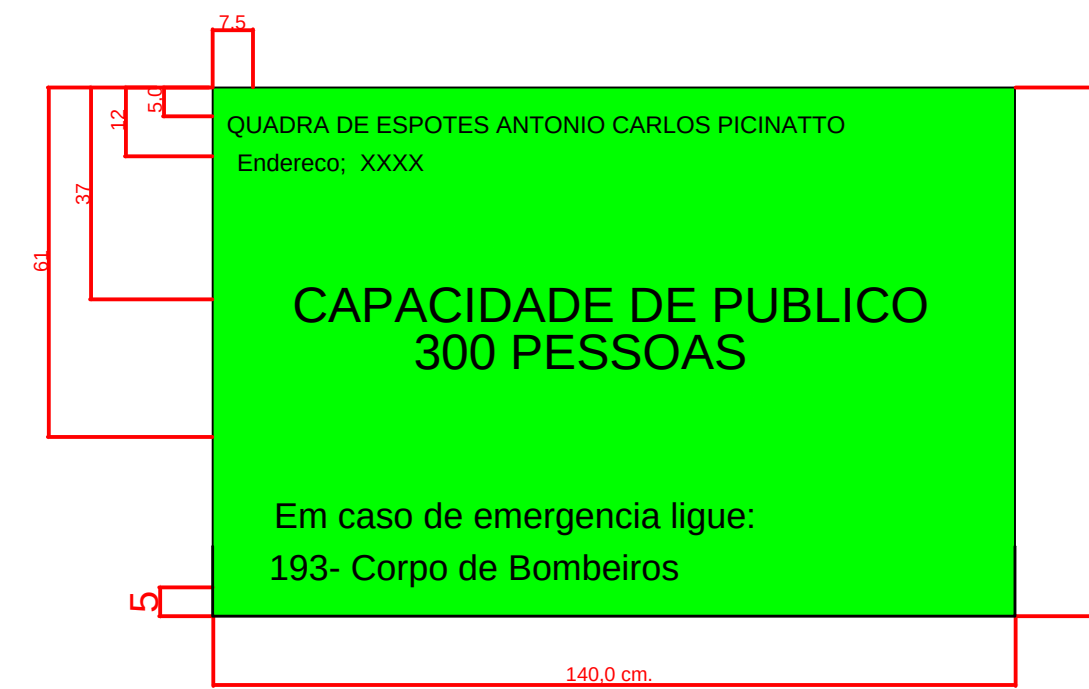


Diagrama de uma casa com uma base quadrada amarela e um telhado vermelho. O diagrama inclui dimensões: a base quadrada tem 10m de lado, o telhado tem 2m de altura, e a casa inteira tem 12m de largura e 12m de profundidade. Há também uma dimensão de 1m para a base da casa e 1m para a base do telhado.

 DETALHE PISO
ESCALA - 1:25



PISCO

DETALHE EXTINTOR

	EXTINTOR CARGA D'ÁGUA		EXTINTOR CARGA DE FOAM
	EXTINTOR CARGA DE ESPUMA MECÂNICA		EXTINTOR CARGA DE CO2
	EXTINTOR CARGA DE PÓQUÍMICO DE CARBONO		PONTO DE ILUMINAÇÃO DE EMERGÊNCIA
	EXTINTOR CARGA DE PÓ BC		PONTO DE ILUMINAÇÃO DE EMERGÊNCIA TIPO BALIZAMENTO
SAÍDA FINAL DA ROTA DE FUGA			

Código	Símbolo	Significado	Forma e cor	Aplicação
M1	Ver figura 1 (abaixo)	Indicação dos sistemas de proteção contra incêndio existentes na edificação.	Símbolo: quadrado ou retângular Fundo: verde Mensagens escritas referentes aos sistemas de proteção contra incêndio existentes na edificação, o tipo de estrutura e os telefones de emergência. Tamanho: 10x10 cm	Na entrada principal da edificação.

- Extintores de Incêndio
- Manutenção de Equipamentos

- Iluminação de Emergência
- Sinalização de Emergência
 - Saídas de Emergência
 - Acesso de Viaturas
 - Brigada de Incêndio

Em caso de Emergência:
ligue 193 - Corpo de Bombeiros


Ligue 190 - Polícia Militar

35 x 50 cm (altura x largura)



Extintor com carga d'água	
Extintor com carga de dióxido de carbono	
Extintor com carga de pó BC	
Avisador sonoro tipo sirene	
Detector de calor linear	
Accionador manual do sist. alarme e deteção	
Ponto de iluminação de emergência	
Grupo moto-gerador	
Saída final da rota de fuga	
Direção do fluxo da rota de fuga	
Chave elétrica secundária	
Chave elétrica principal	
Trava antipânico	
Parede comum	
Acesso de viatura	
Acesso de guarnição	
Sinalização de saída	
Abrigo de mangueira e hidrante	
Hidrante de incêndio	
Tubulação de incêndio	

TABELA DE ESQUADRIAS					
JANELAS					
Nº	DIMENSÕES	MAT.	FUNCION.	QUANT.	OBSERVAÇÕES
J1	150x60/150	Alum temp. 8mm	Maxim ar	01	
J2	Variado	Vidro e Vidro	Basculante	03	Manter existente
J3	150x120x100	Alum. e Vidro	Abriu	04	executar
J4	60X50X160	Alum. e Vidro	Basculante	04	executar
PORTAS					
Nº	DIMENSÕES	MAT.	FUNCION.	QUANT.	OBSERVAÇÕES
P1	325x210	Ferro	Abriu - 2 folhas	01	Substituir Pintado de branco
P2	80x210	Madeira	Abriu	08	Substituir
P3	60x210	Madeira	Abriu	02	Substituir
P4	80x180	Alumínio	Abriu	06	Substituir
P5	90x140	Metalon	Abriu	02	Veneziana anodizado natural Gradil metalon redondo 3/4" vertical
P6	Variado	Diversos	Diversos	01	Manter existente
P7	90x210	Alumínio	Abriu	01	Nova

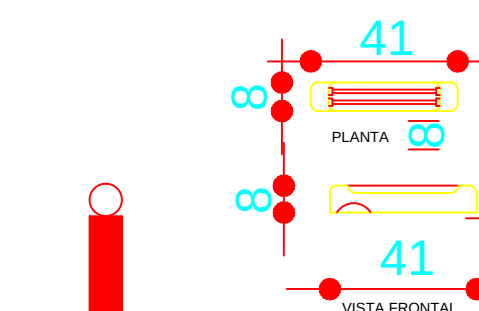

DETALHE ILUMINAÇÃO DE EMERGÊNCIA

ESCA 4-1:20

AS SINALIZAÇÕES DE EMERGÊNCIAS SE APRESENTARÃO EM CONFORMIDADE COM A NPT 020.

Os materiais das placas de sinalização deverão ser obrigatoriamente plásticos, metálicos ou semelhantes;

Os materiais citados acima devem atender as seguintes características:

- a) Possuir resistência mecânica;
- b) Possuir espessura suficiente para que não seja transferida para a superfície da placa possíveis irregularidades;
- c) Não propagar chamas;
- d) Resistir a agentes químicos e limpeza;
- e) Resistir à água;
- f) Resistir ao intemperismo.

Deve-se utilizar elemento fotoluminescente para as cores brancas e amarelas dos símbolos, faixas e outros elementos empregados para indicar:

- a) Sinalização e orientação de salvamento;
- b) Equipamento de combate a incêndio;
- c) Sinalização complementar de indicação continuada de rotas de saída;
- d) Sinalização complementar de indicação de obstáculos e de riscos na circulação de rotas de saída.

HISTÓRICO DE ATUALIZAÇÃO/SUBSTITUIÇÃO DO PSCIP					
Data	Discriminação da atualização/substituição				Nº do PSCIP
Cidade/endereço: QUADRA DE ESPORTES ANTONIO CARLOS PICINATTO AV. MARECHAL CANDIDO RONDON, 357 - QUADRA 19 LOTES 13 E 14 - CENTRO - CARIACAZUL-PR					
Área 1487,76	Ocupação ESPORTE	PARA USO DO CBMPR			
Prancha 01 01	Conteúdo da prancha PLANTA BAIXA DETALHES, LEGENDA				
Proprietário Prefeitura Municipal de Caju Azil - Fone:206.473/0001-01					
Escala INDICADA	responsavel tecnico				Data 13/01/2019