


LEGENDA:

- SAIDA DE AGUA FRIA Á 30 CM DO PISO
- SAIDA DE AGUA FRIA Á 110 CM DO PISO
- SAIDA DE AGUA FRIA Á 220 CM DO PISO
- REGISTRO DE GAVETA Á 220 CM DO PISO
- TUBO DE ÁGUA FRIA EMBUTIDO NA PAREDE Ø25MM
- TUBO DE ÁGUA FRIA SOB O SOLO/PISO/PAREDE Ø25MM
- TUBO DE ÁGUA FRIA SOBRE O FORRO Ø25MM
- TUBO DE ÁGUA FRIA SOBRE O FORRO Ø50MM

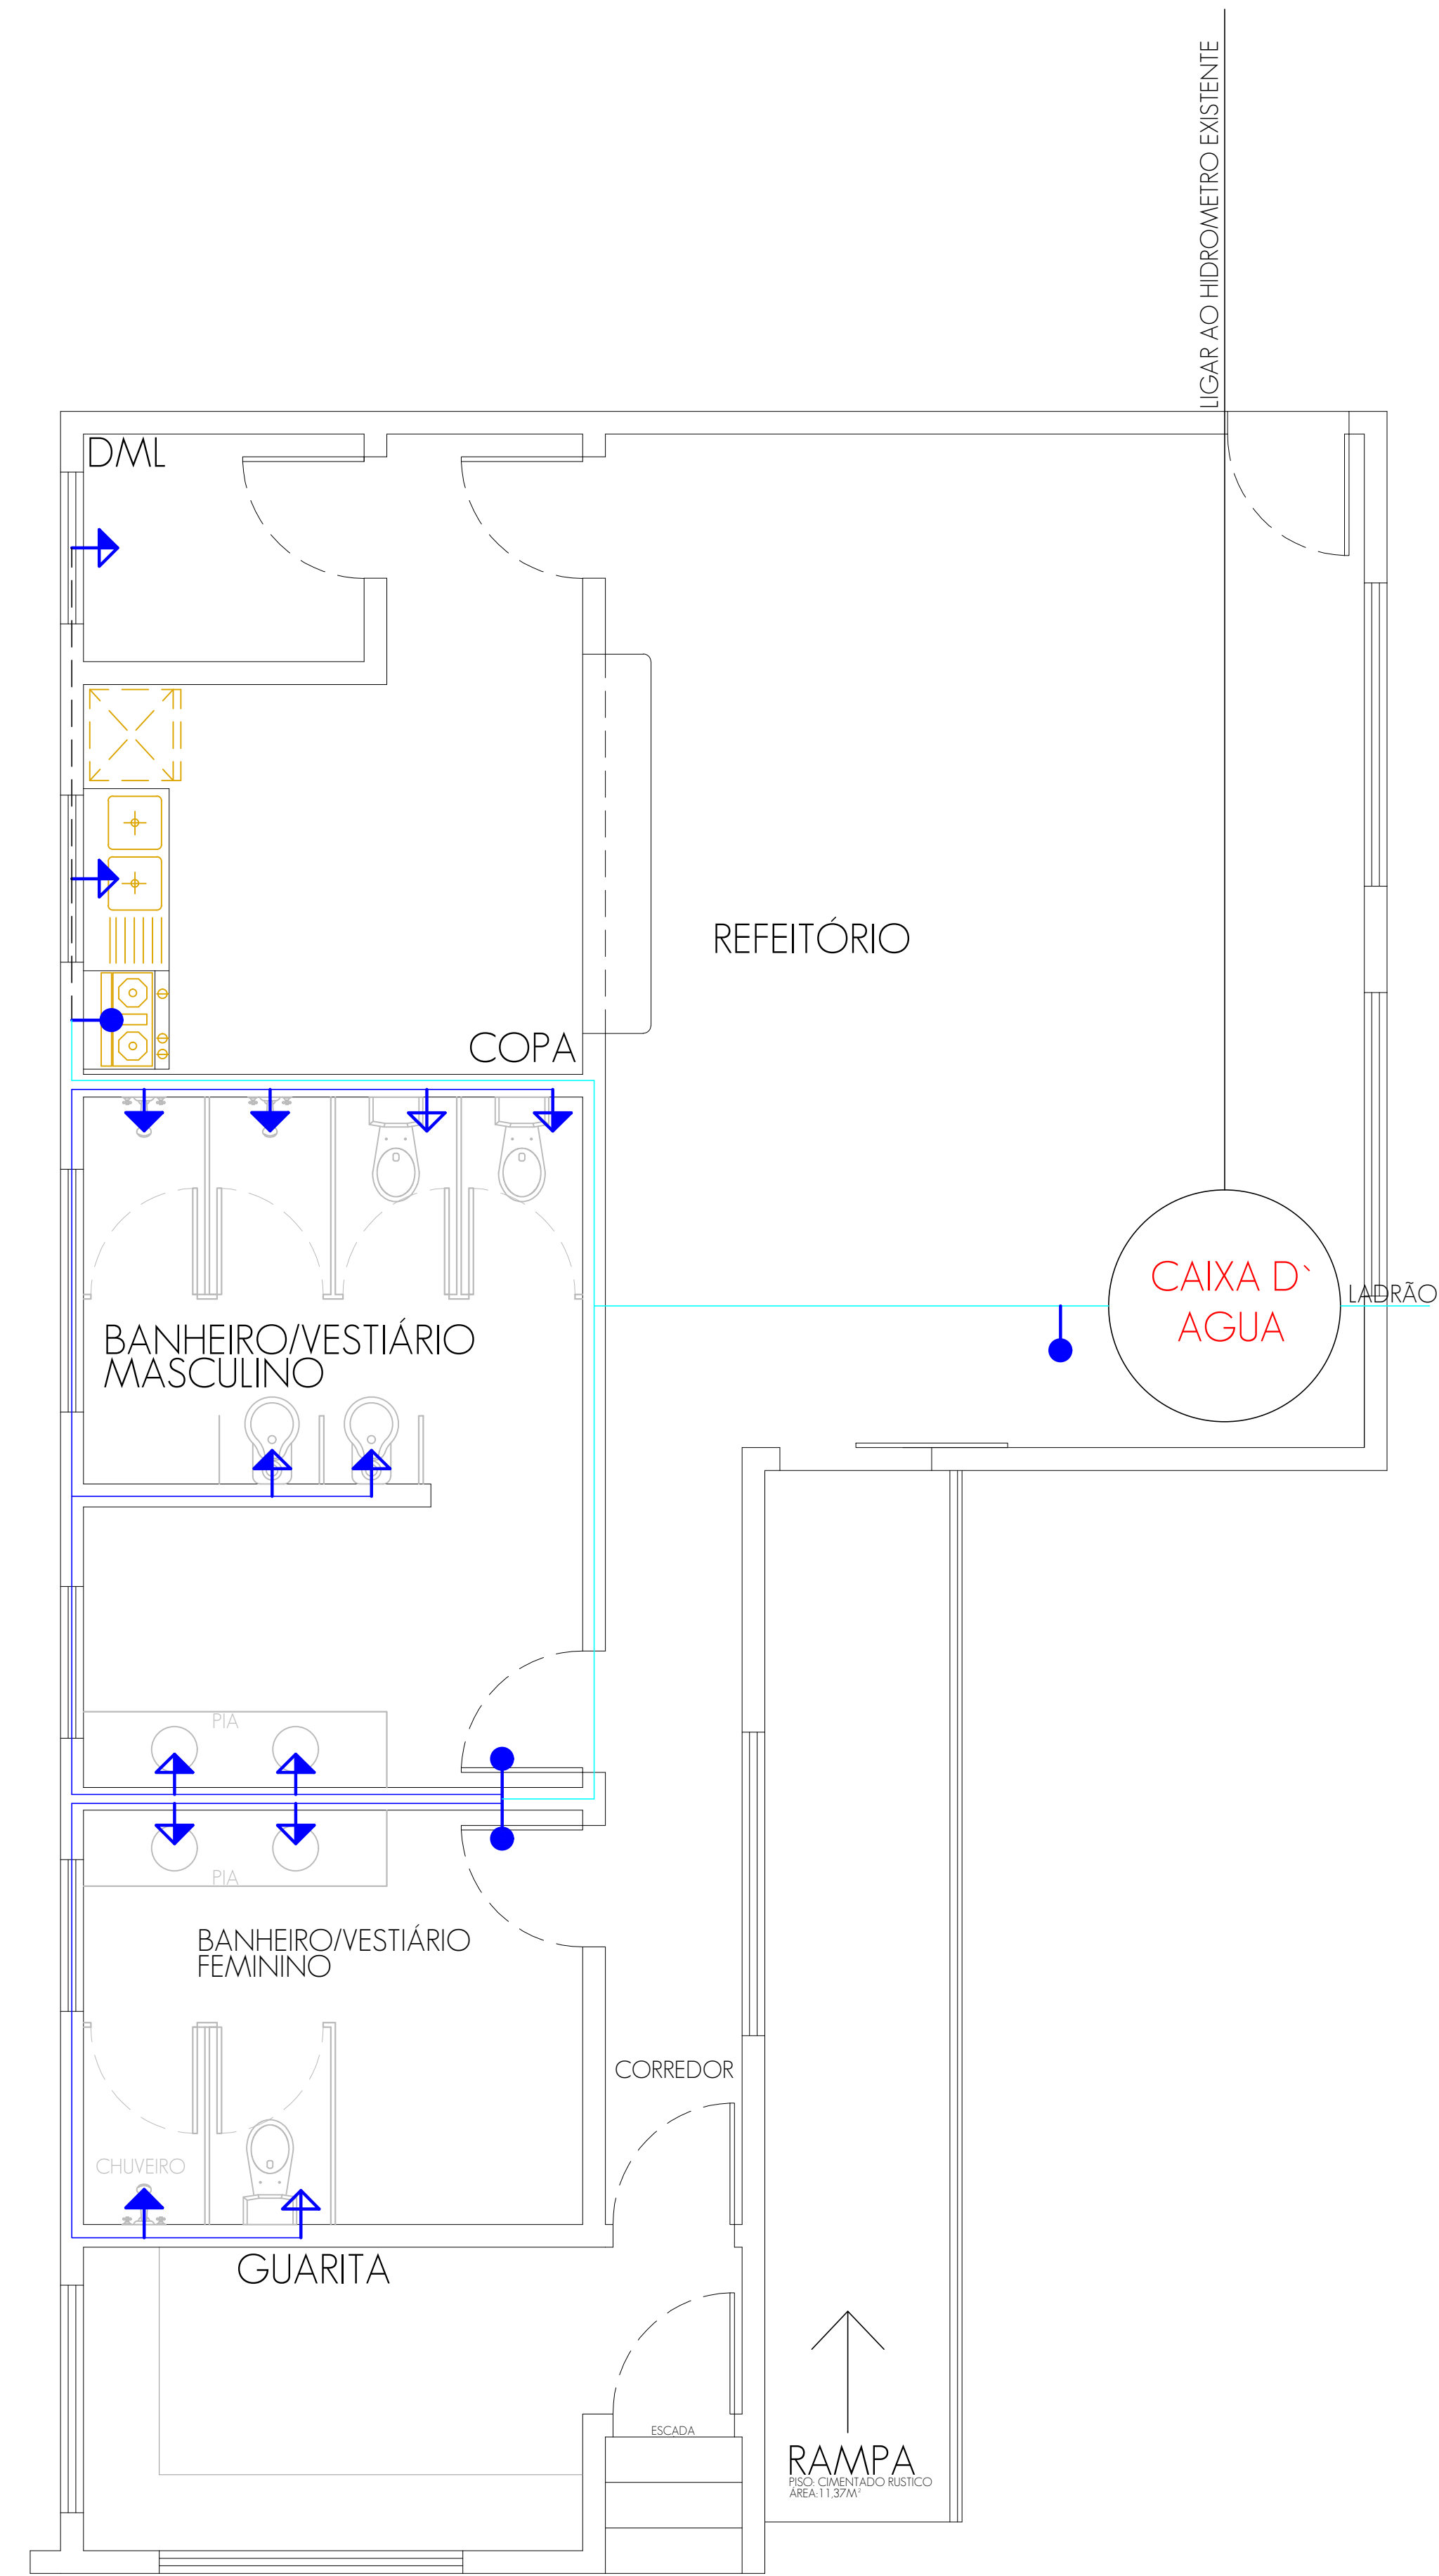

PLANTA BAIXA HIDRAULICA
Escala 1/35

ESTATÍSTICA		
APROVAÇÃO PÚBLICA		
PROJETO HIDRÁULICO		
	OBRA: CONSTRUÇÃO DE COPA E APOIO PARA FUNCIONÁRIOS PATIO DE MAQUINAS	
	PROPRIETARIO: MUNICÍPIO DE CÉU AZUL	
	RESP. TÉCNICO - PROJETO	PROPRIETÁRIO:
	Alessandro Sanfeliz CAU A137617-9	MUNICÍPIO DE CÉU AZUL CNPJ: 76.206.473/0001-01
DESENHO: ALESSANDRO	ENDEREÇO OBRA: CÉU AZUL	
DATA: AGOSTO /2020	PRANCHA: 07 08	CONTEÚDO: DETALHES
A APROVAÇÃO DO PRESENTE PROJETO PELA PREFEITURA NÃO RECONHECE A PROPRIEDADE DO IMÓVEL		