



PLANTA BAIXA TÉRREO
ESCALA 1: 100

PLANTA-BAIXA
GARAGEM - SUBSOLO
ESCALA 1: 100

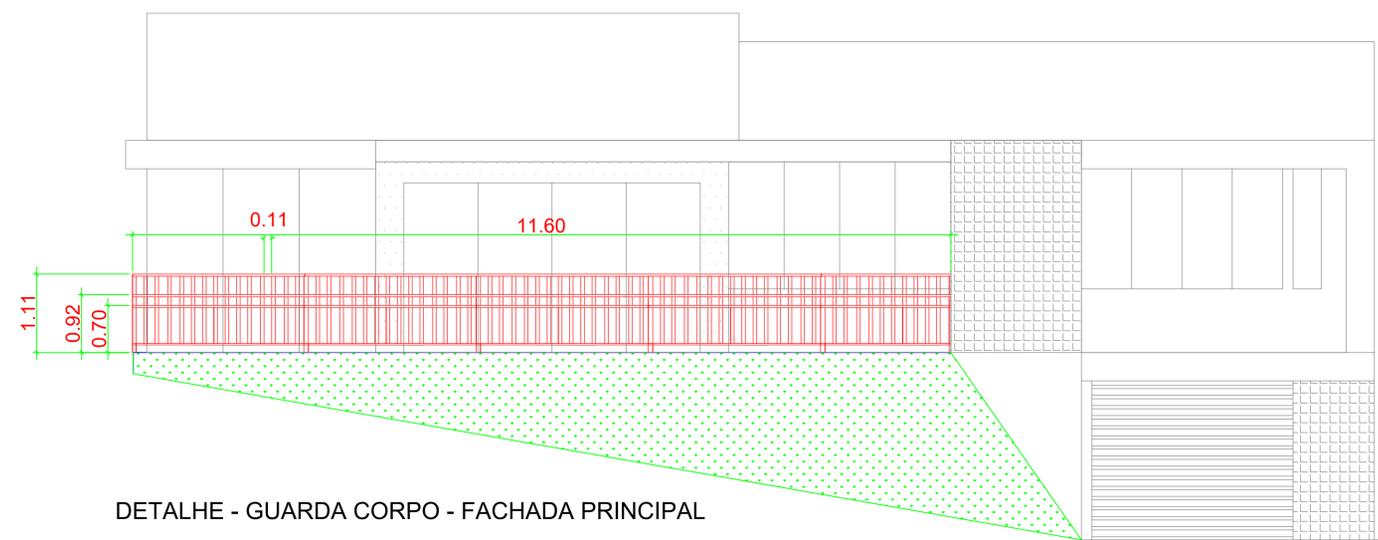

DETALHE - GUARDA CORPO - FACHADA PRINCIPAL
ESCALA 1: 100

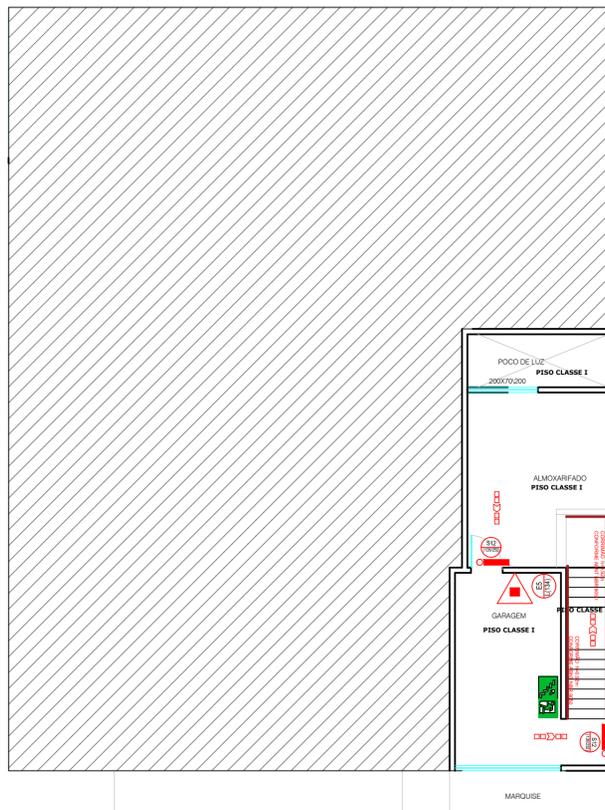


conforme NPT 20



conforme NPT 20

SINALIZAÇÃO DE SOLO PARA EQUIPAMENTO DE COMBATE A INCÊNDIO (HIDRANTES E EXTINTORES)
SIMBÓLO: QUADRADO (1,00m X 1,00m)
FUNDO: VERMELHO (0,70m X 0,70m)
BORDA: AMARELA (LARGURA= 0,15m)

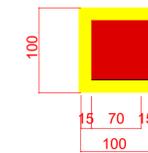


conforme NPT 21




conforme NPT 21

SINALIZAÇÃO DE EMERGÊNCIA
Extintor de incêndio
FORMA E COR
Símbolo: quadrado
Fundo: vermelha
Pictograma: fotoluminescente

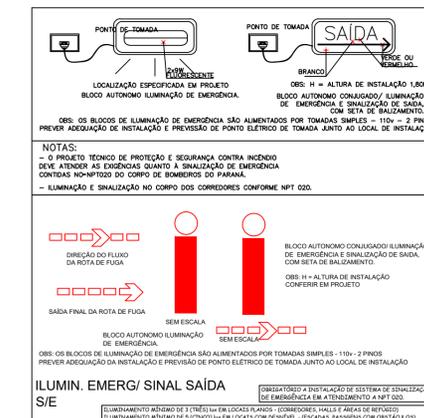

LEGENDA

TIPO	DESCRIÇÃO	CÓDIGO
EXTINTORES PORTÁTEIS	EXTINTOR CARGA D'ÁGUA - 2A	E5
	EXTINTOR CARGA DE PÓ BC 20-B-C	E5
	EXTINTOR CARGA DE PÓ ABC	E5
OUTROS	ACESSO DA GUARNIÇÃO À EDIFICAÇÃO	
	ILUMINAÇÃO DE EMERGÊNCIA	
SINALIZAÇÃO DE LUMIN. DE EMERGÊNCIA	ILUMINAÇÃO DE EMERGÊNCIA	
	BARRA ANTI PÂNICO	
SINALIZAÇÃO DE PÂNICO	BARRA ANTI PÂNICO	
	QUADRO DE DISTRIBUIÇÃO DE LUZ	
SINALIZAÇÃO DE ALERTE	CENTRAL PREDIAL DE GLP	
	CUIDADO, RISCO DE CHOQUE ELÉTRICO	
SINALIZAÇÃO DE ORIENTAÇÃO E SALVAMENTO	SAÍDA	S12
	SAÍDA DE EMERGÊNCIA	S14
	SAÍDA DE EMERGÊNCIA	S13
SINALIZAÇÃO DE ORIENTAÇÃO E SALVAMENTO	INDICAÇÃO DO SENTIDO	S2
	Direção do fluxo da rota da fuga	
SINALIZAÇÃO DE ORIENTAÇÃO E SALVAMENTO	SAÍDA FINAL DA ROTA DE FUGA	
	EXTINTOR DE INCÊNDIO	E5

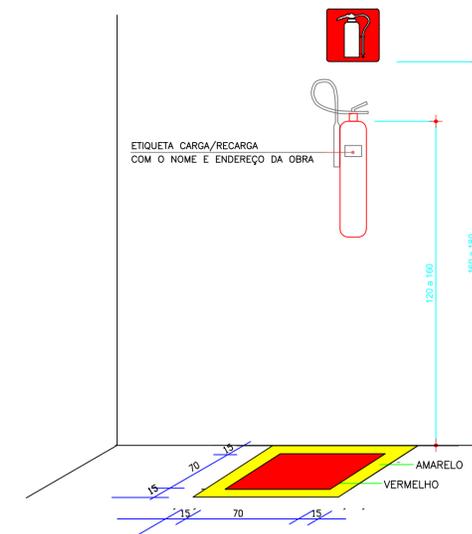

DET. SINALIZAÇÃO / EXTINTORES/INTERNOS

OBRA: AMPLIAÇÃO CRAS		
END.: RUA IRMÃ CARMELITA MARIA CECÍLIA DE JESUS, 1452 QUADRA Nº132 - LOTE 1A22		
ÁREA TOTAL: 424,75m ²	Ocupação: D-1 Local para prestação de serviço profissional ou condução de negócios	PISO DO CBMPR
PRANCHA: 02 / 04	CONTEÚDO DA PRANCHA: PLANTA DO TERREO, PLANTA DO SUBSOLO, DETALHE ILUMINAÇÃO DE EMERGÊNCIA, DETALHE DO GUARDA CORPO - FACHADA PRINCIPAL, - DET. DO EXTINTOR E SIMBOLOGIA	
PROPRIETÁRIO: MUNICÍPIO DE CUIZAL		
ESCALA: INDICADAS	RESP. TÉCNICO: JOÃO YASUJI SAKAI - CREA PR 217365	DATA: 23/03/2022