
 



CAIXA DE PASSAGEM

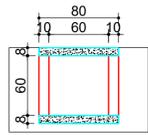




EM CORTE




 
TAMPA



EM PLANTA

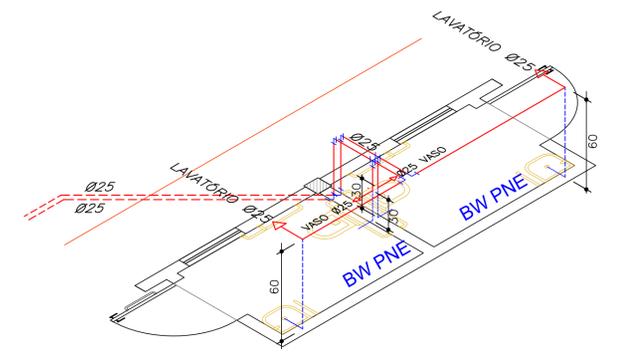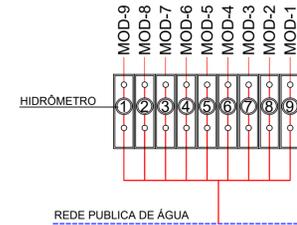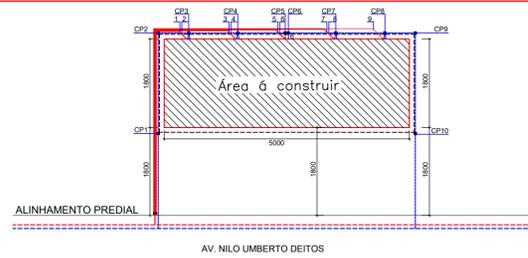


CONVENÇÕES GRÁFICAS

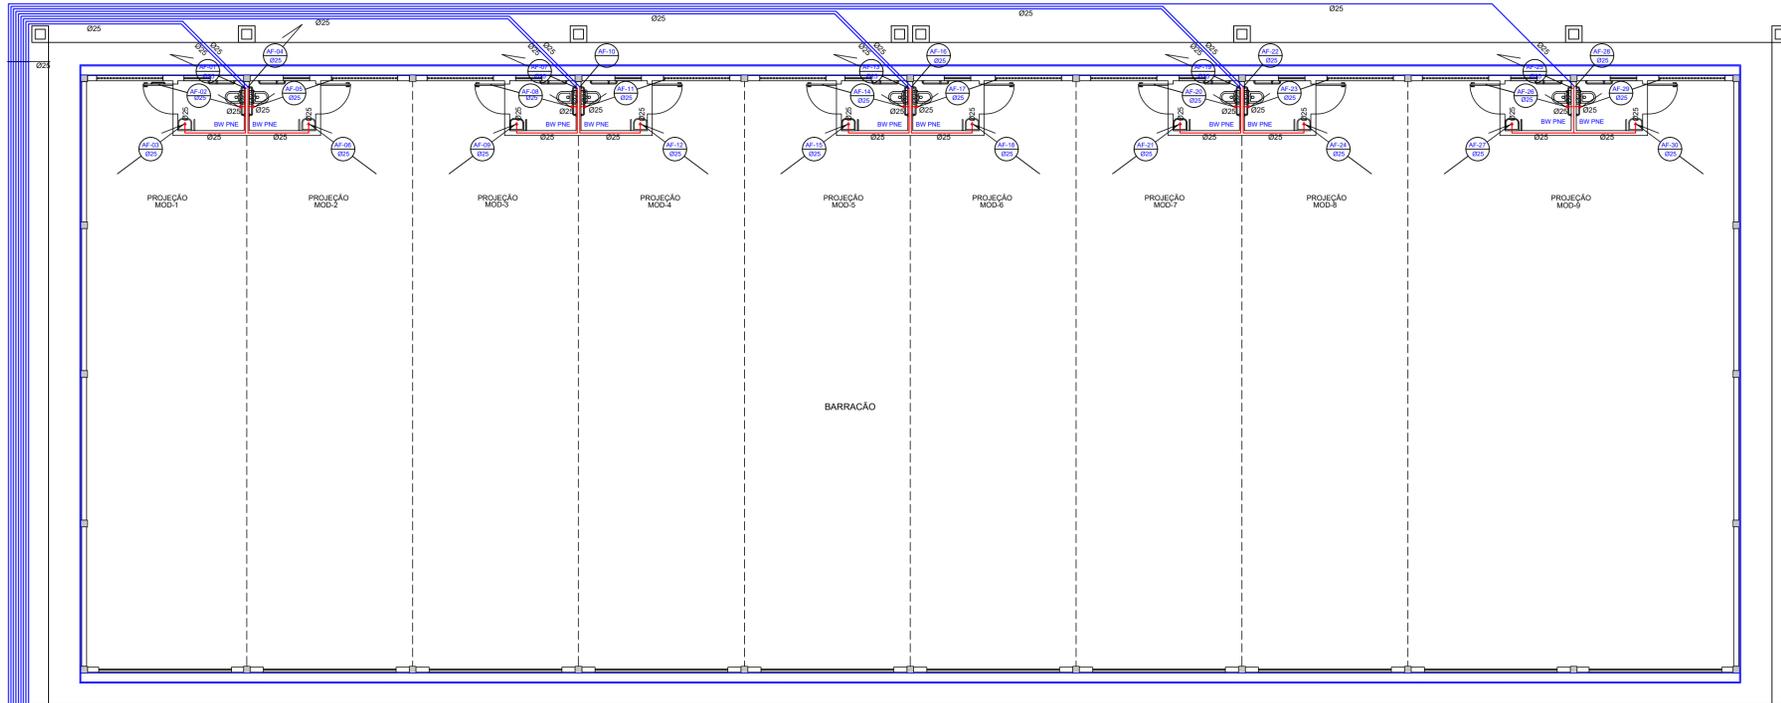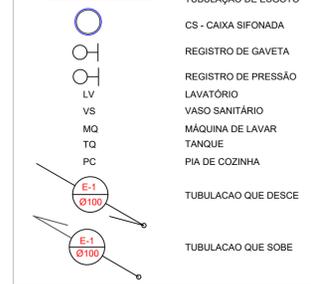

PLANTA BAIXA - ESGOTO SANITÁRIO

ESCALA: 1:100

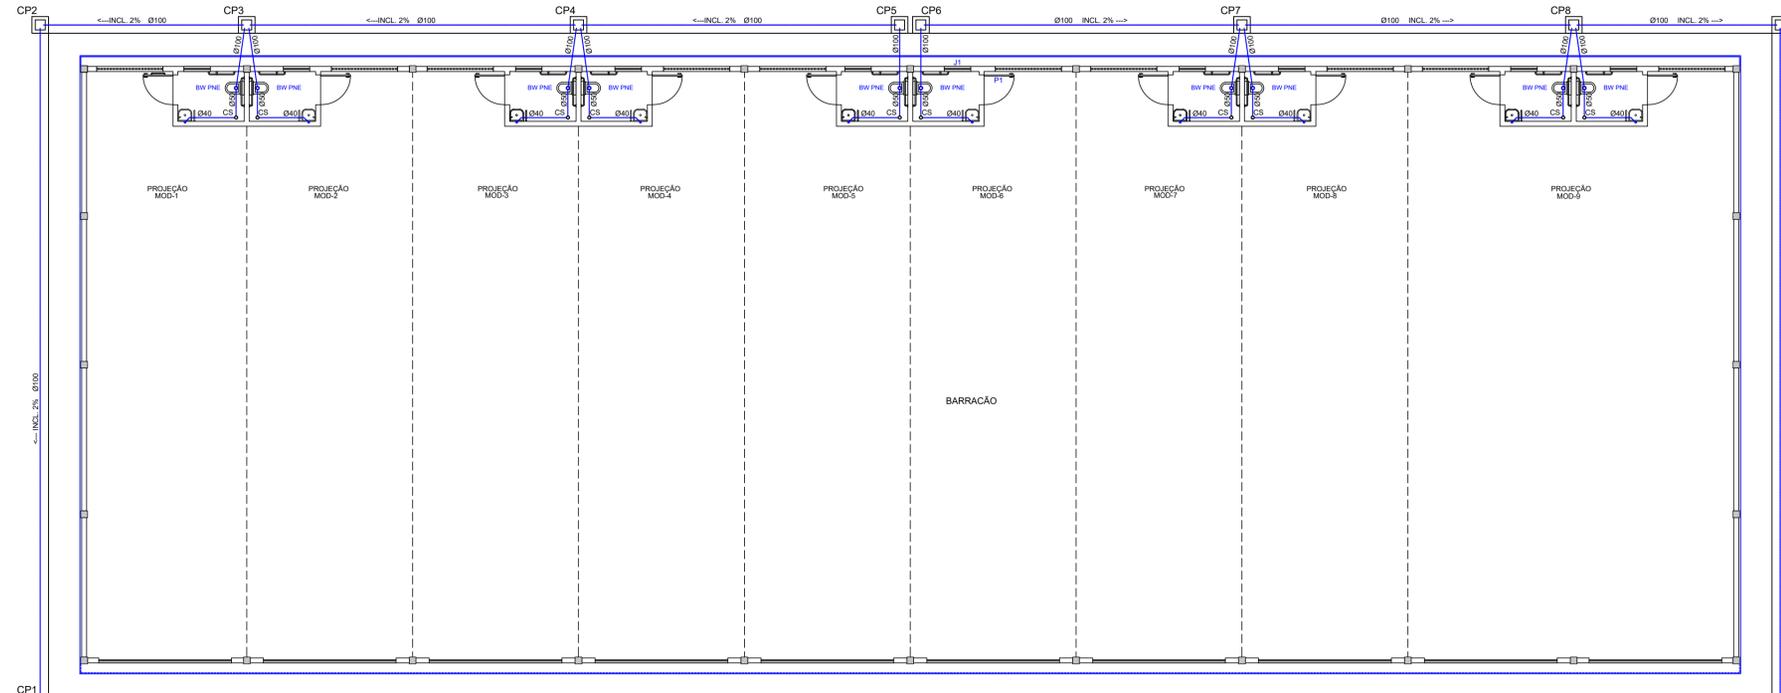

PLANTA BAIXA - HIDRÁULICO

ESCALA: 1:100

LIGA NA REDE PÚBLICA ESGOTO SANITÁRIO

LIGA NA REDE PÚBLICA ESGOTO SANITÁRIO

QUADRO DE ESQUADRIAS

JANELAS				
TIPO	DIMENSÕES	FUNCIONAMENTO	MATERIAL	QUAT.
J1	80x50/160	BASCULANTE	METÁLICA	10
J2	200x100/200	BASCULANTE	METÁLICA	10
PORTAS				
TIPO	DIMENSÕES	FUNCIONAMENTO	MATERIAL	QUAT.
P1	90x210	ABRIR	MADREIRA	10
P2	400x400	ELEVAÇÃO	METÁLICA/DOBRÁVEL	10
PORTA JANELA				
TIPO	DIMENSÕES	FUNCIONAMENTO	MATERIAL	QUAT.


OBS: QUAISQUER ALTERAÇÕES NOS PROJETOS DEVEM SER PREVIAMENTE APROVADOS PELO RESPONSÁVEL TÉCNICO.

APROVAÇÕES PÚBLICAS

PROJETO HIDROSANITÁRIO

OBRA: BARRACÃO PREMOLDADO INDUSTRIAL COM FECHAMENTO EM ALVENARIA
 LOCAL: PROLONGAMENTO DA AVENIDA NILO UMBERTO DEITOS, LOTE RURAL 120A, BAIRRO UNIÃO, MUNICÍPIO DE CÉU AZUL/PR
 PROPRIETÁRIO: MUNICÍPIO DE CÉU AZUL
 RESPONSÁVEL TÉCNICO: ENG. JOÃO YASUJI SAKAI CREA n.º PR - 21.735/D

PRANCHA ÚNICA

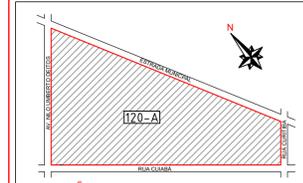

ESTATÍSTICAS:
 ÁREA DO TERRENO: 45.537,63 M2
 ÁREA A CONSTRUIR: 900,00M2

PROJETO: ENG. JOÃO YASUJI SAKAI CREA n.º PR - 21.735/D
 EXECUÇÃO:
 PROPRIETÁRIO: MUNICÍPIO DE CÉU AZUL CNPJ: 76.206.473/0001-01

REFERÊNCIA: PLANTA BAIXA-ESGOTO, IMPLANTAÇÃO ESGOTO, DET. IMPLANTAÇÃO, SIMBOLOGIA PLANTA BAIXA-HIDRÁULICO, PLANTA BAIXA-FOSSA SÉPTICA, ISOM. HIDRÁULICO
 DESENHO: DATA: AGOSTO/2020 ESCALA: INDICADA
 A APROVAÇÃO DO PRESENTE PROJETO PELA PREFEITURA NÃO RECONHECE A PROPRIEDADE DO IMÓVEL