



**CORTE B B'**  
ESCALA: 1:100

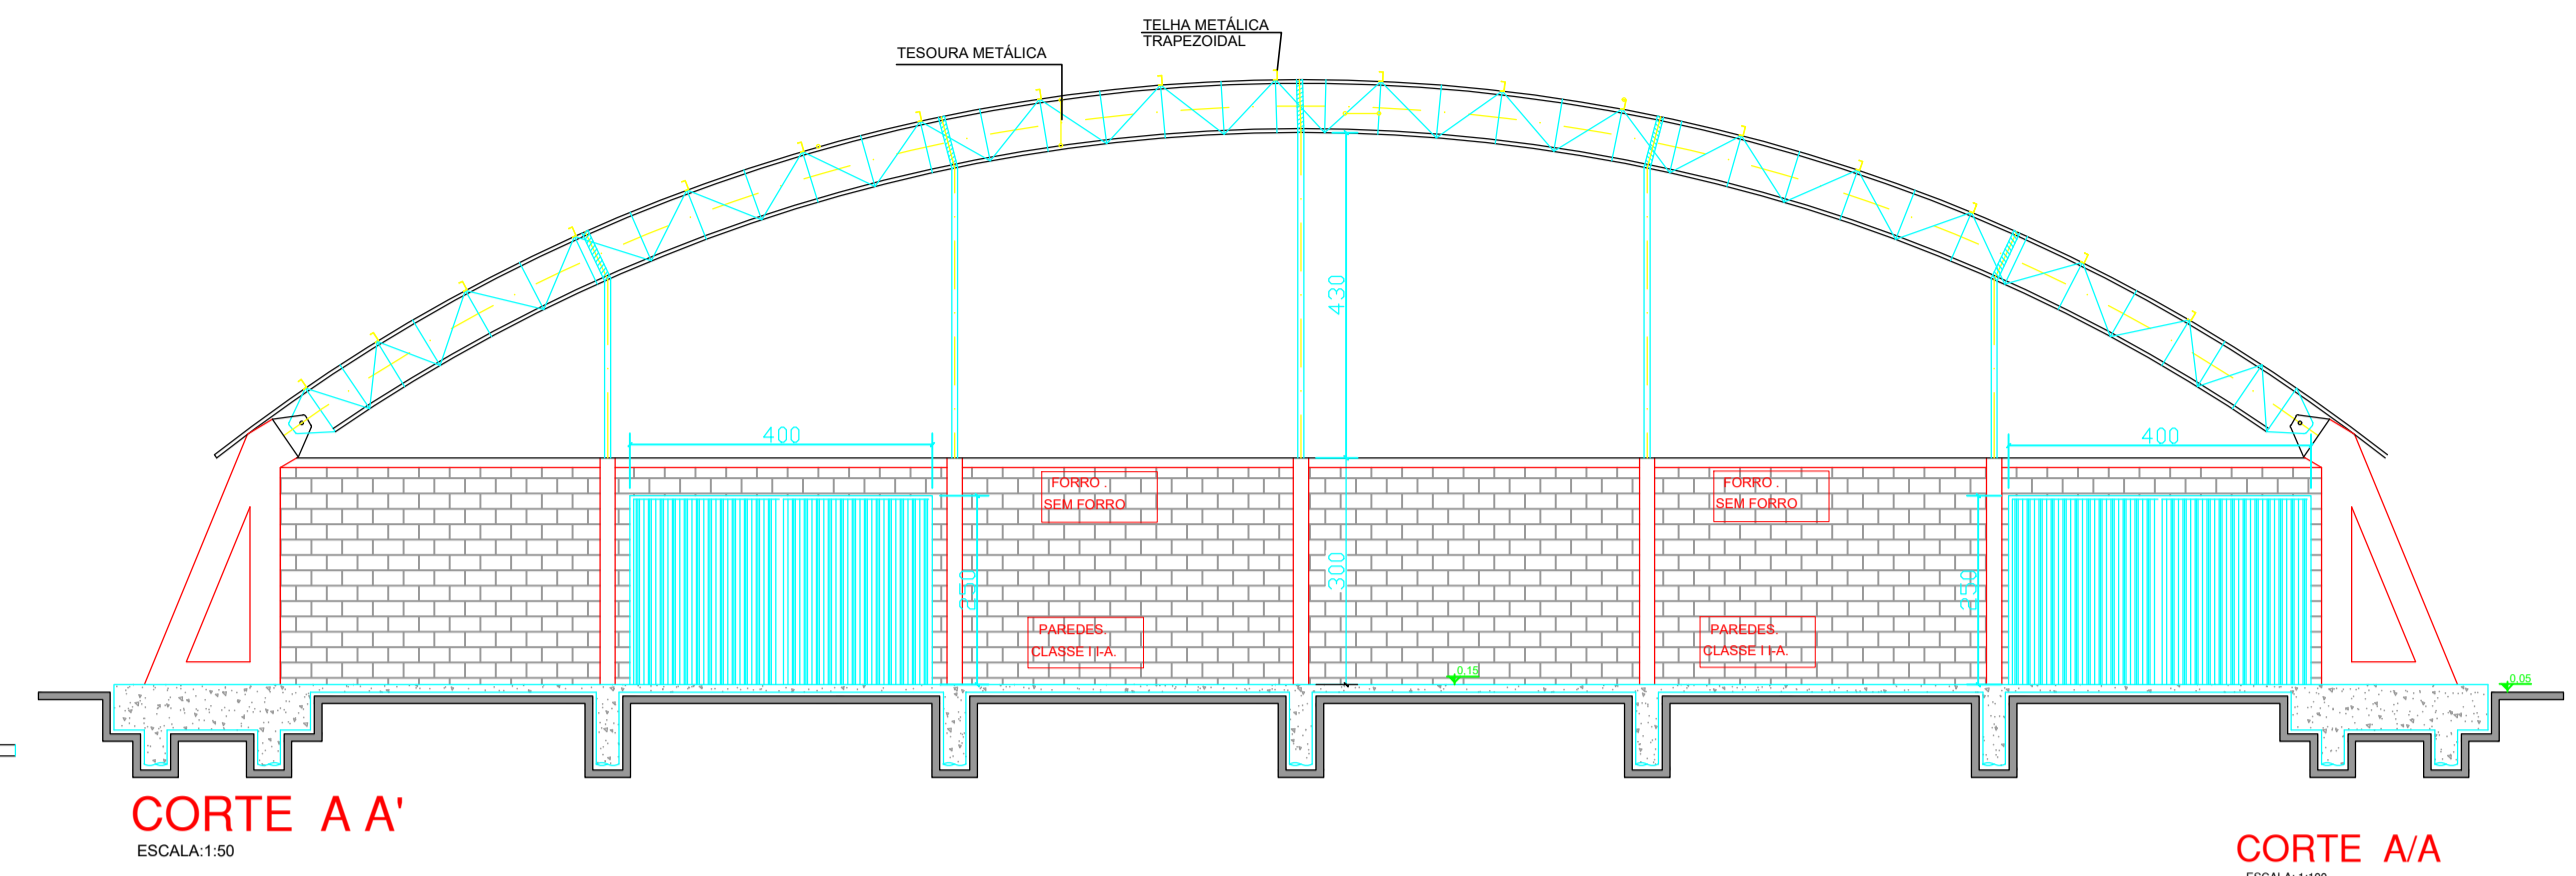



**CORTE A A'**  
ESCALA: 1:50

**CORTE A A'**  
ESCALA: 1:100

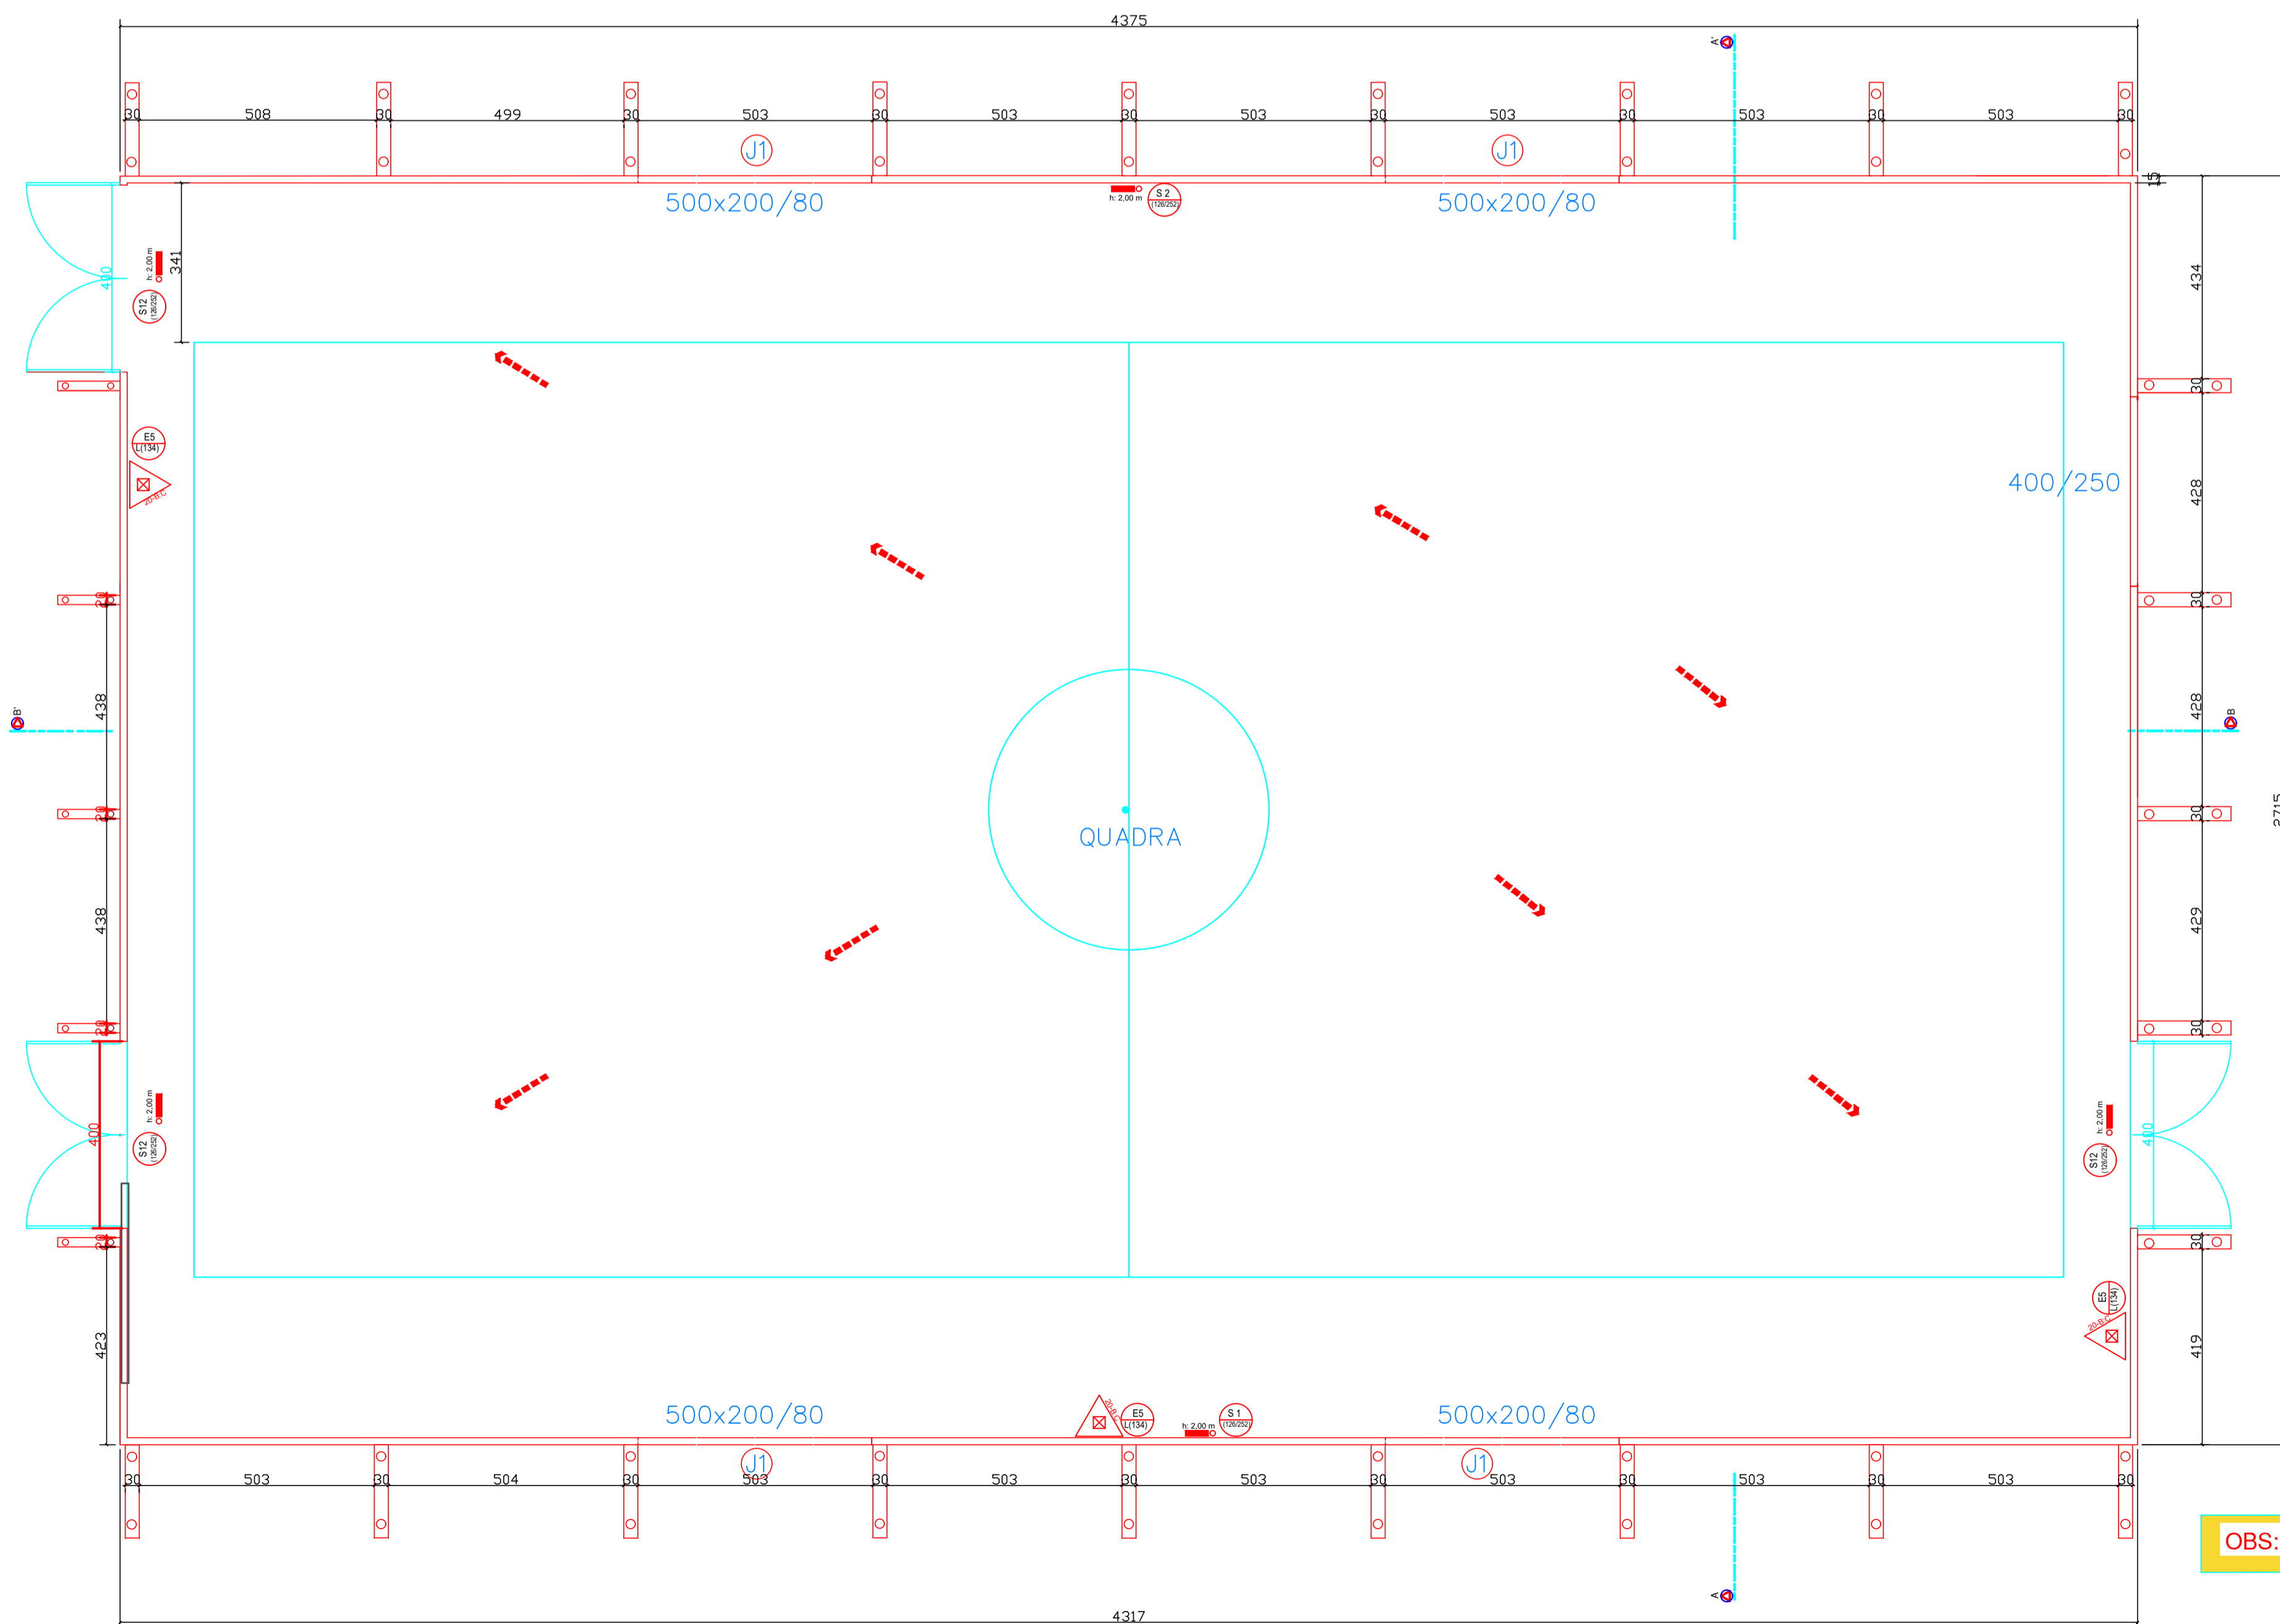


**PLANTA BAIXA**  
ESCALA: 1:100

**OBS: NÃO HAVERÁ ARQUIBANCADA**

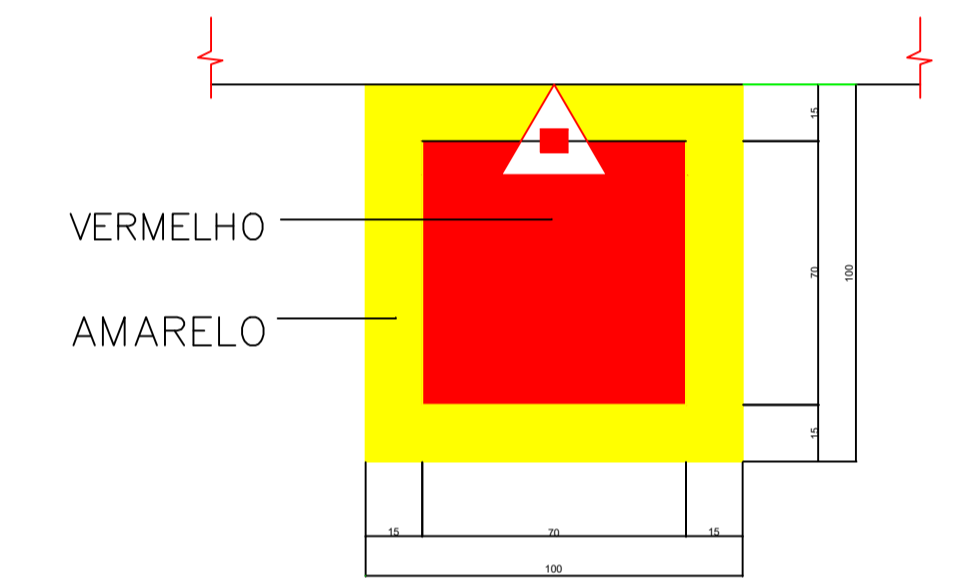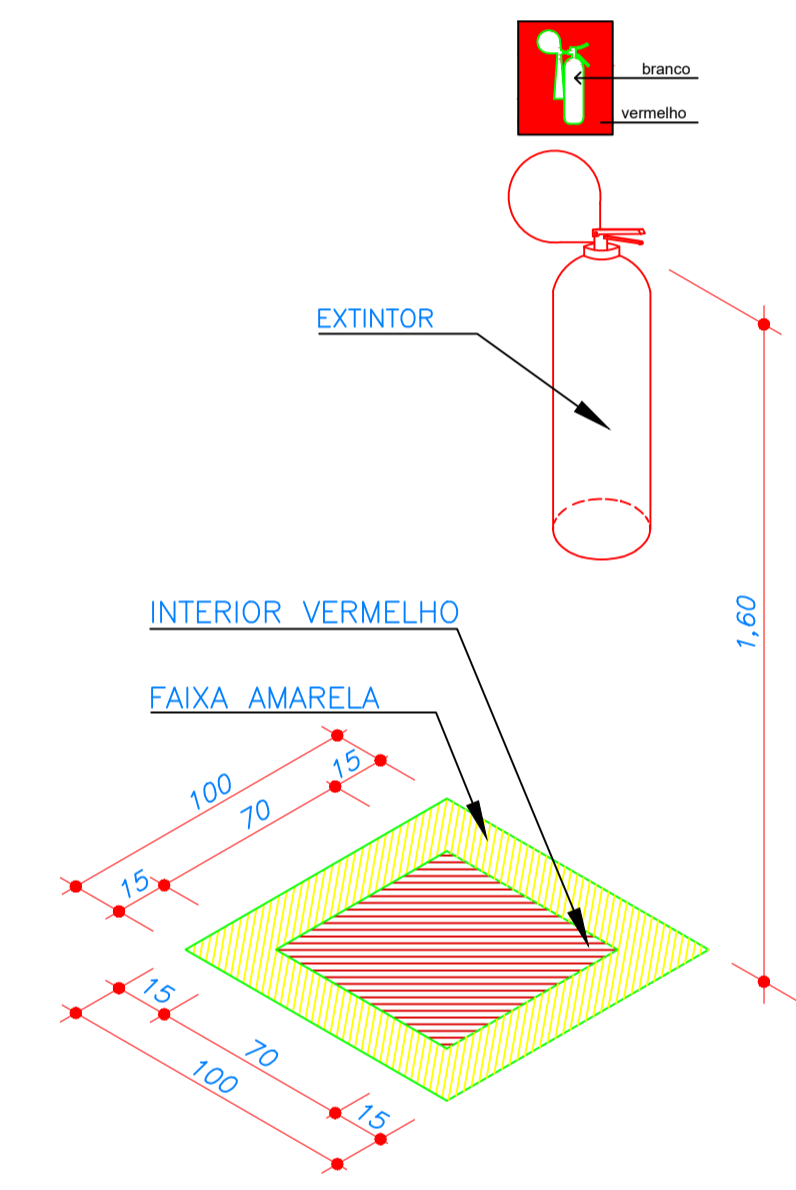

**DETALHE PISO**

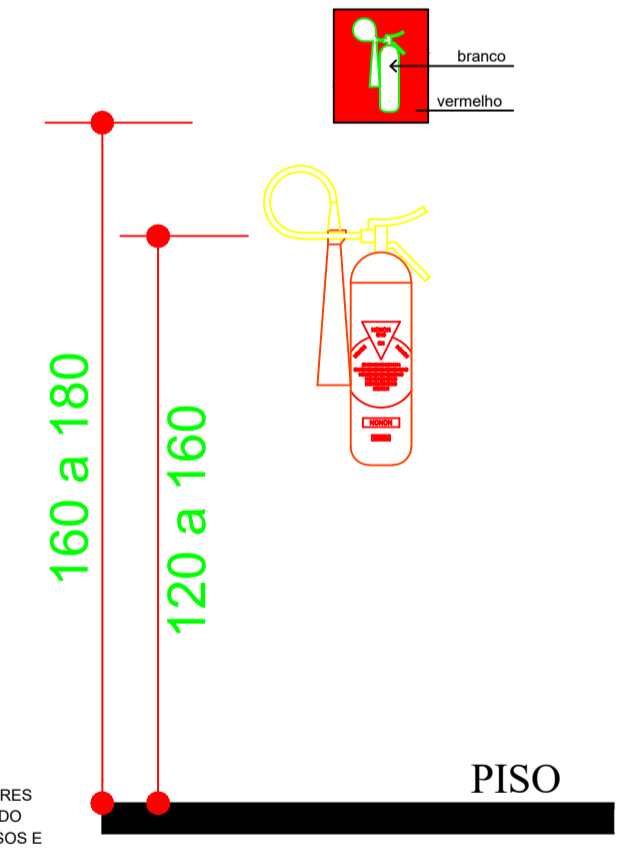

**DETALHE EXTINTOR**  
ESCALA: 1:20

NOTA:  
SINALIZAÇÃO LUMINOSA É ALIMENTADA POR ACUMULADORES QUE DEVERÃO FUNCIONAR AUTOMATICAMENTE QUANDO FALTAR ENERGIA DA REDE PÚBLICA INDICANDO OS ACESSOS E SAÍDAS DA EDIFICAÇÃO.

Obra/Endereço QUADRA ESPORTIVA –BAIRRO UNIÃO AV. NILO UBERTO DEITOS Nº250 / QD-112 / LT-1B1 CÉU AZUL – PR		
Área 1188,00m <sup>2</sup>	Ocupação F-3 – CENTRO ESPORTIVO E DE EXIBIÇÃO	PARA USO DO CBMPR
Prancha 02 03	Conteúdo da Prancha PROJETO DE PREVENÇÃO DE INCÊNDIO PLANTA BAIXA CORTES DETALHES	
Proprietário MUNICÍPIO DE CÉU AZUL CNPJ: 76.206.473/0001-01		
Escala INDICADA	Responsável Técnico ENG. JOÃO YASUJI SAKAI CREA n.º PR – 21.735/D	Data DEZEMBRO/2021