


## IMPLANTAÇÃO





ESCALA: 1:200

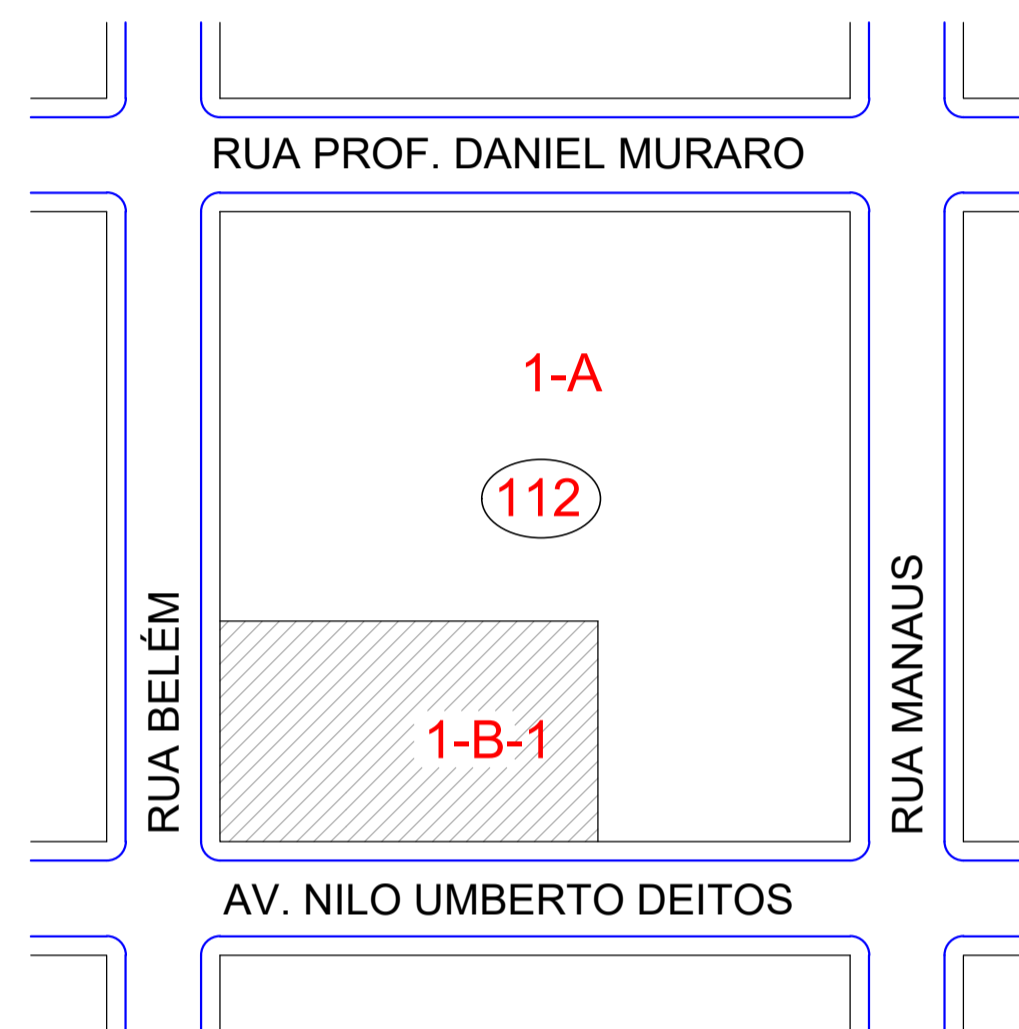

## LOCALIZAÇÃO SEM ESCALA

SINALIZAÇÃO DE EMERGÊNCIA - RESUMO GERAL DE PLACAS									
ROTA DE FUGA - PLACAS LUMINESCENTES - QUADRADAS L=200mm / RETANGULARES L=400mm E H=200mm									
ÍCONE	SÍMBOLO	QTD	SIGNIFICADO	FORMA E COR	APLICAÇÃO				
S1			SAÍDA DE EMERGÊNCIA	Símbolo: Retangular Fundo: Verde Pictograma: Fotoluminescente	Indicação do sentido (esquerda ou direita) de uma saída de emergência, especialmente para ser fixada em colunas. Dimensões mínimas: L = 1,24				
S2		01			Indicação do sentido (esquerda ou direita) de uma saída de emergência. Dimensões mínimas: L = 2,24				
S3					Indicação de uma saída de emergência a ser afixada acima da porta, para indicar o seu acesso. Instalar imediatamente acima da porta e no máximo 15cm da verga ou otop não possível, a 1,80m do piso acabado.				
S4					a) Indicação do sentido do acesso a uma saída que não esteja aparente				
S5					b) Indicação do sentido de uma saída por rampa				
S6					c) Indicação do sentido da saída na direção vertical (subindo ou descendo)				
S7					NOTA: A seta indicativa deve ser posicionada de acordo com o sentido a ser sinalizado.				
S8					Indicação do sentido de fuga no interior das escadas				
S9		01			Indica direita ou esquerda, descendo ou subindo.				
S10					O desenho indicativo deve ser posicionado de acordo com o sentido a ser sinalizado.				
S12		03	SAÍDA DE EMERGÊNCIA	Símbolo: Retangular Fundo: Verde Mensagem: "SAÍDA" e ou pictograma e no seta direcional Fotoluminescente, com altura de letra sempre 2-50mm.	Indicação de Saída de emergência, utilizada como complementação do pictograma fotoluminescente (seta ou mensagem, ou ambos).				
S13					SAÍDA DE EMERGÊNCIA	Símbolo: Retangular Fundo: Verde Mensagem: "SAÍDA" Fotoluminescente, com altura de letra sempre 2-50mm.	Indicação de Saída de emergência, utilizada como complementação do pictograma fotoluminescente (seta ou mensagem, ou ambos).		
S14							SAÍDA DE EMERGÊNCIA	Símbolo: Retangular ou quadrado; Fundo: Verde Mensagem: "SAÍDA" e ou pictograma Fotoluminescente, com altura de letra sempre 2-50mm.	Indicação de Saída de emergência, utilizada como complementação do pictograma fotoluminescente (seta ou mensagem, ou ambos).
S15									Indicação de Saída de emergência, utilizada como complementação do pictograma fotoluminescente (seta ou mensagem, ou ambos).
S17			SENTIDO DA ROTA DE SAÍDA	Símbolo: Retangular ou quadrado; Fundo: Verde Mensagem: "SAÍDA" e ou pictograma Fotoluminescente, com altura de letra sempre 2-50mm.	Indicação do pavimento, no interior da escada (passagem). Instalar a 1,80m do nível do piso acabado a base de sinalização.				
S18					Indicação do sentido de saída instalar de 25cm a 50cm de altura do nível do piso acabado.				
S21			INSTRUÇÃO DE ABERTURA DA PORTA CORTA FOGO POR BARRA ANTIPÂNICO	Símbolo: Retangular ou quadrado Fundo: Verde Pictograma: Fotoluminescente.	Indicação da forma de acionamento da barra antipânico instalada sobre a porta corta-fogo. Pode ser complementada pela mensagem "APERTAR E EMPURRAR", quando for o caso.				
S22					INSTRUÇÕES PARA PORTA CORTA FOGO	Fotoluminescente.	Indicação de manutenção da porta corta-fogo constantemente fechada, instalada quando for o caso. H de instalação = 1,20(mna porta)		
S23									

LEGENDA - SÍMBOLOS DE IDENTIFICAÇÃO - IMPLANTAÇÃO EM PLANTA BAIXA DO PROJETO  
 CÓDIGO - TIPO DE PLACAFOTOLUMINESCENTE  
 L/H - DIMENSÕES DA PLACA - CONFORME DISTÂNCIA MÁXIMA DE VISÃO  
 COR DE REFERÊNCIA DAS PLACAS - MUNSSELL BOOK OF COLOR VERDE 2.5G 3/4

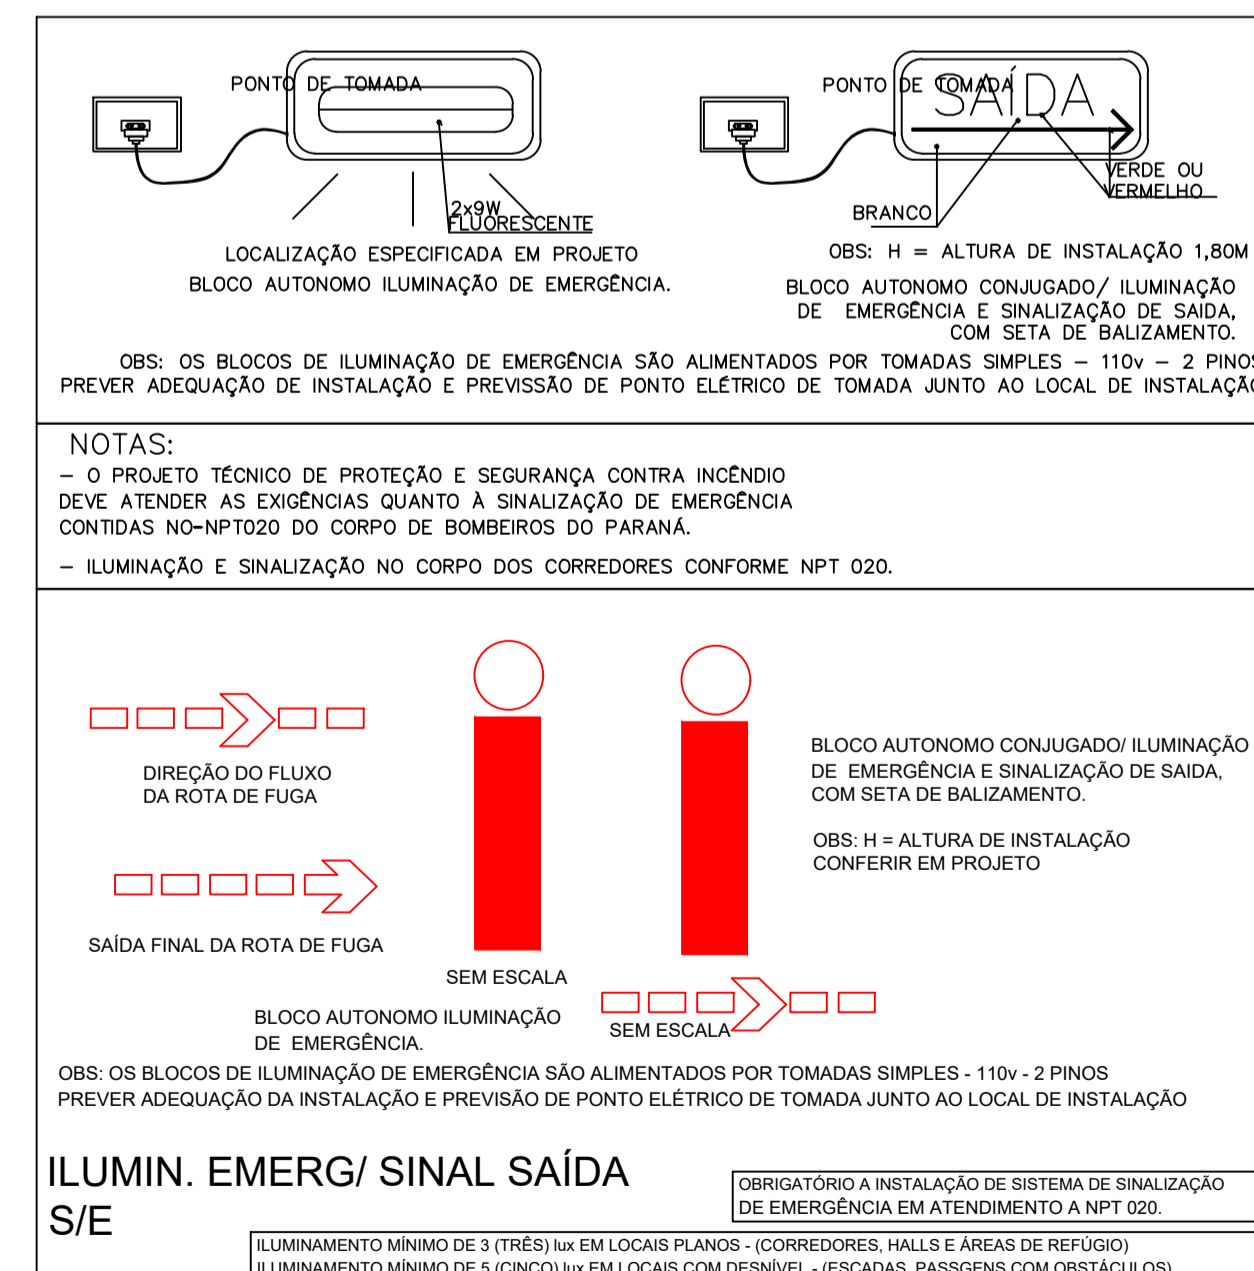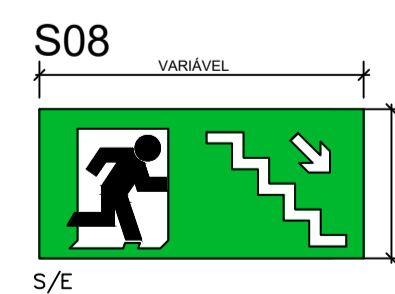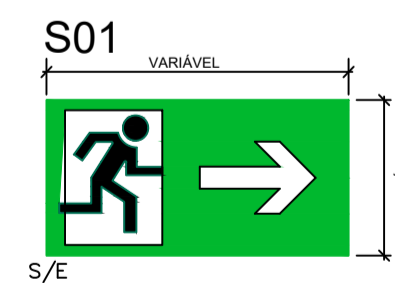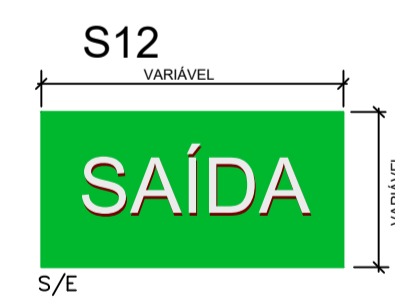

### M01

Está edificação está dotada dos seguintes Sistemas de Segurança contra Incêndio:

- Extintores de Incêndio
- Iluminação de Emergência
- Sinalização de Emergência
- Brigada de Incêndio

Edificação em Estrutura Metálica, Alvenaria e Concreto Armado

Em caso de emergência:  
 Ligue 193 - Corpo de Bombeiros  
 Ligue 190 - Polícia Militar

PLACA A SER INSTALADA NA ENTRADA PRINCIPAL DA EDIFICAÇÃO:

- Dimensões em mm:
- Fundo verde - ver NBR 13434
- Letra Branca - fotoluminescente - NBR 13434

### M02

Nome: Escola Municipal Leônicio Correia  
 End.: Rua Prof Daniel Muraro, Nº958

**CAPACIDADE DE PÚBLICO**  
**142 PESSOAS**

Em caso de emergência ligue:  
**193 - Corpo de Bombeiros**

CÓDIGO L/H (mm) CÓDIGO - TIPO DE PLACAFOTOLUMINESCENTE  
 L/H - DIMENSÕES DA PLACA - CONFORME DISTÂNCIA MÁXIMA DE VISÃO  
 COR DE REFERÊNCIA DAS PLACAS - MUNSSELL BOOK OF COLOR VERDE 2.5G 3/4

Obra/Endereço QUADRA ESPORTIVA - BAIRRO UNIÃO AV. NILO UBERTO DEITOS nº250 / QD-112 / LT-1B1 CEU AZUL - PR		
Área 1188,00m <sup>2</sup>	Ocupação F-3 - CENTRO ESPORTIVO E DE EXIBIÇÃO	PARA USO DO CBMPR
Prancha 03 03	Conteúdo da Prancha PROJETO DE PREVENÇÃO DE INCÊNDIO IMPLANTAÇÃO LOCALIZAÇÃO DETALHES	
Proprietário MUNICÍPIO DE CEU AZUL CNPJ: 76.206.473/0001-01		
Escala INDICADA	Responsável Técnico ENG. JOÃO YASUJI SAKAI CREA n.º PR - 21.735/D	Data DEZEMBRO/2021