

**LEGENDA ESGOTO**



- CIE.** — CAIXA DE INSPEÇÃO
- CG.** — CAIXA DE GORDURA
- CIAP.** — CAIXA DE INSPEÇÃO DE ÁGUAS PLUVIAIS

**CONVENÇÕES GRÁFICAS**


- TUBULAÇÃO DE ÁGUA PLUVIAL
- TUBULAÇÃO DE ÁGUA FRIA
- TUBULAÇÃO DE ESGOTO

**LEGENDA**

- AF — ÁGUA FRIA
- CI — CAIXA DE INSPEÇÃO
- CS — CAIXA SIFONADA
- CV — CANALIZAÇÃO DE VENTILAÇÃO
- LV — LAVATÓRIO
- RG — REGISTRO DE GAVETA
- RS — RALO SIFONADO
- TQ — TUBO DE QUEDA
- VD — VALVULA DE DESCARGA
- VS — VASO SANITÁRIO

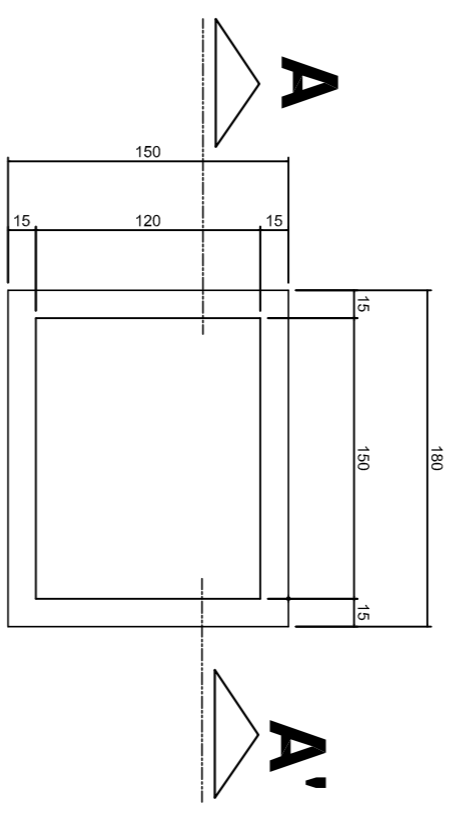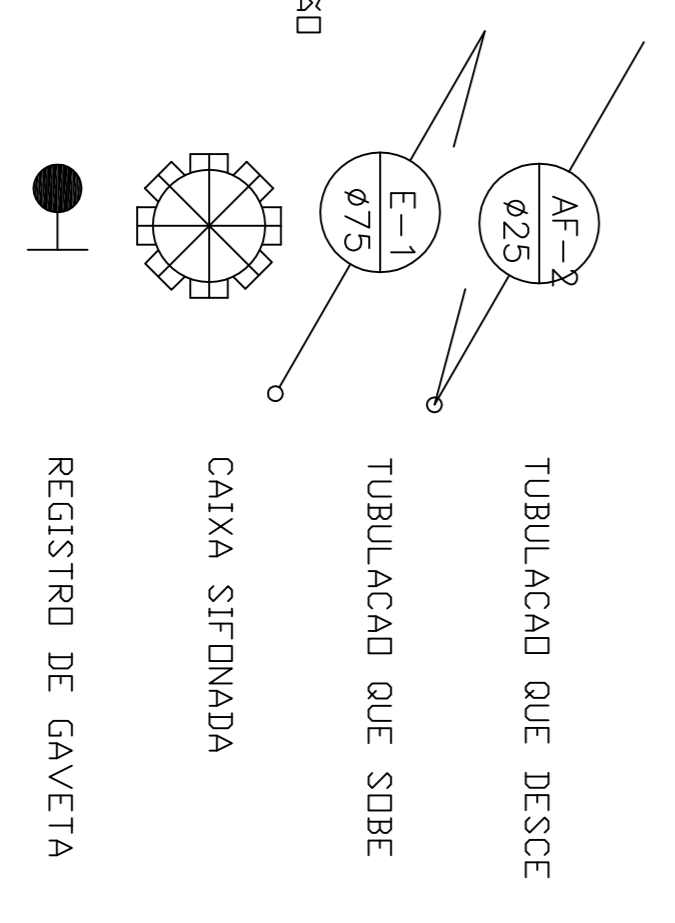

**PLANTA BAIXA**  
**DET. CAIXA INSPEÇÃO**  
ESCALA: 1:20

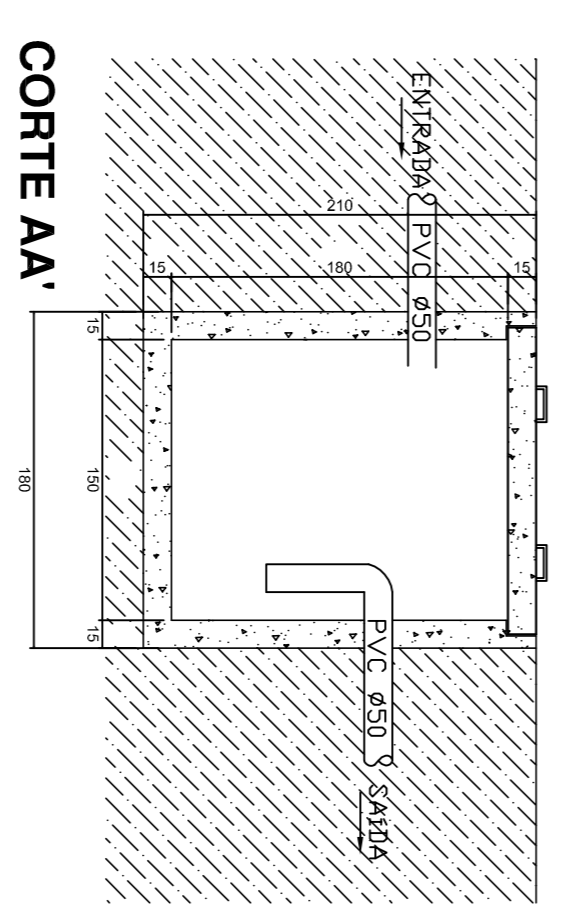

<b>ESTATÍSTICA</b>	
ÁREA DO TERRENO	1245,00 m <sup>2</sup>
ÁREA A CONSTRUIR	143,5m <sup>2</sup>
ÁREA EXISTENTE	498,81m <sup>2</sup>
ÁREA TOTAL	642,3m <sup>2</sup>

APPROVAÇÃO PÚBLICA

**PROJETO HIDROSANITÁRIO**

OBRA: AMPLIAÇÃO CEMEI RAIO DE SOL.

PROPRIETÁRIO: MUNICÍPIO DE CÉU AZUL

RESP. TÉCNICO - PROJETO: João Yasuji Sakai

PROPRIETÁRIO: MUNICÍPIO DE CÉU AZUL

ENGENHEIRO OBRA: WILLIAM/FRANCIELLY

LOTES 5 e 4

CONTÉUDO: PLANTA BAIXA HIDROSANITÁRIO E DETALHES

INDICADA: 01

A APROVAÇÃO DO PRESENTE PROJETO PELA PREFEITURA NÃO RECONHECE A PROPRIEDADE DO IMÓVEL.