
 

 
 




 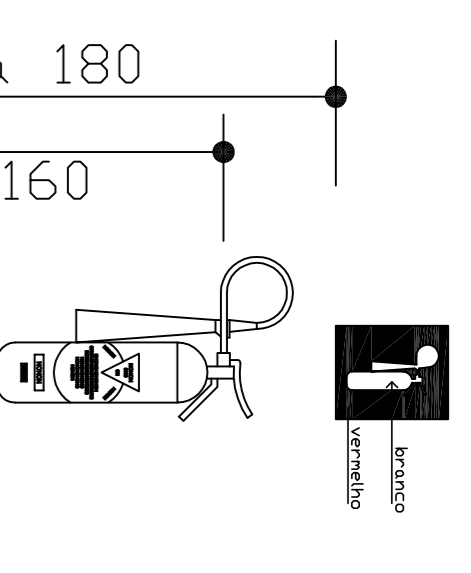



PLANTA BAIXA DE
PREVENÇÃO DE INCÊNDIO



DETALHE EXTINTOR
ESCALA - 1:50

- LEGENDA**
-  EXTINTORES EM SALA
 -  EXTINTORES EM SALA DE LECTURA
 -  EXTINTORES EM SALA DE JANTAR
 -  EXTINTORES EM SALA DE CANTINA
 -  EXTINTORES EM SALA DE LECTURA
 -  EXTINTORES EM SALA DE JANTAR
 -  PONTOS DE ENTREGA DE EXTINTORES
 -  PONTOS DE ENTREGA DE EXTINTORES
 -  PONTOS DE ENTREGA DE EXTINTORES

DETALHE ILUMINAÇÃO DE EMERGÊNCIA
ESCALA - 1:50

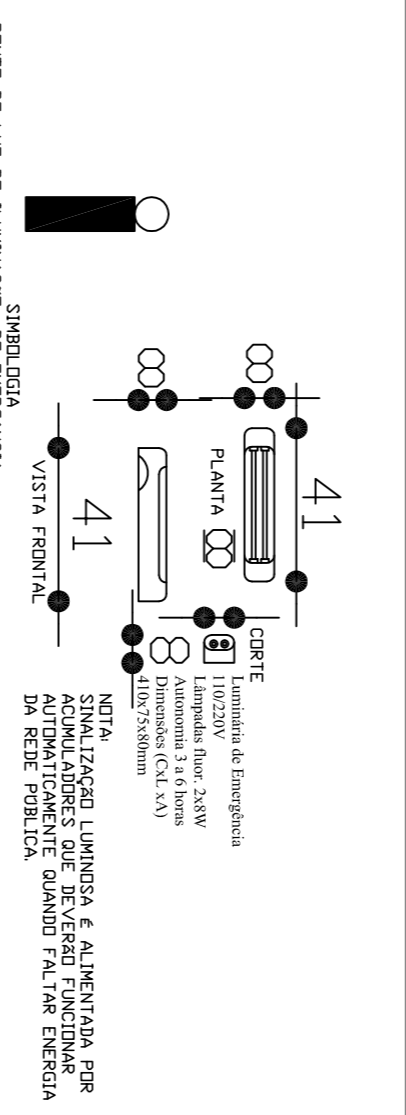

NOTA:

AS SINALIZAÇÕES DE EMERGÊNCIAS SE ADEQUAM ÀS CONDIÇÕES DE USO E ÀS NORMATIVAS DE APLICABILIDADE, SENDO OBRIGATORIAS EM TODAS AS ÁREAS DE RISCO DE ACIDENTES, ESPECIALMENTE EM ÁREAS DE RISCO DE ACIDENTES COM CARACTERÍSTICAS DE RISCO DE ACIDENTES DE ALTA SEVERIDADE.

a) Resistir a impactos mecânicos;
b) Resistir a agentes químicos e à limpeza;
c) Não emitir fumaça;
d) Resistir a água;
e) Resistir ao intemperismo.

Deve-se utilizar elemento fotoluminescente para as cores brancas e amarelas dos símbolos, fitas e outros elementos empregados para indicar:

a) Sinalização e orientação de salvamento;
b) Estabelecimento de combate a incêndio;
c) Sinalização complementar de indicação de obstáculos e de riscos na circulação de rotas de saída.

ESTADÍSTICA

ÁREA DO TERRENO	1245,00 m ²
ÁREA A CONSTRUIR	143,5m ²
ÁREA EXISTENTE	498,81m ²
ÁREA TOTAL	642,3m ²

APPROVAÇÃO PÚBLICA

PROJETO PREVENÇÃO DE INCÊNDIO	
OBRAS: AMPLIAÇÃO CEMEI RAIO DE SUL PROPRIETÁRIO: MUNICÍPIO DE CÉU AZUL RESP. TÉCNICO - PROJETO: João Yasuji Sakai DATA: 20/12/2017 PROJ. Nº: 15.426.65.32.893-15	PROPRIETÁRIO: MUNICÍPIO DE CÉU AZUL DATA: 20/12/2017 PROJ. Nº: 15.426.65.32.893-15
DESIGNER: WILLIAN FRANCIELLI AVENIDA NILO UMBERTO DEITOS, Quadra No 14, Lotes 5 e 4	
CONTEÚDO: 01 PLANTA BAIXA DE PREVENÇÃO DE INCÊNDIO	
A APROVAÇÃO DO PRESENTE PROJETO PELA PREFEITURA NÃO RECONHECE A PROPRIEDADE DO IMÓVEL	