



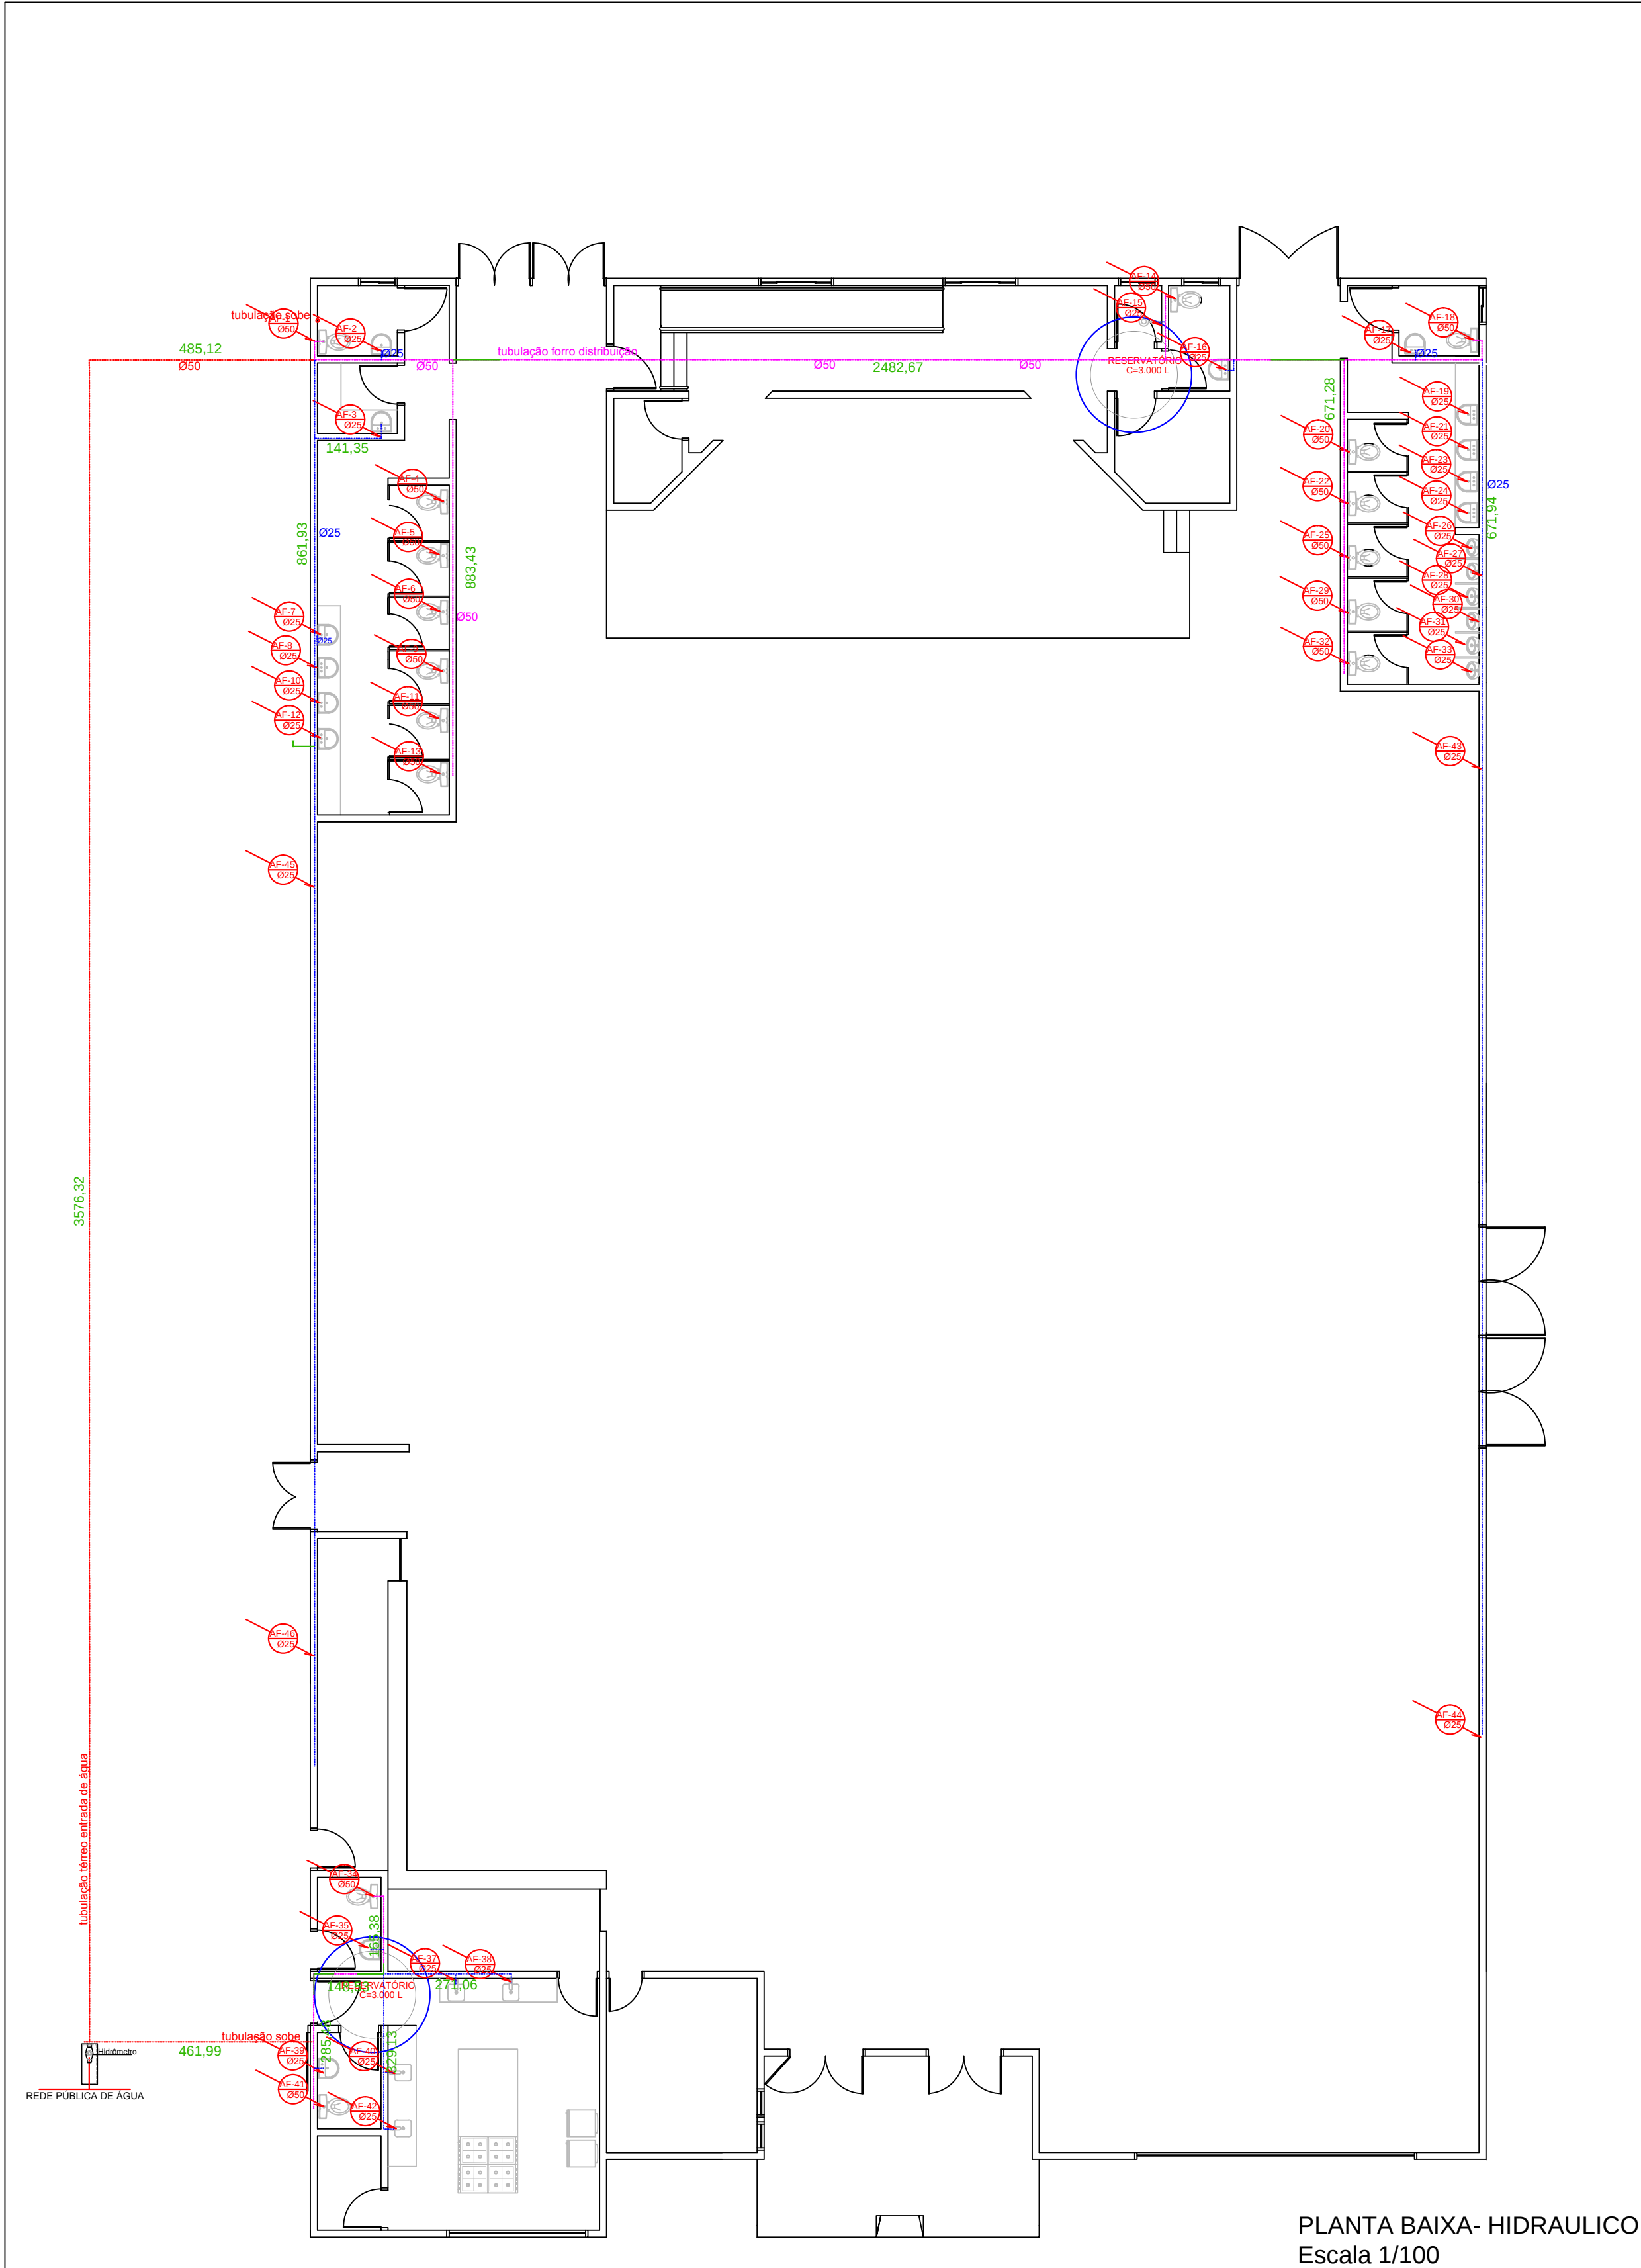

PLANTA BAIXA- HIDRAULICO
Escala 1/100

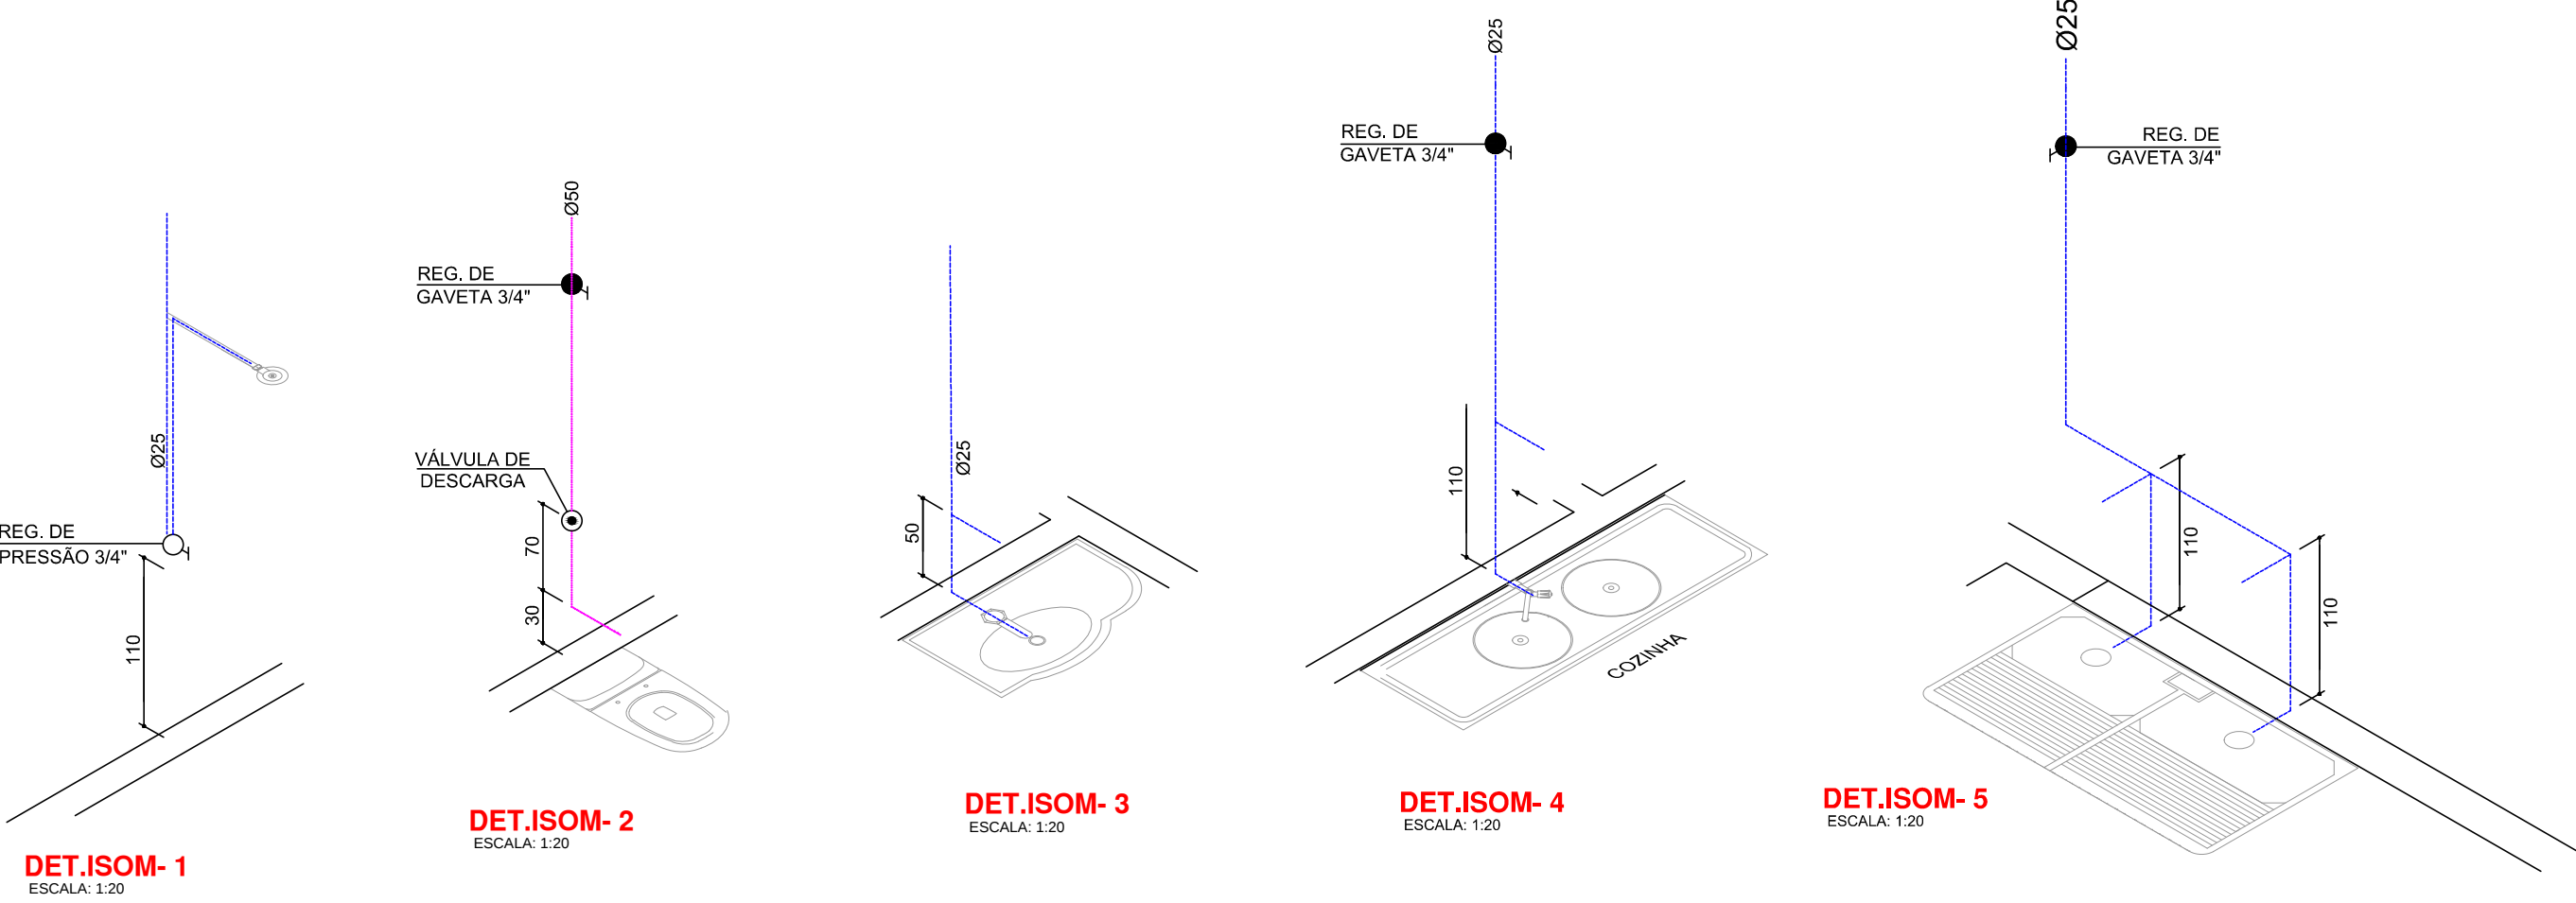

LEGENDA

- AF - ÁGUA FRIA
- CI - CAIXA DE INSPEÇÃO
- CS - CAIXA SIFONADA
- CV - CANALIZAÇÃO DE VENTILAÇÃO
- LV - LAVATÓRIO
- RG - REGISTRO DE GAVETA
- RS - RALO SIFONADO
- TQ - TUBO DE QUEDA
- VD - VÁLVULA DE DESCARGA
- VS - VASO SANITÁRIO
- TUBULAÇÃO FORRO/PAREDE (≡≡)
- TUBULAÇÃO PISO (≡≡)
- TUBULAÇÃO PAREDE (≡≡)
- TUBULAÇÃO FORRO (≡≡)


AF-2 Ø25 TUBULACAO QUE DESCE

E-1 Ø75 TUBULACAO QUE SOBE

CAIXA SIFONADA

REGISTRO DE GAVETA

TABELA DE MATERIAIS HIDRÁULICOS	
MATERIAL	QUANTIDADE
KIT CAVALETE PVC COM REGISTRO 3/4	1 UNIDADE
HIDROMETRO 5,00M3H,D=3/4	1 UNIDADE
RESERVATÓRIO DE 3.000L COM ACESSÓRIOS	2UNIDADE
TUBO DE PVC SOLDÁVEL ÁGUA FRIA DN 25MM, INCLUSIVE CONEXÕES	133,84 METROS
TUBO DE PVC SOLDÁVEL ÁGUA FRIA DN 50MM, INCLUSIVE CONEXÕES	150,00 METROS

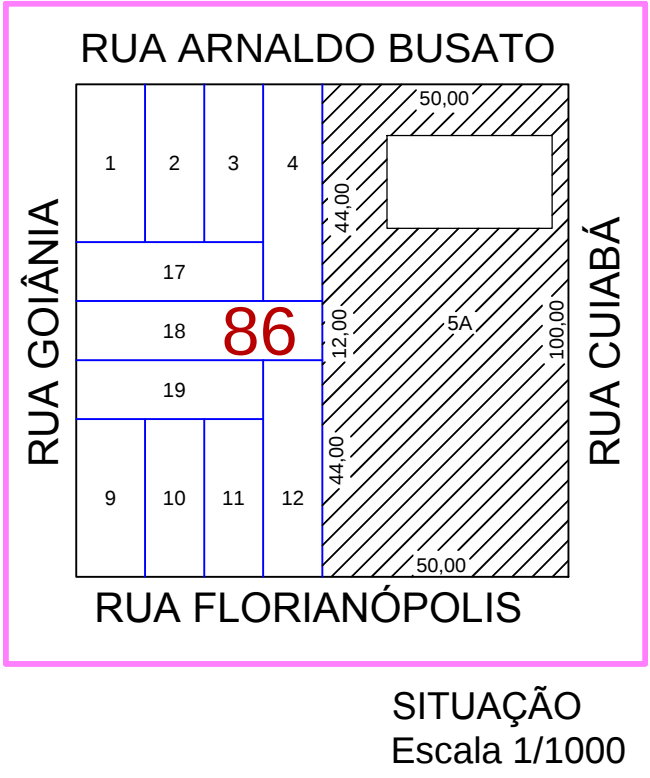

SITUAÇÃO
Escala 1/1000

ESTATÍSTICA
ÁREA DO TERRENO:----- 5.000m2
ÁREA A CONSTRUIR:-----1.032,05 m2

APROVAÇÃO PÚBLICA

PROJETO HIDRÁULICO	
OBRA:	CENTRO DE EVENTOS
	PROPRIETÁRIO: MUNICIPIO DE CÉU AZUL
	RESP. TÉCNICO - PROJETO E EXECUÇÃO
DESENHO:	ENDEREÇO OBRA: RUA CUIABÁ, Nº QUADRA 86 LOTE 05-A CEP 85.840-000 - CEU AZUL /PR
	DATA: OUT/2017
	PRANCHA: 01
ESCALA: INDICADA	CONTEÚDO: PLANTA BAIXA, DETALHES
A APROVAÇÃO DO PRESENTE PROJETO PELA PREFEITURA NÃO RECONHECE A PROPRIEDADE DO IMÓVEL	