

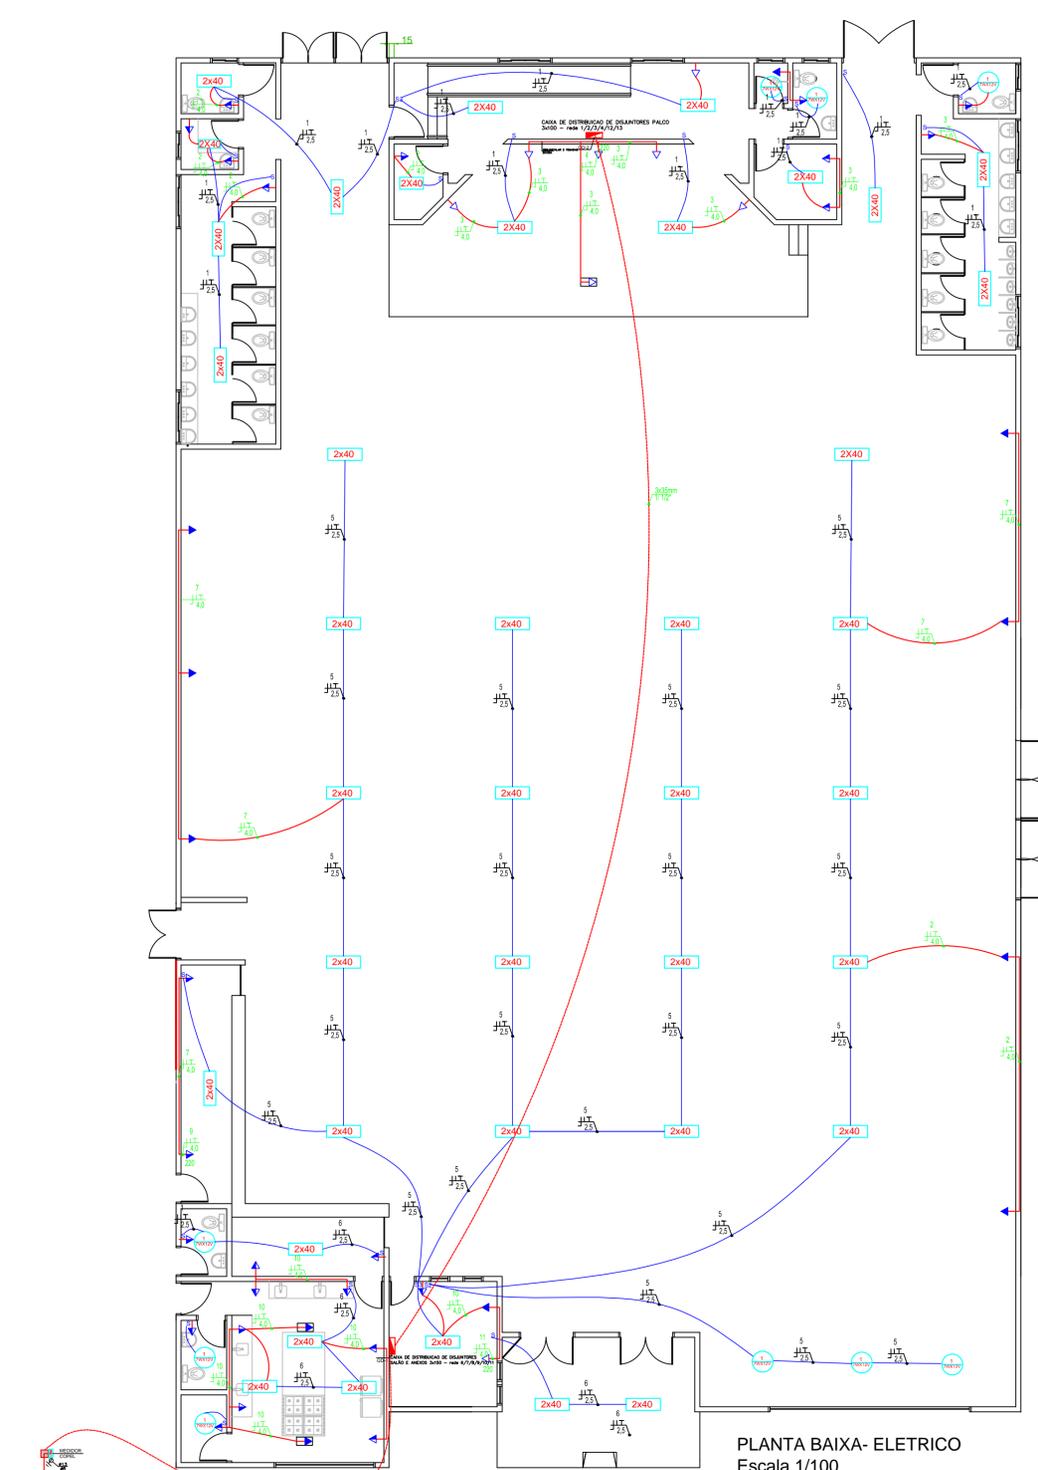
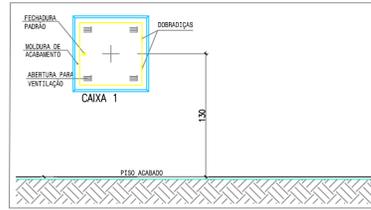
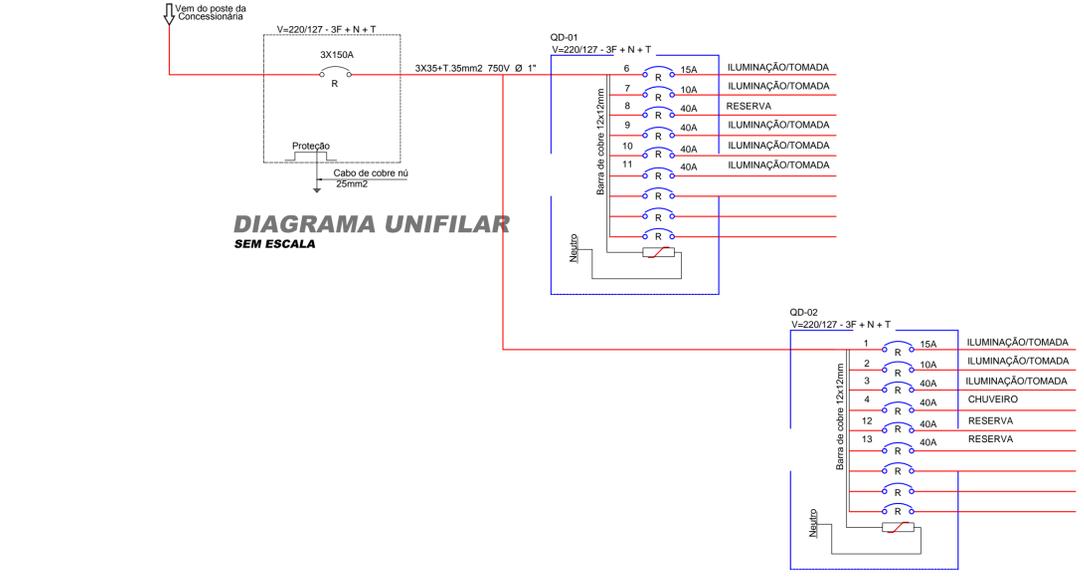


**SIMBOLOGIA**

- ☉ PONTO DE LUZ DIRETA EM LUMINÁRIO
- ☉ PONTO DE LUZ FLUORESCENTE NO TETO/ABRITADA NO FORRO
- ☉ PONTO DE LUZ INCANDESCENTE NA PAREDE A 1,40 M DO PISO
- ☉ TOMADA DE ENERGIA EM Cx. 27x41 0,30M DO PISO
- ☉ TOMADA DE ENERGIA A 2,20 M DO PISO
- ☉ TOMADA DE ENERGIA SERRADA NO PISO
- ☉ CAIXA DE DISTRIBUIÇÃO DE DISJUNTORES A 1,00M DO PISO
- ☉ TUBULAÇÃO DE PVC RÍGIDO ROSQUELADO EMBUTIDA NO TETO OU PAREDE
- ☉ TUBULAÇÃO DE PVC RÍGIDO ROSQUELADO EMBUTIDA NO CHÃO/PAREDE
- ☉ INTERRUPTOR CAMPANHA
- ☉ TUBULAÇÃO DE PVC RÍGIDO ROSQUELADO EMBUTIDA NO PISO
- ☉ INTERRUPTOR SIMPLES COM 1 TELA
- ☉ INTERRUPTOR SIMPLES COM 2 TELAS
- ☉ INTERRUPTOR SIMPLES COM 3 TELAS
- ☉ INTERRUPTOR SIMPLES PARALELO COM 1 TELA

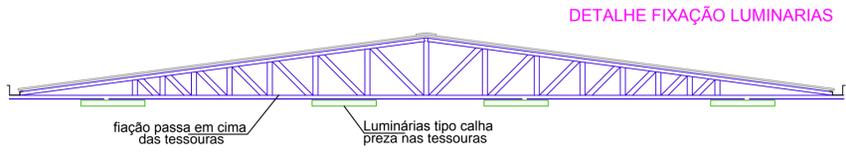

PLANTA BAIXA - ELETRICO  
Escala 1/100

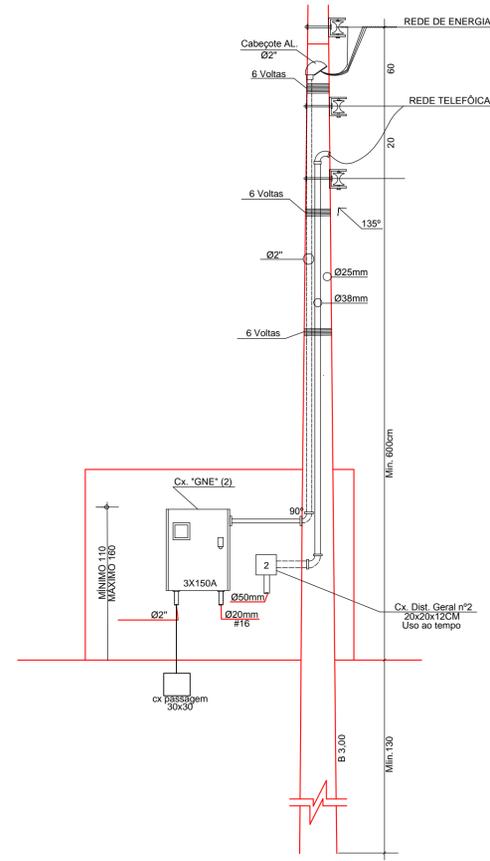

**ESTATÍSTICA**

ÁREA DO TERRENO:.....	5.000m <sup>2</sup>	COEF. DE APROV.:.....	
ÁREA A CONSTRUIR:.....	1.032,05 m <sup>2</sup>	TAXA DE OCUPAÇÃO:.....	
		TAXA DE IMPERM.:.....	

**APROVAÇÃO PÚBLICA**

.....

**QUADRO DE CARGAS**

CIRCUITO	FLUORESC.		INCANDEC.		TOMADAS			CARGA (W)	CORRENTE (A)	PROTEÇÃO (A)	PROTEÇÃO GERAL	FASES		
	12	40	60	100	100	250	500					4800	R	S
MD-1 QD-1	01	9	40						2268	17,85	15A	33,44		
	02				41				4100	32,28	10A	32,28		
	03						1		4800	37,79	40A	37,79		
<b>TOTAL</b>	<b>09</b>	<b>9</b>	<b>40</b>		<b>41</b>		<b>1</b>		<b>11168</b>	<b>87,93</b>		<b>103,51</b>		

**PROJETO ELÉTRICO**

OBRA: **CENTRO DE EVENTOS**

PROPRIETÁRIO: **MUNICÍPIO DE CÉU AZUL**

RESP. TÉCNICO - PROJETO E EXECUÇÃO: \_\_\_\_\_ PROPRIETÁRIO: \_\_\_\_\_

DESENHO: \_\_\_\_\_

ENDEREÇO OBRA: **RUA CUIABÁ, Nº QUADRA 86 LOTE 05-A CEP 85.840-000 - CEU AZUL /PR**

DATA: **OUT/17** PRANCHA: **01**

ESCALA: **INDICADA** CONTEÚDO: **PLANTA BAIXA, DETALHES**

A APROVAÇÃO DO PRESENTE PROJETO PELA PREFEITURA NÃO RECONHECE A PROPRIEDADE DO IMÓVEL