


PLANTA BAIXA SANITÁRIO
Esc. 1:100

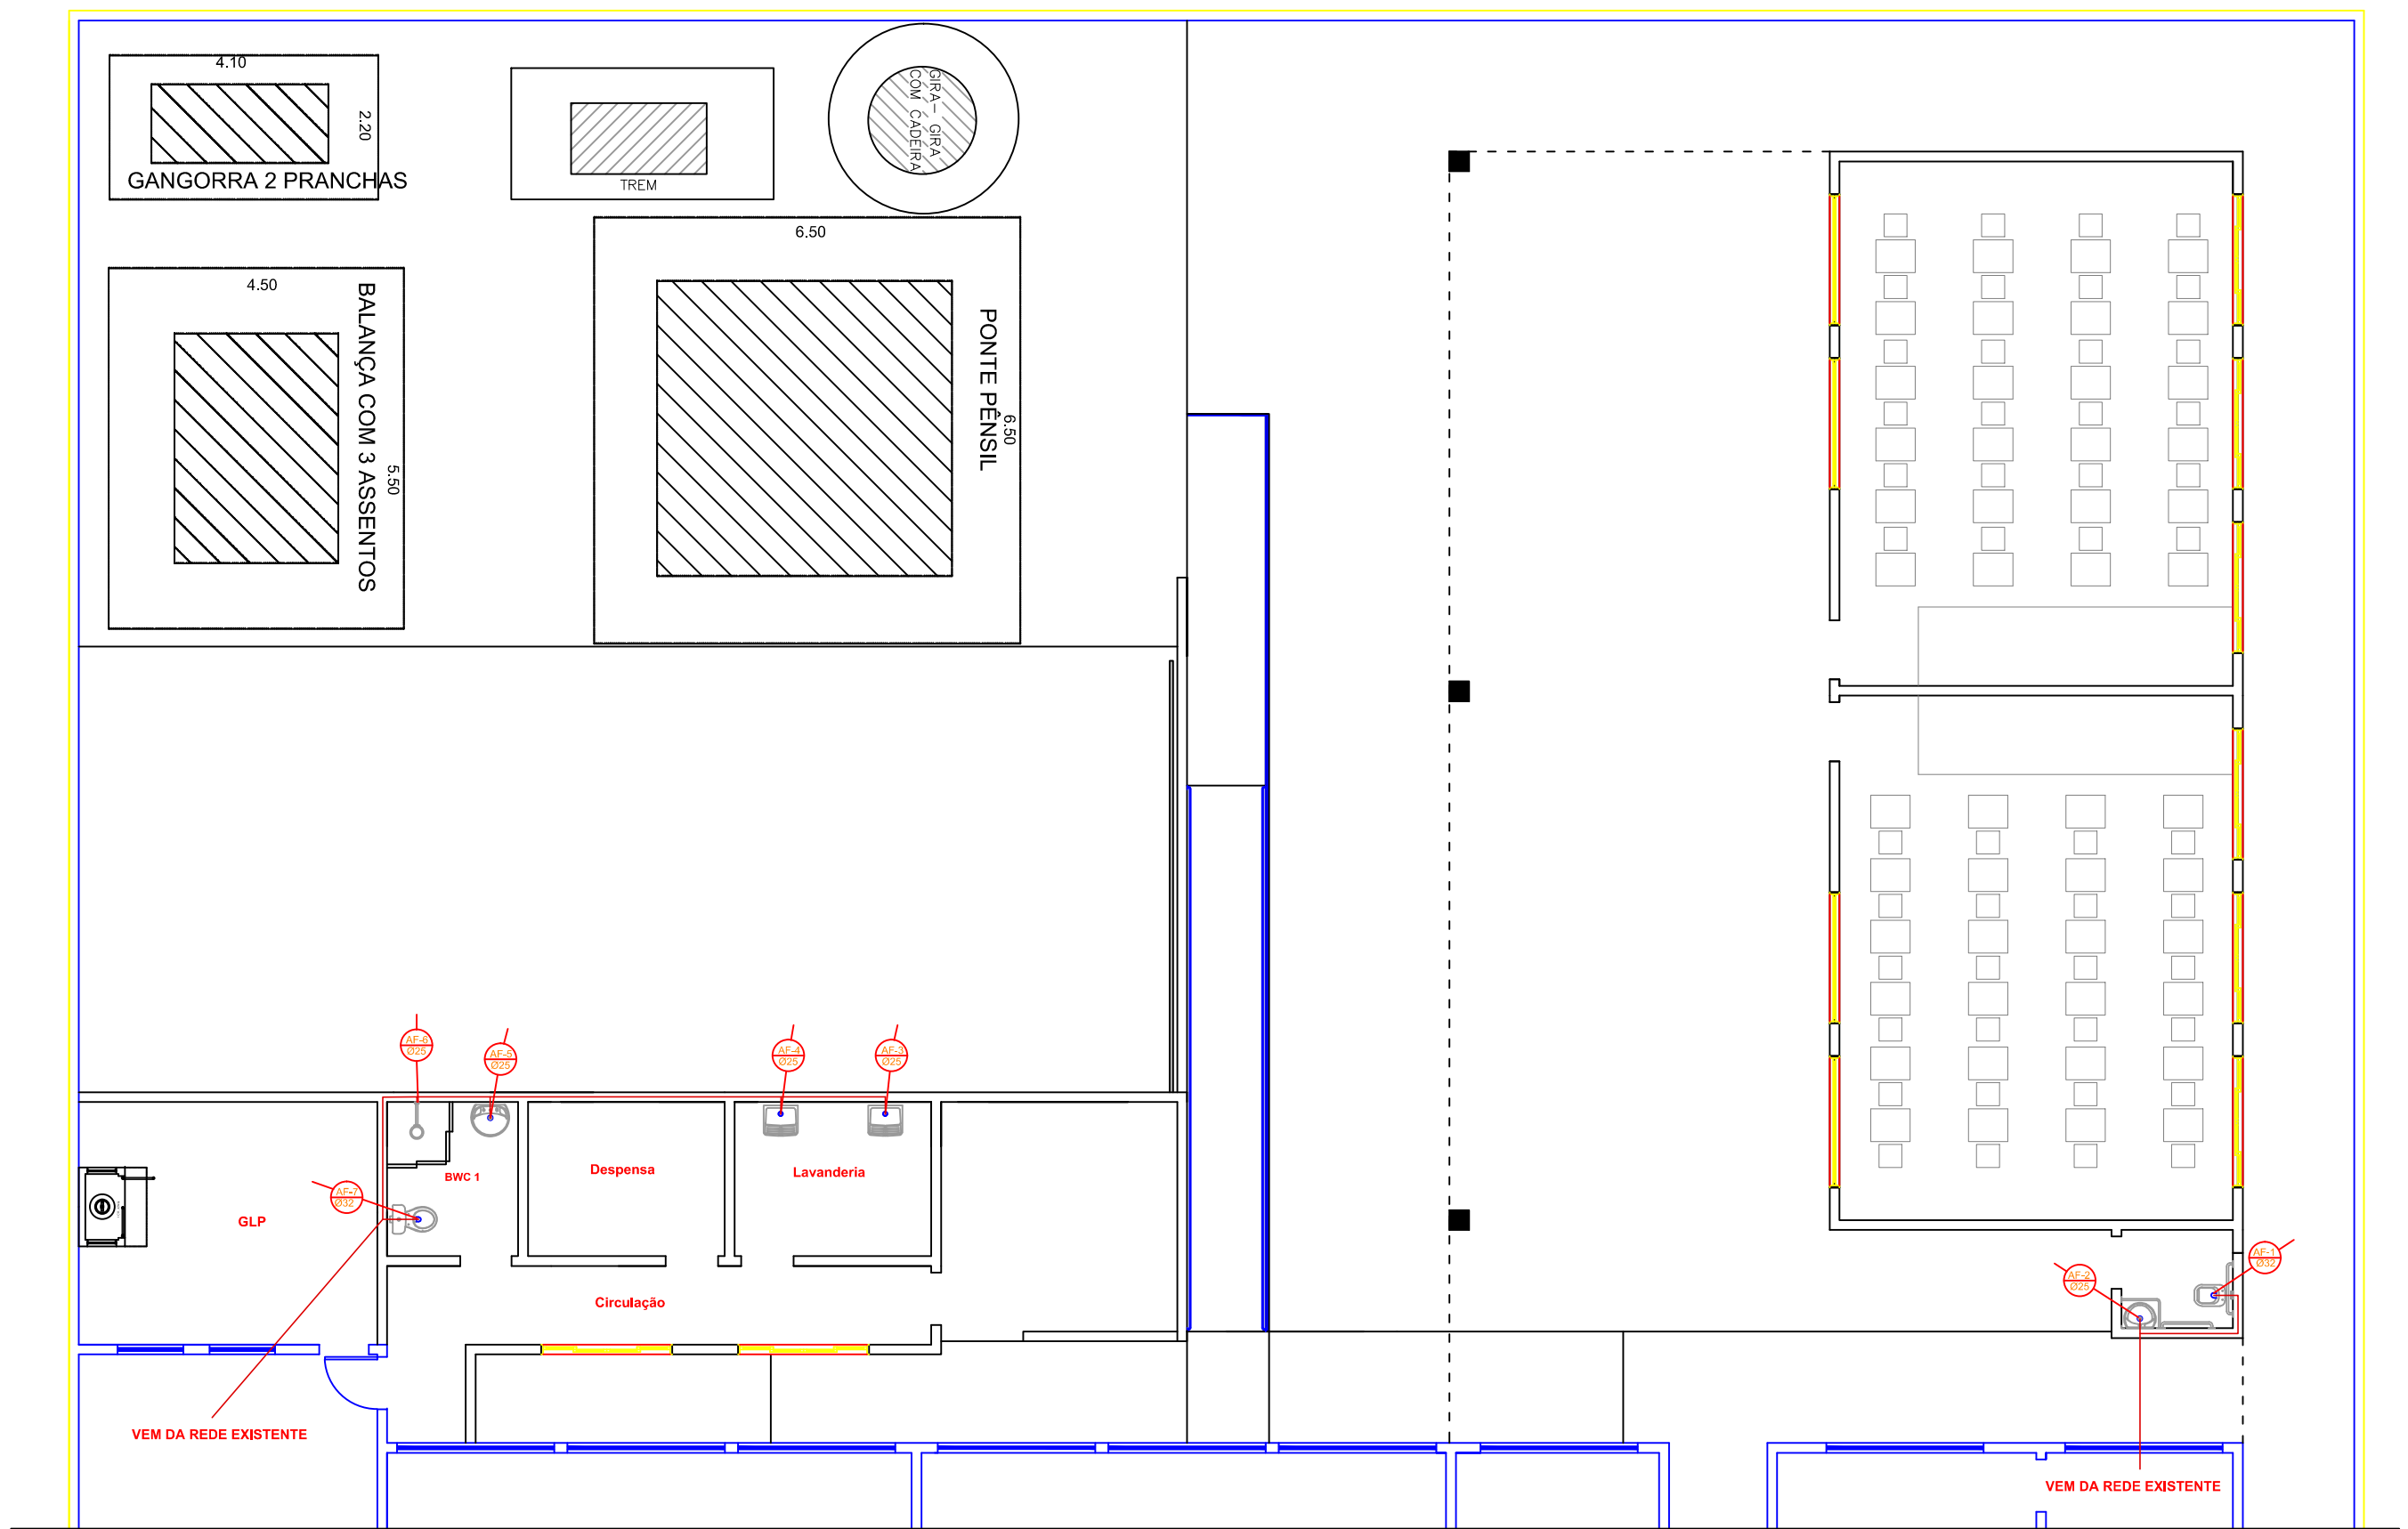


PLANTA BAIXA HIDRAULICO
Esc. 1:100

LEGENDA ESGOTO

CIE. — CAIXA DE INSPEÇÃO


LEGENDA

- AF - CAIXA DE INSPEÇÃO
- CS - ÁGUA FRIA
- CV - CANALIZAÇÃO DE VENTILAÇÃO
- LV - CAIXA SIFONADA
- RG - REGISTRO DE GAVETA
- RS - LAVATÓRIO
- TQ - LAVATÓRIO
- VD - VÁLVULA DE DESCARGA
- VS - RALO SIFONADO
- VS - TUBO DE QUEDA

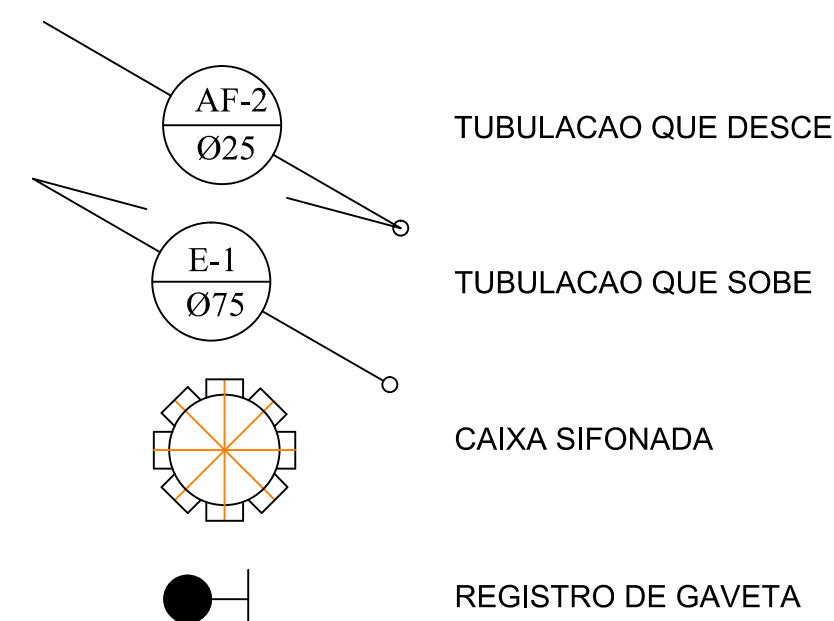


CONVENÇÕES GRÁFICAS


- TUBULAÇÃO DE ÁGUA PLUVIAL
- TUBULAÇÃO DE ÁGUA FRIA
- TUBULAÇÃO DE ESGOTO

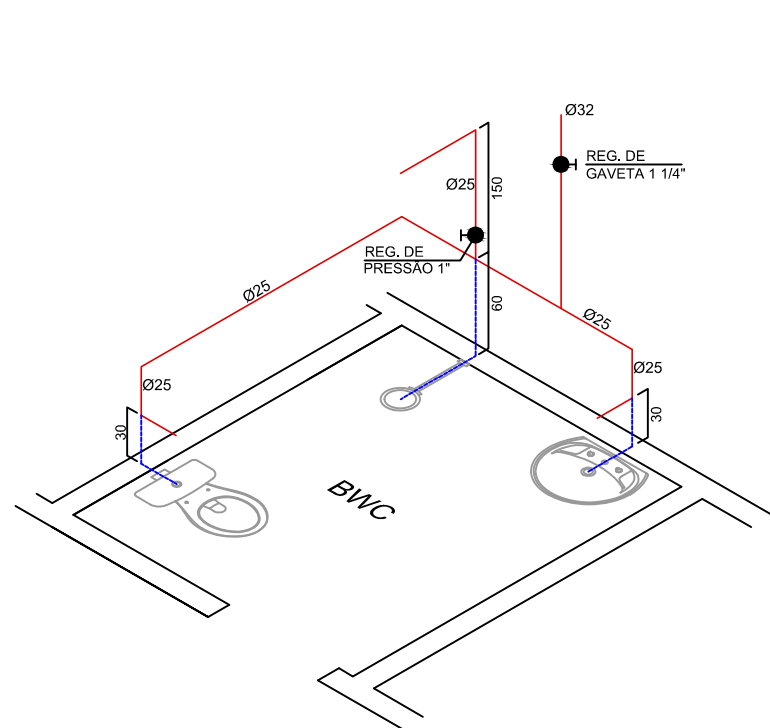


DET.ISOM-1
ESCALA: 1:20

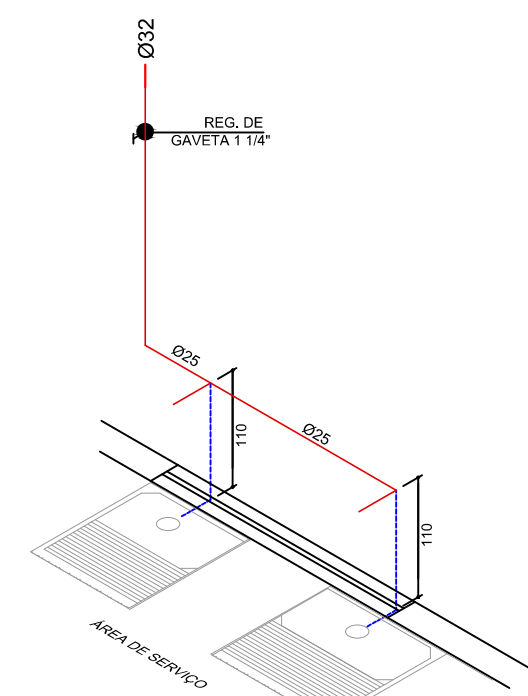

DET.ISOM-2
ESCALA: 1:20

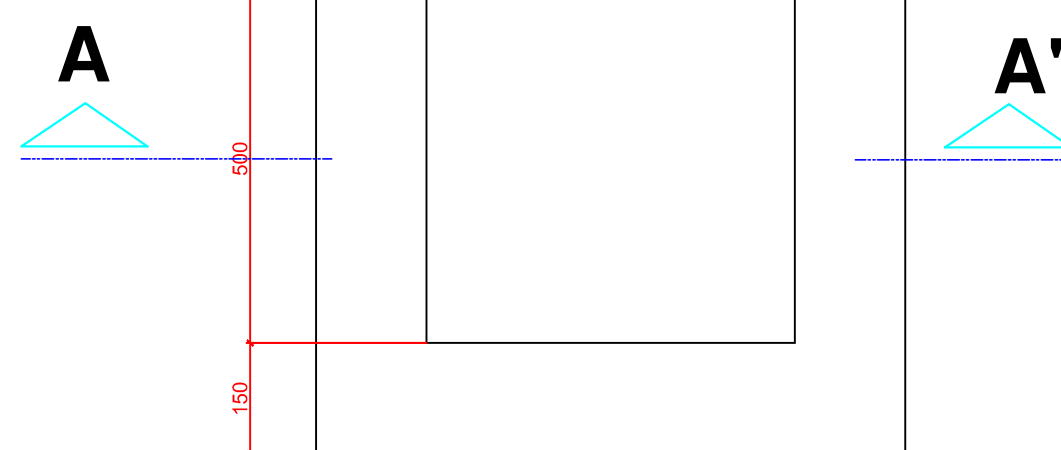

PLANTA BAIXA
DET. CAIXA INSPEÇÃO
ESCALA: 1:100

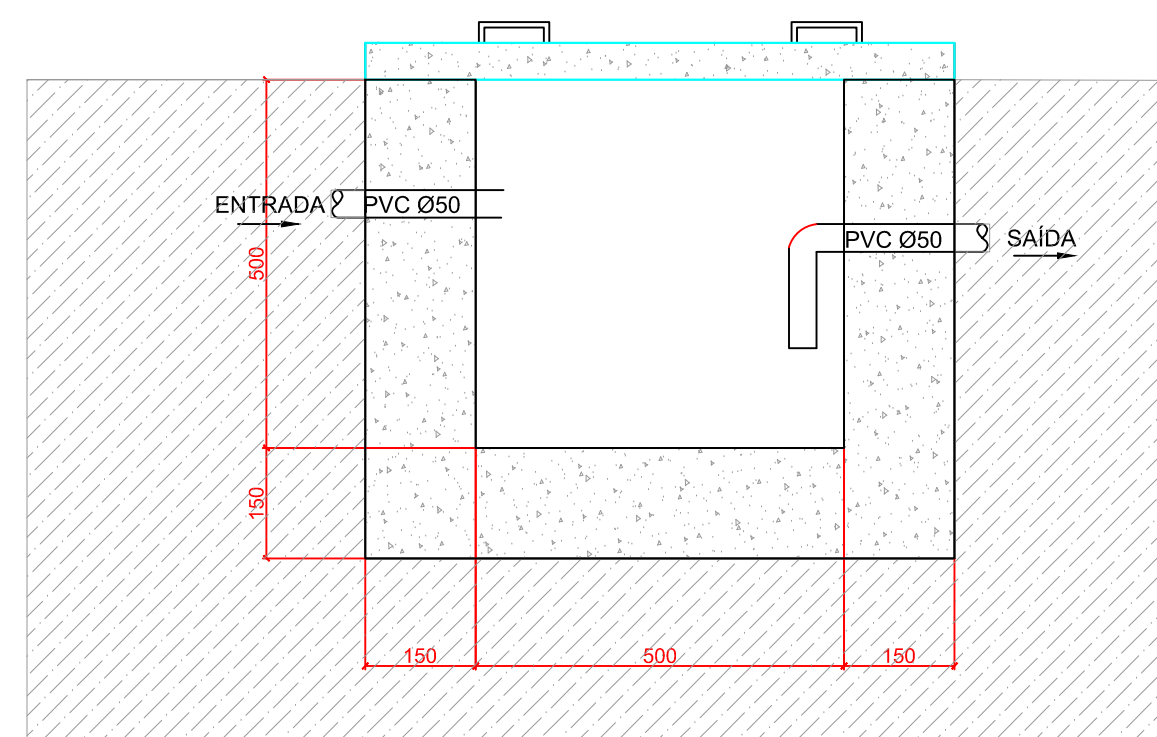

CORTE AA'
ESCALA: 1:100

- Manutenções/repares - 12M**
- Tubos PVC água fria:**
- Tubos de pvc 32mm - 25M
 - Tubos de pvc 25mm - 18M
 - Curva de pvc 25mm - 3UN
 - Tê de pvc 25mm - 4UN
- Tubos PVC esgoto:**
- Tubos de pvc DN50 - 18M
 - Tubos de pvc DN100 - 12M
 - Curva 90 DN50 - 4UN
 - Joelho 90 DN100 - 2UN
 - Lavatório 45x55cm - 1UN
 - Lavatório 29,5x39cm - 1UN
 - Vaso sanitário - 2UN
 - Saboneteira - 2UN
 - Porta Toalha - 3UN
 - Papeleira de parede - 2UN
 - Ralo sifonado - 3UN

ESTATÍSTICA	
ÁREA DO TERRENO:	1400,00 m ²
ÁREA EXISTENTE:	461,5 m ²
ÁREA A CONSTRUIR:	273,4 m ²
ÁREA TOTAL:	734,9 m ²

APROVAÇÃO PÚBLICA	

PROJETO HIDROSANITÁRIO	
OBRA: AMPLIAÇÃO E REFORMA CEMEI SÃO FRANCISCO DE ASSIS	
PROPRIETÁRIO: MUNICÍPIO DE CÉU AZUL	
RESP. TÉCNICO - PROJETO	PROPRIETÁRIO:
João Yasuji Sakai CREA - PR 21735/D	MUNICÍPIO DE CÉU AZUL CNPJ: 76.206.473/0001-01
DESENHO: WILLIAN GROTTO	ENDEREÇO OBRA: AV. MARECHAL CANDIDO RONDON ESQ. C/ RUA ARNALDO BUSATO, Quadra Nº 19, Lotes 9 e 10
DATA: OUT/2017	FRANCHA: 01
ESCALA: INDICADA	CONTEÚDO: PLANTA BAIXA SANITÁRIO - PLANTA BAIXA HIDRAULICO - DETALHES
A APROVAÇÃO DO PRESENTE PROJETO PELA PREFEITURA NÃO RECONHECE A PROPRIEDADE DO IMÓVEL	