


RUA COLOMBO

RUA PROFESSOR DANIEL MURARO

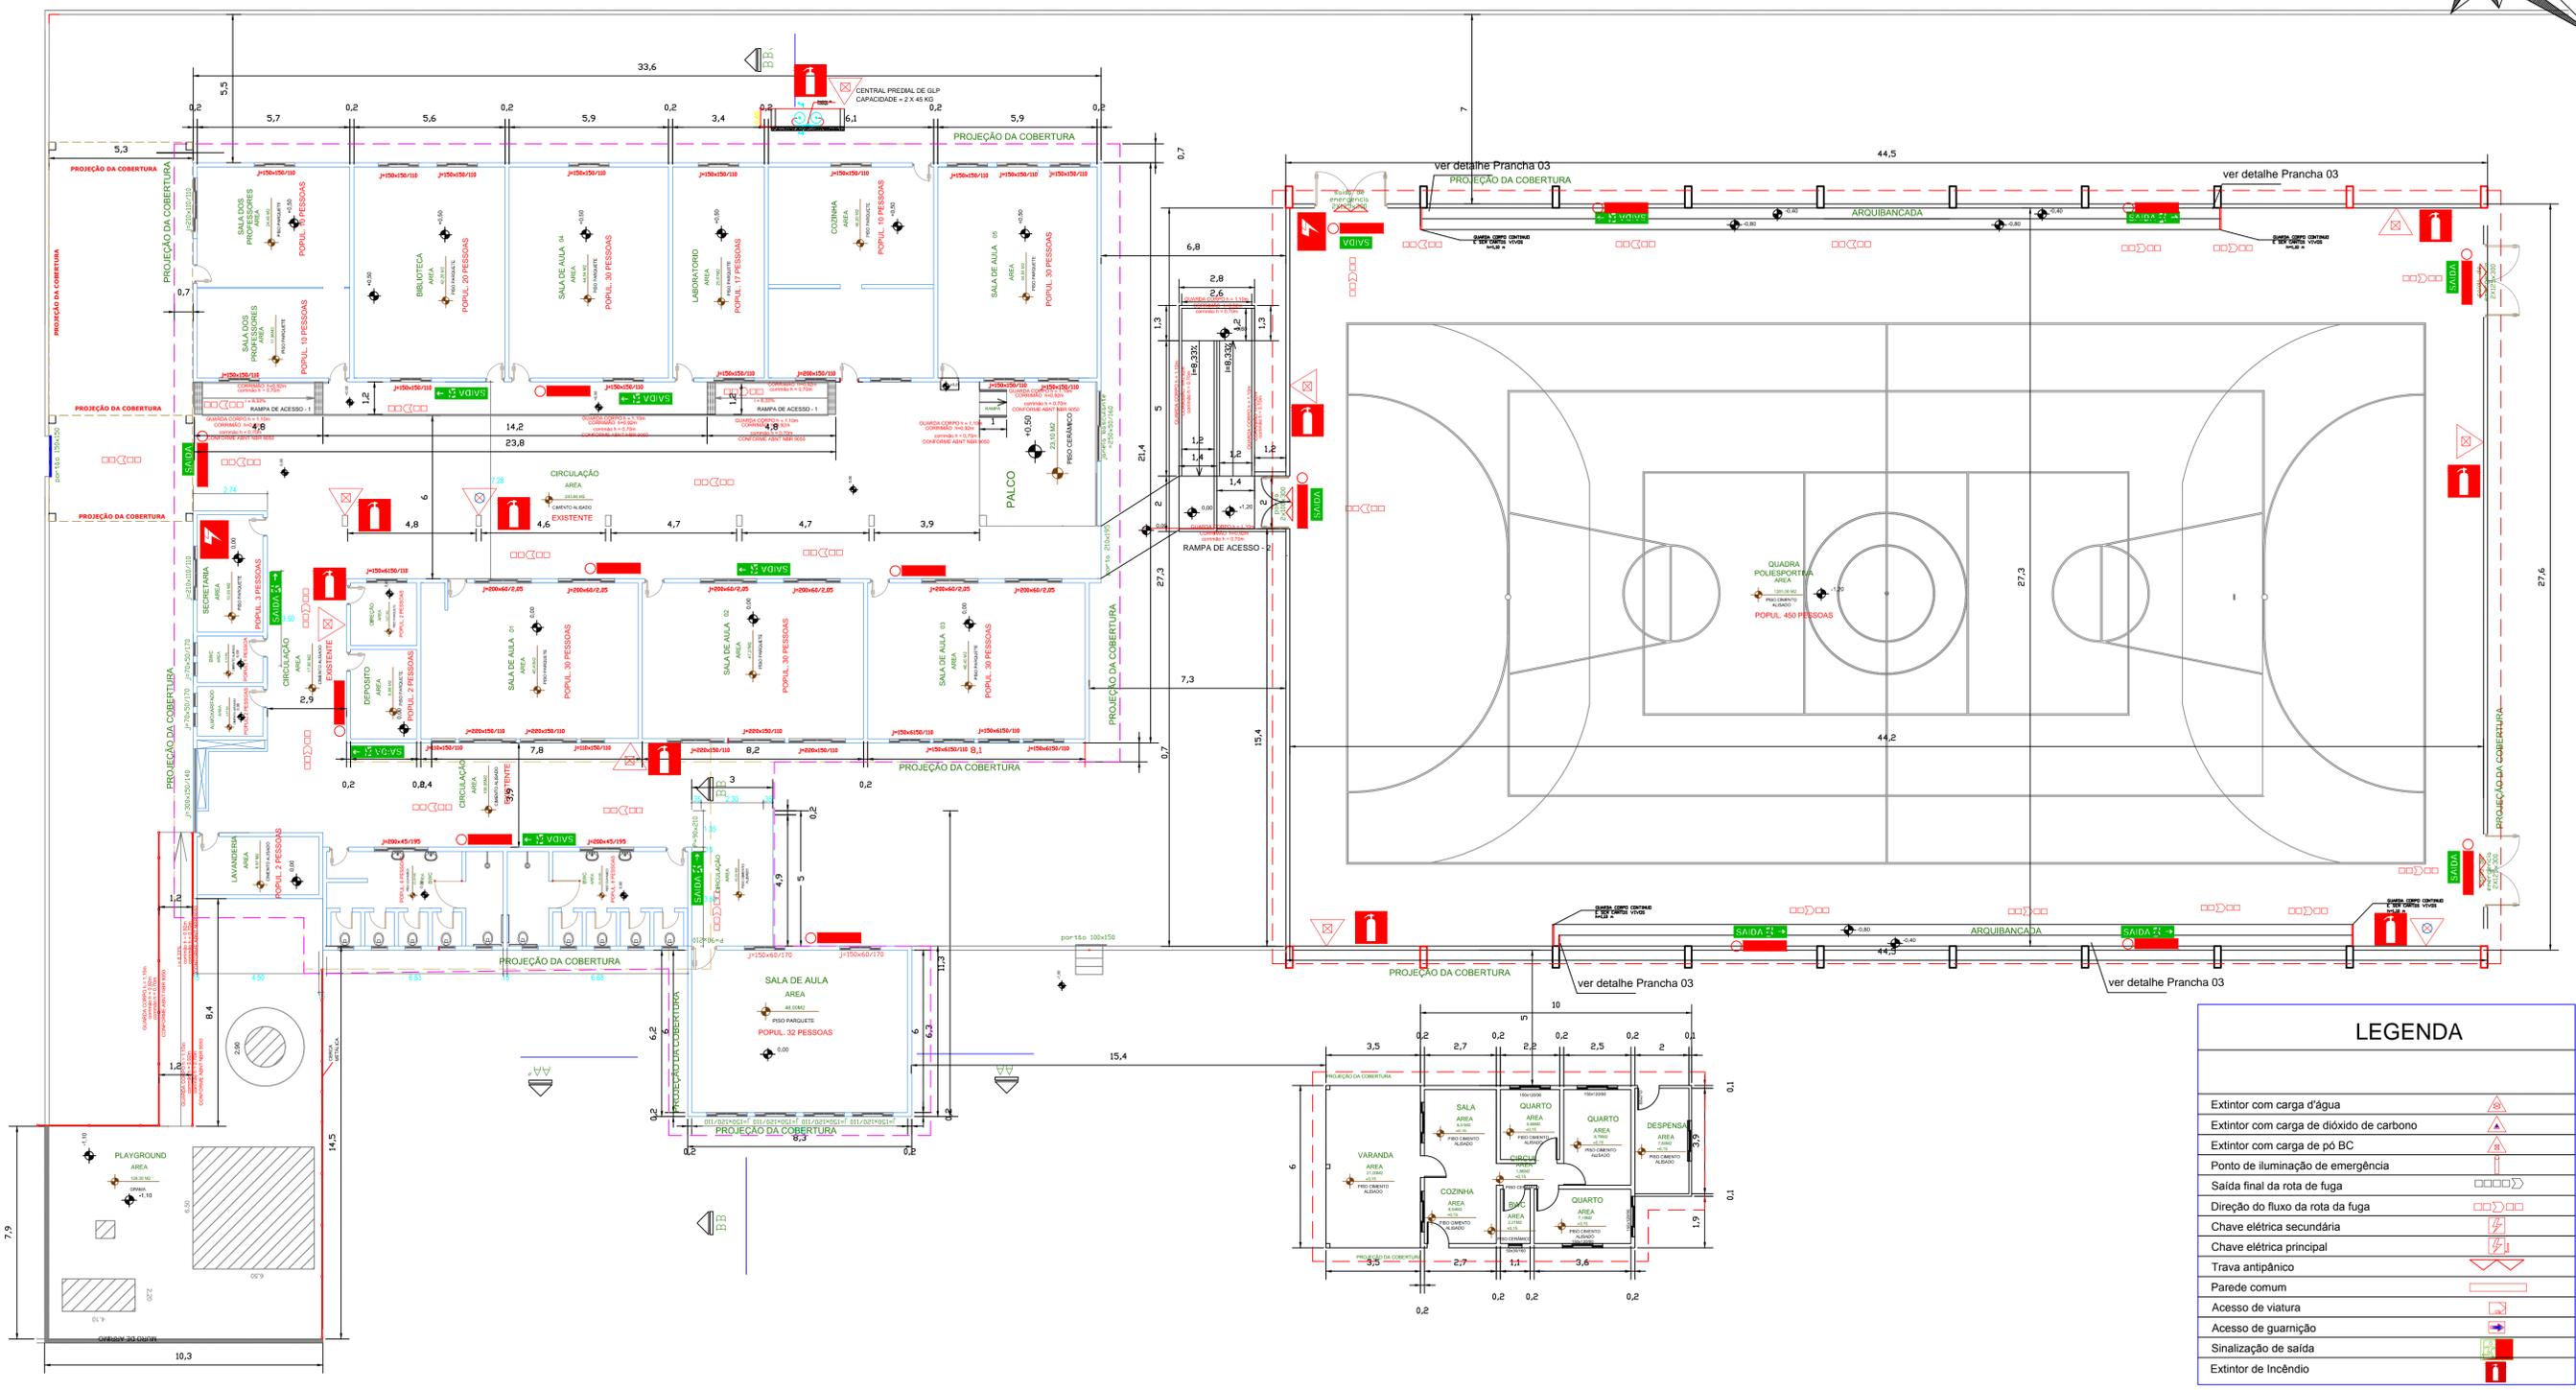


PLANTA BAIXA
ESCALA 1: 125

conforme NPT 20



conforme NPT 20

SINALIZAÇÃO DE SOLO PARA EQUIPAMENTO DE COMBATE A INCENDIO (HIDRANTES E EXTINTORES)
SIMBOLO: QUADRADO (1,00m X 1,00m)
FUNDO: VERMELHO (0,70m X 0,70m)
BORDA: AMARELA (LARGURA= 0,15m)

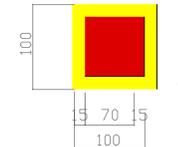

conforme NPT 21

 


conforme NPT 21

SINALIZAÇÃO DE EMERGÊNCIA
Extintor de incêndio
FORMA E COR
Símbolo: quadrado
Fundo: vermelha
Pictograma: fotoluminescente

- LEGENDA
- EXTINTOR PQS-PO QUIMICO SECD BC 20-B-C
 - EXTINTOR DE AGUA PRESSURIZADA AP 2-A.
 - EXTINTOR DIOXIDO DE CARBONO CO2 5-B-C.
 - SINALIZACAO ROTA DE FUGA
 - QUADRO DE ENERGIA - DISJUNTORES

ILUM./SAIDA EMERG. ILUMINAÇÃO SAIDA/EMERGÊNCIA H= 2,20 M. DO PISO
I. E. C/ 02 LAMPADAS FLUORESCENTES DE DE 8 WATTS
4 BATERIA, COM AUTONOMIA DE 2,5 HORAS.



EXTINTOR DE INCENDIO

LEGENDA	
Extintor com carga d'água	
Extintor com carga de dióxido de carbono	
Extintor com carga de pó BC	
Ponto de iluminação de emergência	
Saída final da rota de fuga	
Direção do fluxo da rota da fuga	
Chave elétrica secundária	
Chave elétrica principal	
Trava antipânico	
Parede comum	
Acesso de viatura	
Acesso de guarnição	
Sinalização de saída	
Extintor de incêndio	

OBRA:	ESCOLA MUNICIPAL SÃO CRISTÓVÃO		
END:	RUA PROFESSOR DANIEL MURARO, 1736 QUADRA Nº09 , LOTE Nº 01-A		
AREA:	2207,45 M2.	OCUPAÇÃO	ESCOLAS EM GERAL CENTROS ESPORTIVOS
PRANCHA	02	CONTEUDO DA PRANCHA	P/USO DO CBMPR
	05	PLANTA DO TERREO. - DET. DO EXTINTOR E SIMBOLOGIA	
PROPRIETARIO:	MUNICIPIO DE CEU AZUL CPF: 70.306.473/0001-00		
ESCALA:	INDICADAS	RESP. TECNICO:	DATA:
		GUSTAVO FRANCESCINI DREA PR 126178/D	03 /05 /2017