

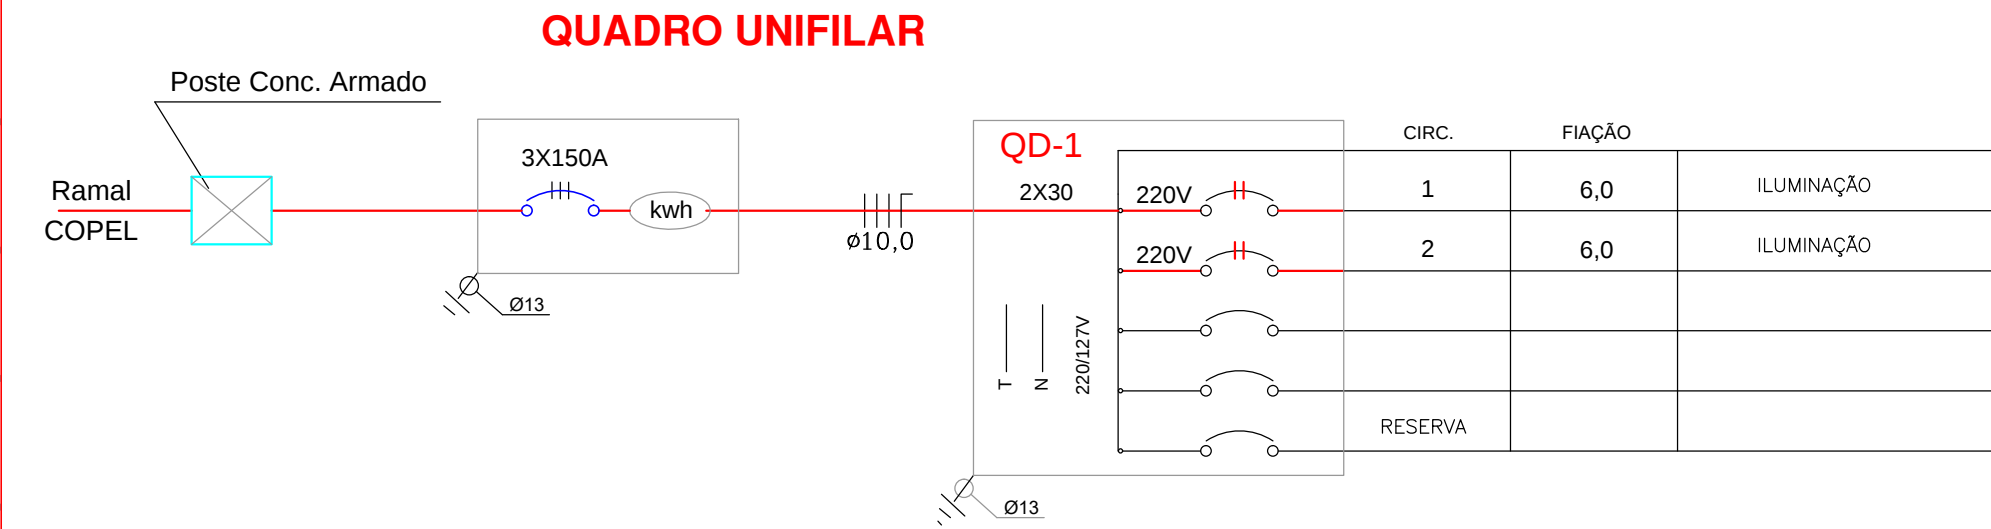


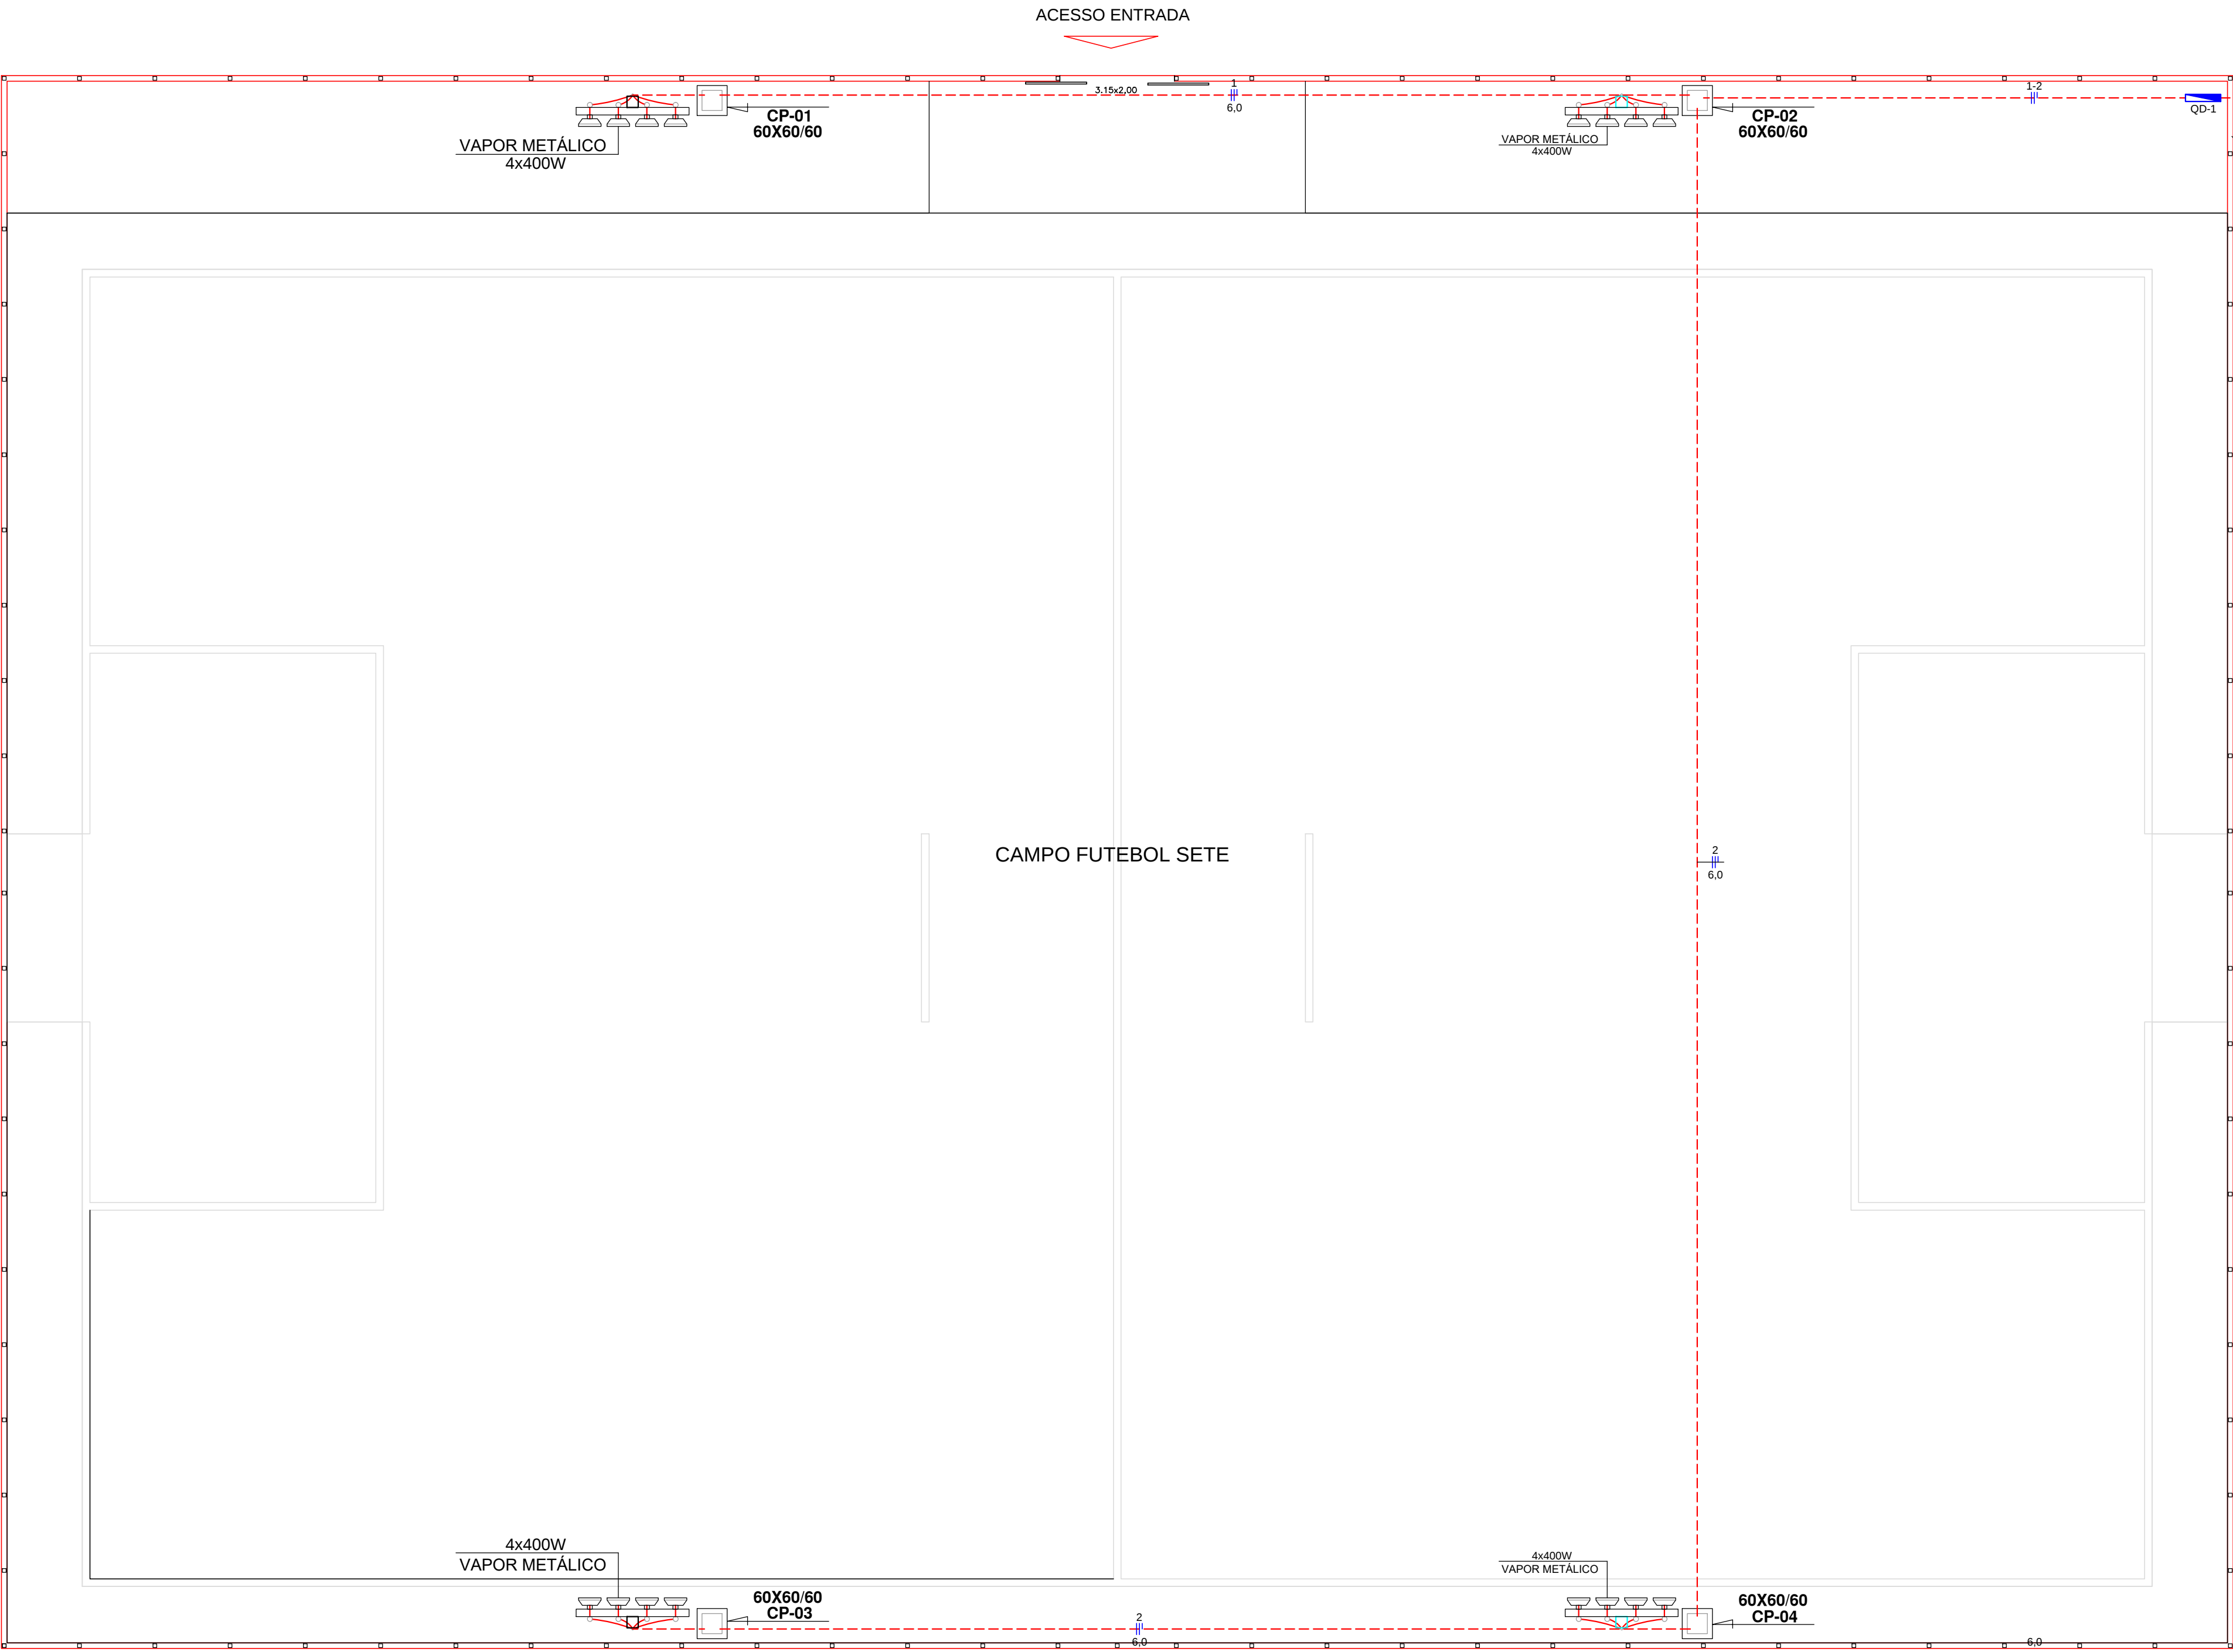


QD-1	QUADRO DE CARGAS														
CIRCUITO	FLUORESC		VAPOR METÁLICO		TOMADAS				CARGA (W)	CORRENTE (A)	PROTEÇÃO (A)	PROTEÇÃO GERAL	FASES		
	20	40	100	400	100	250	500	5200					R	S	T
1				8					3200	14,54	15A	2X30	3200		
2				8					3200	14,54	15A			3200	
TOTAL	2			16					6400	29,09	2x30A		3200	3200	

DET. CAIXA DE PASSAGEM / 60x60/60


ESCALA: 1:20

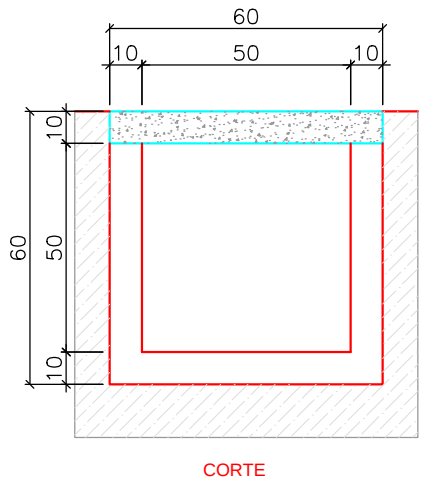

CORTE

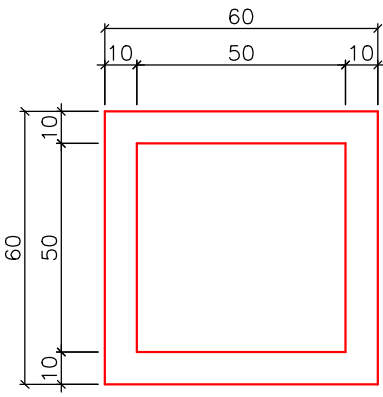

PLANTA

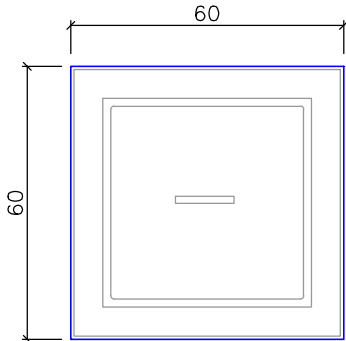

TAMPA

SIMBOLOGIA

	LÂMPADA VAPOR MERCÚRIO 400W		TOMADA PARA TELEFONE
	PONTO DE LUZ FLUORESCENTE NO TETO		CAIXA DE DISTRIBUIÇÃO DE DISJUNTORES A 1,30M PISO
	TOMADAS PARA MICRO-02 PÓLOS+TERRA 15A 115V-h=0,30m		CAIXA EM ALVENARIA (30X30X30CM) PARA ATERRAMENTO COM HASTE COPPERWELD Ø5/8"x3,0M
	TOMADA DE ENERGIA EM CX. 2"x4" 1,30M DO PISO		TUBULACAO DE PVC RIGIDO ROSQUEAVEL EMBUTIDA NO TETO OU PAREDE
	TOMADA DE ENERGIA EM CX. 2"x4" 0,30M DO PISO		TUBULACAO DE PVC RIGIDO ROSQUEAVEL EMBUTIDA NO PISO OU SOLO
	TOMADA DE FORÇA COM CONDULETE TIPO "E" 15A 115V		FIACAO FASE, NEUTRO, RETORNO E TERRA
	TOMADA PARA AR CONDICIONADO A 2,10M DO PISO		S.SP,S2,SP2 INTERRUPTOR SIMPLS, PARALELO, SIMPLS 2 TECLAS E PARALELO 2 TECLAS

PLANTA BAIXA - ELÉTRICO CAMPO DE FUTEBOL SETE

ESCALA: 1:100

QUANTITATIVOS MATERIAIS	
FIO 6,0mm	442,38m
CAIXA DE PASSAGEM 60x60x60	04 und
POSTE EM CONCRETO 11m	04 und
LAMPADAS VAPOR METÁLICO 400W	16 und
QUADRO DISTRIBUIÇÃO 6 DIJUNTORES	01 und

Demap
Topografia
MILTON KULCHESKI
FONE: 045 3267-1444
9 9982 5036
demaptopografia@hotmail.com
RUA MEN DE SÁ, 320
VERA CRUZ DO OESTE - PR

PROJETO ELÉTRICO		Endereço:	Conteúdo:	Área da obra:
Obra:	CAMPO DE FUTEBOL SETE COM GRAMA SINTÉTICA	RUA DAS PEROBAS – BOA VISTA MUNICÍPIO DE CÉU AZUL–PR	PLANTA BAIXA –ELÉTRICO CAMPO SE FUTEBOL SETE, SIMBOLOGIA QUADRO UNIFILAR, QUADRO DE CARGAS, DETALHE CAIXA DE PASSAGEM E QUANTITATIVOS MATERIAIS	2.478,56m2
Projeto:		Resp. Técnico:	Proprietário:	Folha: 02/16
				Data: JANEIRO/2018
			MUNICÍPIO DE CÉU AZUL	Escala: INDICADA