

QUADRO UNIFILAR

QD-1	CIRC.	FIACAO	
127V	15A	1	2,5
127V	30A	2	2,5
220V		3	6,0
220V		4	6,0


45A

QUADRO DE CARGAS

CIRCUITO	FLUORESC.				HALÓGENA				TOMADAS				CARGA (W)	CORRENTE (A)	PROTEÇÃO (A)	PROTEÇÃO GERAL	FASES			
	20	32	60	100	100	250	500	4500	100	250	500	4500					R	S	T	
01			48	3										1716	13,51	15A	2x60A		1716	
02													2500	21,25	30A				2500	
03												1	4500	21,25	2x20A					4500
04												1	4500	21,25	2x20A					4500
TOTAL	04		48	3	25							2	13216	60,07	2x60A			4500	4216	4500

SIMBOLOGIA - ELETRICO

	PONTO DE LUZ INCANDESCENTE NO TETO		CAIXA DE DISTRIBUICAO DE DISJUNTORES A 1,30M PISO
	PONTO DE LUZ FLUORESCENTE NO TETO		TUBULACAO DE PVC RIGIDO ROSQUEAVEL EMBUTIDA NO TETO OU PAREDE
	TOMADA DE ENERGIA EM CX. 2"x4" 0,30M DO PISO		TUBULACAO DE PVC RIGIDO ROSQUEAVEL EMBUTIDA NO PISO
	TOMADA DE ENERGIA EM CX. 2"x4" 1,30M DO PISO		INTERRUPTOR SIMPLES COM 1 TECLA
	TOMADA DE ENERGIA A 2,20 M DO PISO (CHUVEIRO)		INTERRUPTOR SIMPLES COM MAIS 1 TECLA

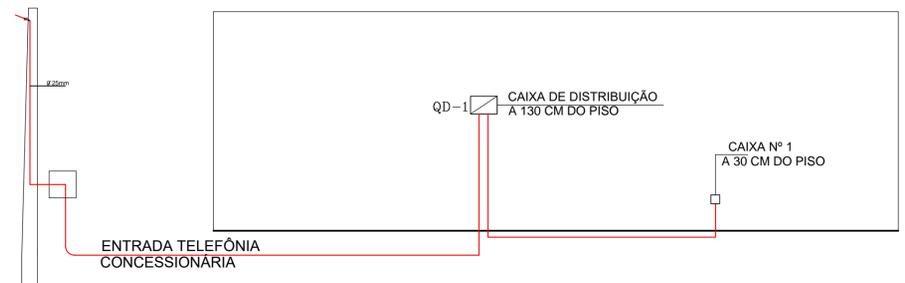

CORTE ESQUEMÁTICO TELEFÔNICO

SEM ESCALA

ESPECIFICAÇÕES - TELEFÔNICO

- A TUBULAÇÃO DEVERÁ SER DE PVC RÍGIDO, ROSCÁVEL, ANTI-CHAMA
- TODAS AS LIGAÇÕES PARA AS CAIXAS DEVERÃO SER FEITAS ATRAVÉS DE BUCHAS E ARRUELAS DE ALUMÍNIO.
- CAIXAS DE SAÍDA OU PASSAGEM, NÃO PODERÃO TER SAÍDA OU LATERAL
- EM TUBULAÇÃO SEM FIAÇÃO, DEIXAR ARAME DE AÇO GALVANIZADO 14 BWG, PARA GUIA
- RESISTÊNCIA DE ATERRAMENTO: NÃO PODERÁ EXCEDER À 30 OHMS EM QUALQUER ÉPOCA DO ANO
- DIMENSÕES DAS CAIXAS: Nº 1: 10X10X 5 CM

SIMBOLOGIA - TELEFÔNICO

	TOMADA TELEFÔNICA EM PAREDE À 130 DO CENTRO DO PISO
	TOMADA TELEFÔNICA EM PAREDE A 30 CM DO PISO
	TUBULAÇÃO EMBUTIDA NO PISO
	TUBULAÇÃO EMBUTIDA NO PISO
	CAIXA DE DISTRIBUIÇÃO N.º 2 20X20X12 CM

PLANTA BAIXA - ELÉTRICO E TELEFÔNICO

ESCALA: 1:50

Demap
Topografia
MILTON KULCHESKI
FONE: 045 3267-1444
9 9982 5036
demaptopografia@hotmail.com
RUA MEN DE SA, 320
VERA CRUZ DO OESTE - PR

PROJETO ELETRICO E TELEFÔNICO

Obra: ACADEMIA E SALA DE GINASTICA EM ALVENARIA

Projeto: _____

Endereço: RUA DAS PEROBAS - BOA VISTA
MUNICÍPIO DE CÉU AZUL-PR

Resp. Técnico: _____

Conteúdo: PLANTA BAIXA - ELÉTRICO, SIMBOLOGIA ELETRICO, POSTE EM CONCRETO PADRÃO COPEL, QUADRO DE CARGAS, QUADRO UNIFILAR, QUANTITATIVO ELETRICO, SIMBOLOGIA TELEFÔNICO, PLANTA BAIXA - TELEFÔNICO, ESPECIFICAÇÕES TELEFÔNICO, CORTE ESQUEMÁTICO TELEFÔNICO

Proprietário: _____

ÁREA DA EDIFICAÇÃO: 470,80m2

Folha: 09/16

Data: JANEIRO/2018

Escala: INDICADA