


### CONVENÇÕES GRÁFICAS

	TUBULAÇÃO DE ÁGUA FRIA
	TUBULAÇÃO DE ESGOTO
	CS - CAIXA SIFONADA
	RG - REGISTRO DE GAVETA
	RP - REGISTRO DE PRESSÃO
	LAVATÓRIO
	VASO SANITÁRIO
	MÁQUINA DE LAVAR
	TANQUE
	PIA DE COZINHA
	TUBULACAO QUE DESCE
	TUBULACAO QUE SOBE

## PLANTA BAIXA - ESGOTO SANITÁRIO

ESCALA: 1:50

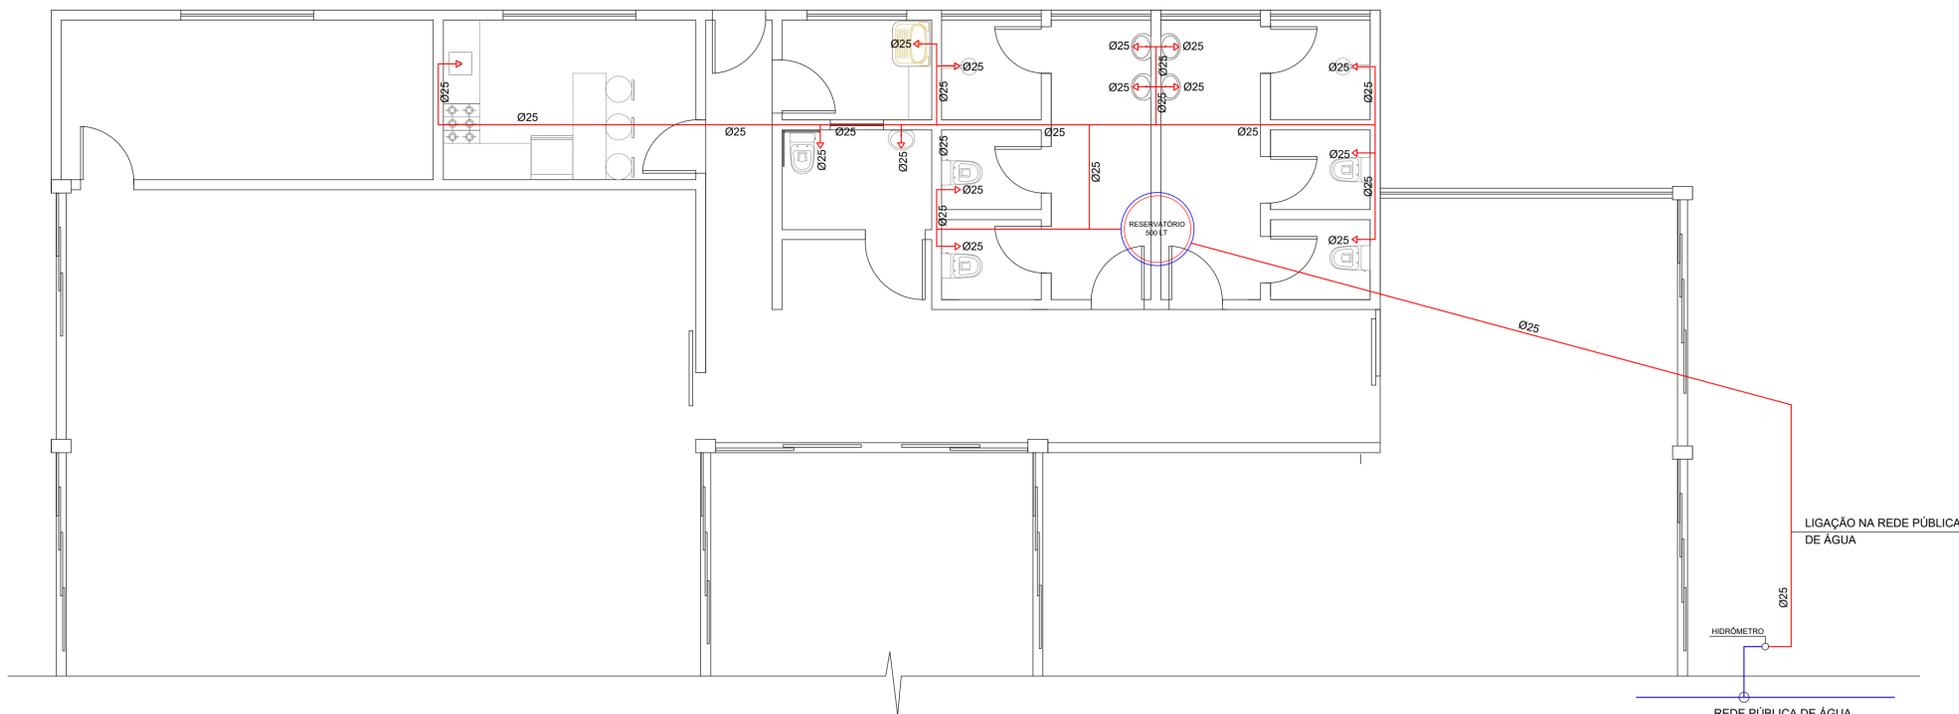


## PLANTA BAIXA - HIDRÁULICO

ESCALA: 1:50


## CAIXA DE PASAGEM

ESCALA: 1:25

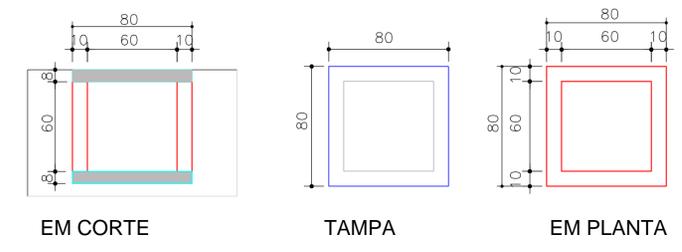

## CAIXA DE GORDURA

ESCALA: 1:25

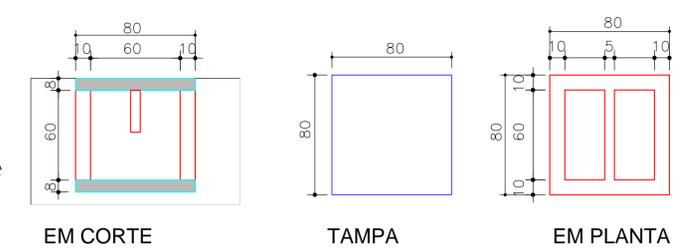

**Demap**  
Topografia  
MILTON KULCHESKI  
FONE: 045 3267-1444  
9 9982 5036  
demaptopografia@hotmail.com  
RUA MEN DE SA, 320  
VERA CRUZ DO OESTE - PR

<b>PROJETO HIDROSANITÁRIO</b>	
Obra:	ACADEMIA E SALA DE GINASTICA EM ALVENARIA
Projeto:	

Endereço:	RUA DAS PEROBAS - BOA VISTA MUNICÍPIO DE CÉU AZUL-PR
Resp. Técnico:	

Conteúdo:	PLANTA BAIXA - HIDRÁULICO, PLANTA BAIXA - ESGOTO SANITÁRIO DETALHES, CAIXA DE PASSAGEM, CAIXA DE GORDURA E CONVENÇÕES GRÁFICAS
Proprietário:	

ÁREA DA EDIFICAÇÃO	470,80m <sup>2</sup>
Folha:	10/16
Data:	JANNEIRO/2018
Escala:	INDICADA

MUNICÍPIO DE CÉU AZUL