

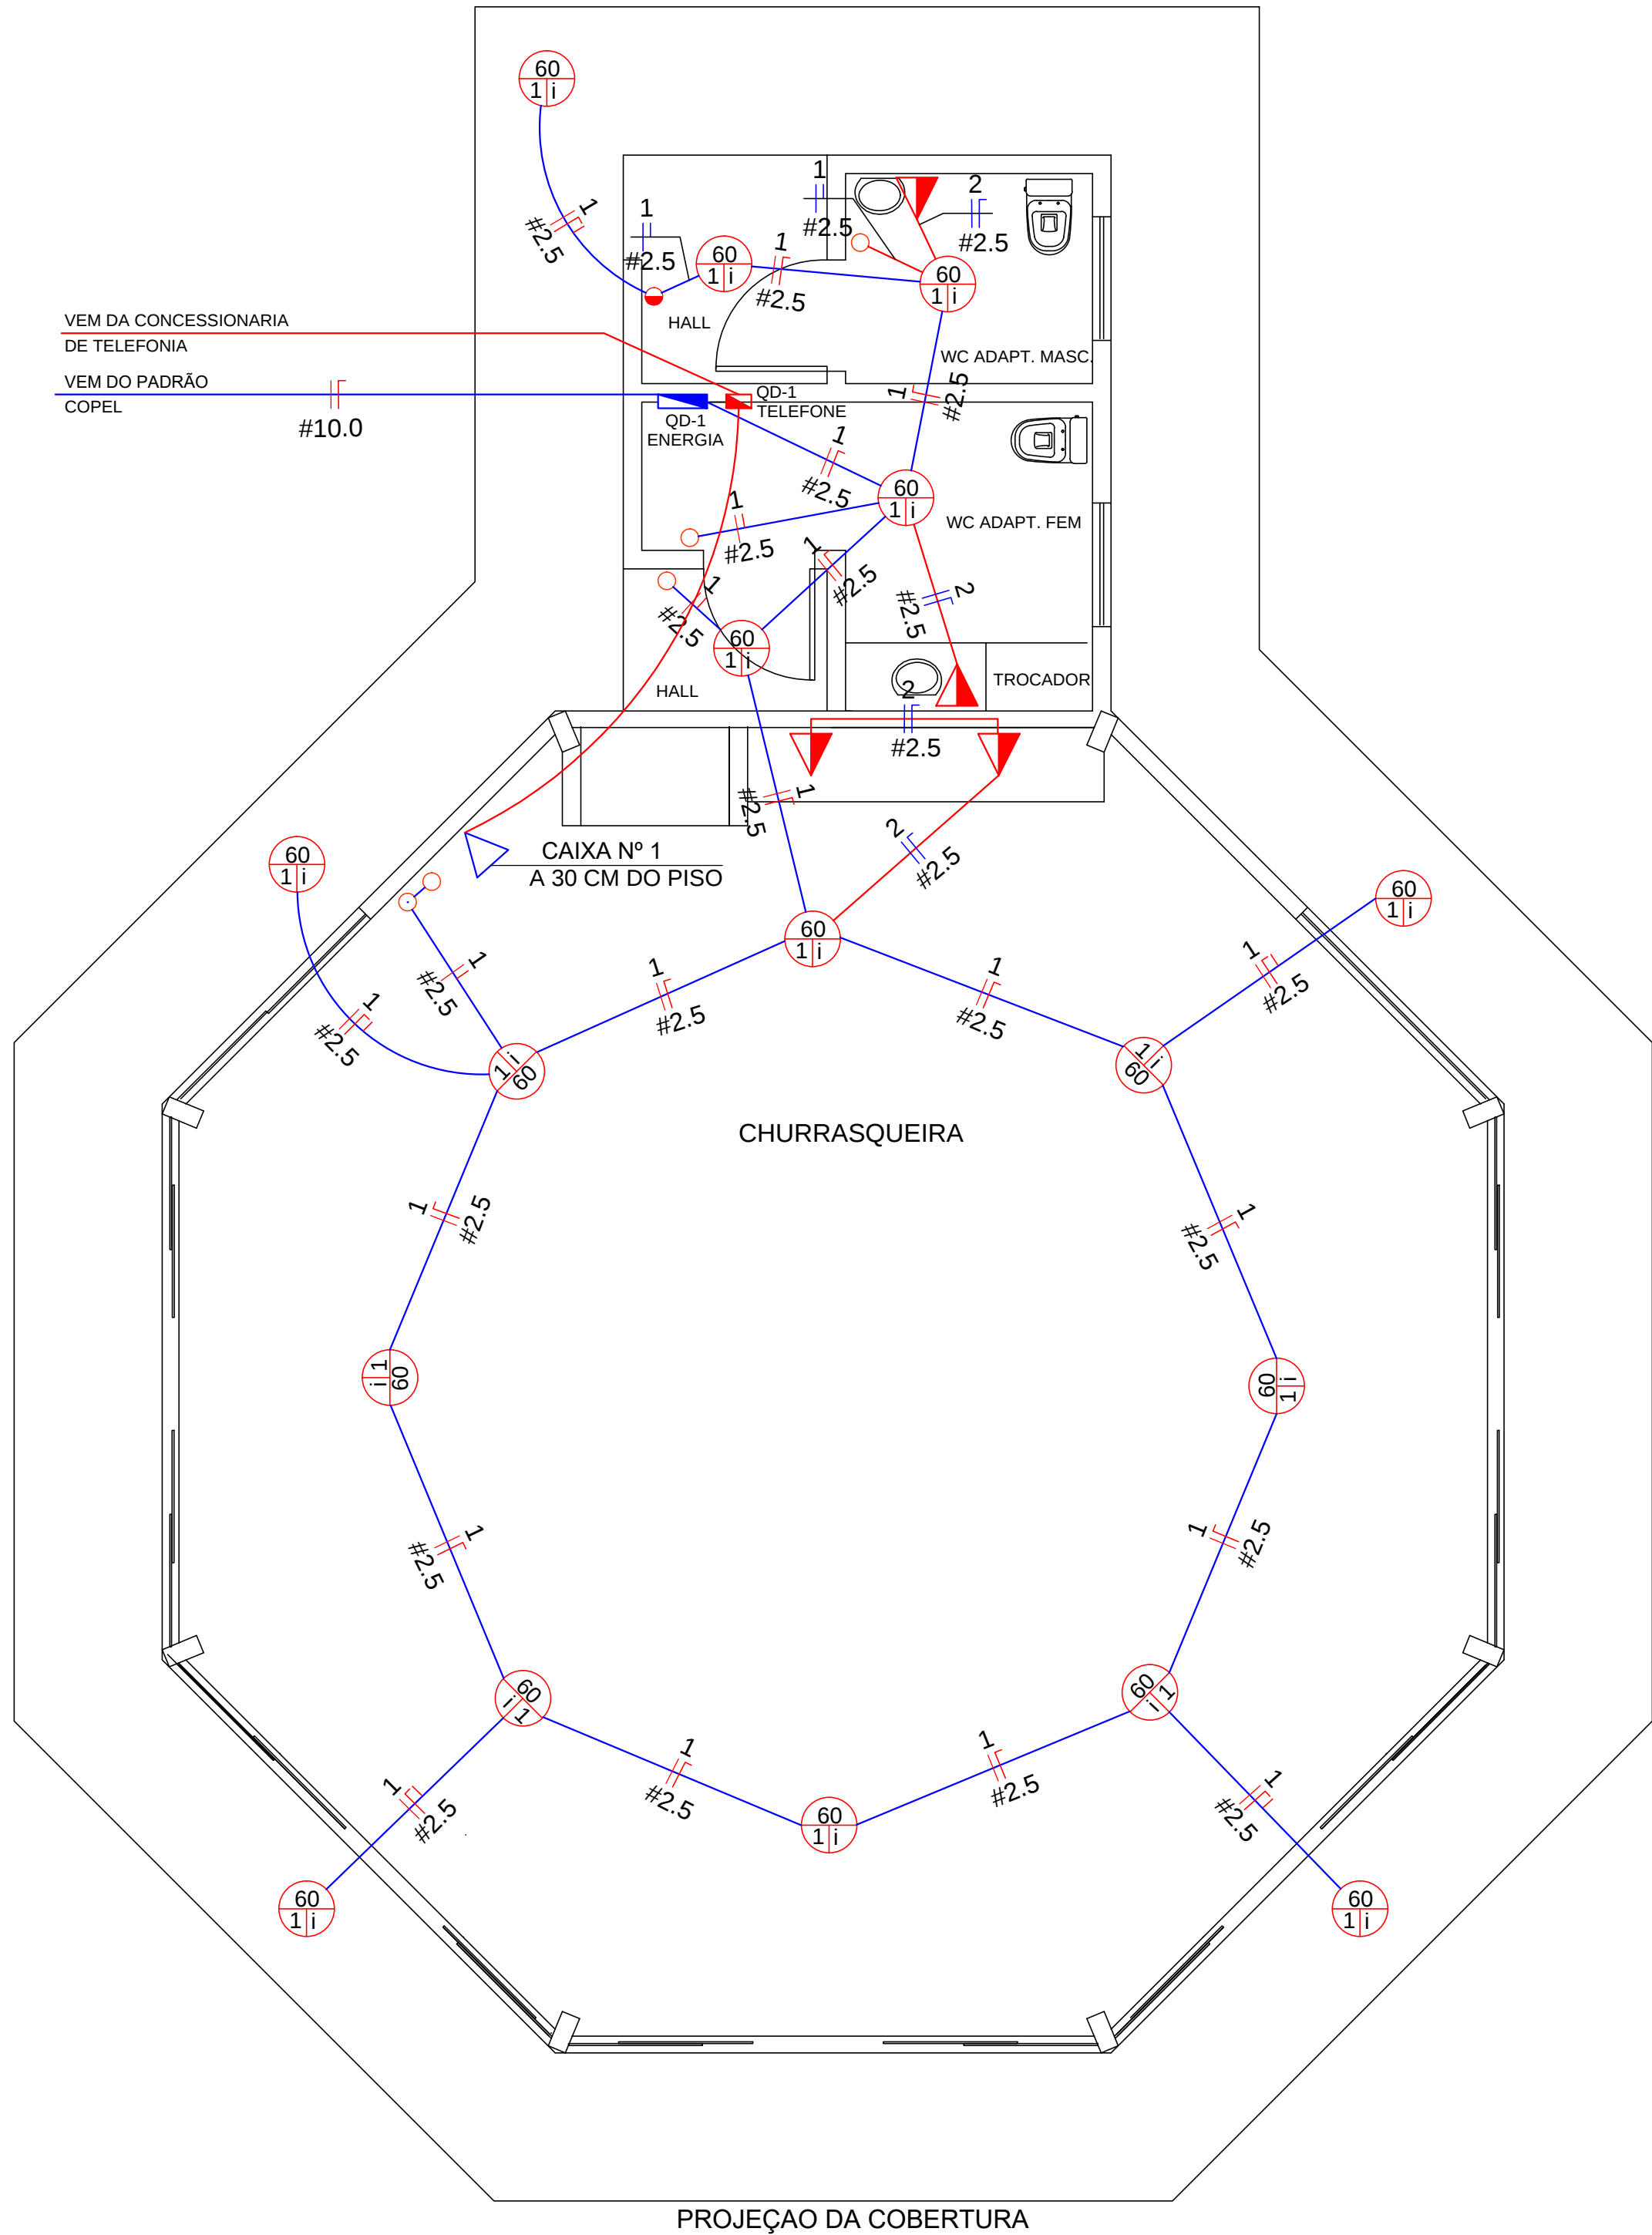


SIMBOLOGIA - ELETRICO			
	PONTO DE LUZ INCANDESCENTE NO TETO		CAIXA DE DISTRIBUICAO DE DISJUNTORES A 1,30M PISO
	PONTO DE LUZ FLUORESCENTE NO TETO		TUBULACAO DE PVC RIGIDO ROSQUEAVEL EMBUTIDA NO TETO OU PAREDE
	TOMADA DE ENERGIA EM CX. 2"x4" 0,30M DO PISO		TUBULACAO DE PVC RIGIDO ROSQUEAVEL EMBUTIDA NO PISO
	TOMADA DE ENERGIA EM CX. 2"x4" 1,30M DO PISO		INTERRUPTOR SIMPLES COM 1 TECLA
	TOMADA DE ENERGIA A 2,20 M DO PISO (CHUVEIRO)		INTERRUPTOR SIMPLES COM MAIS 1 TECLA

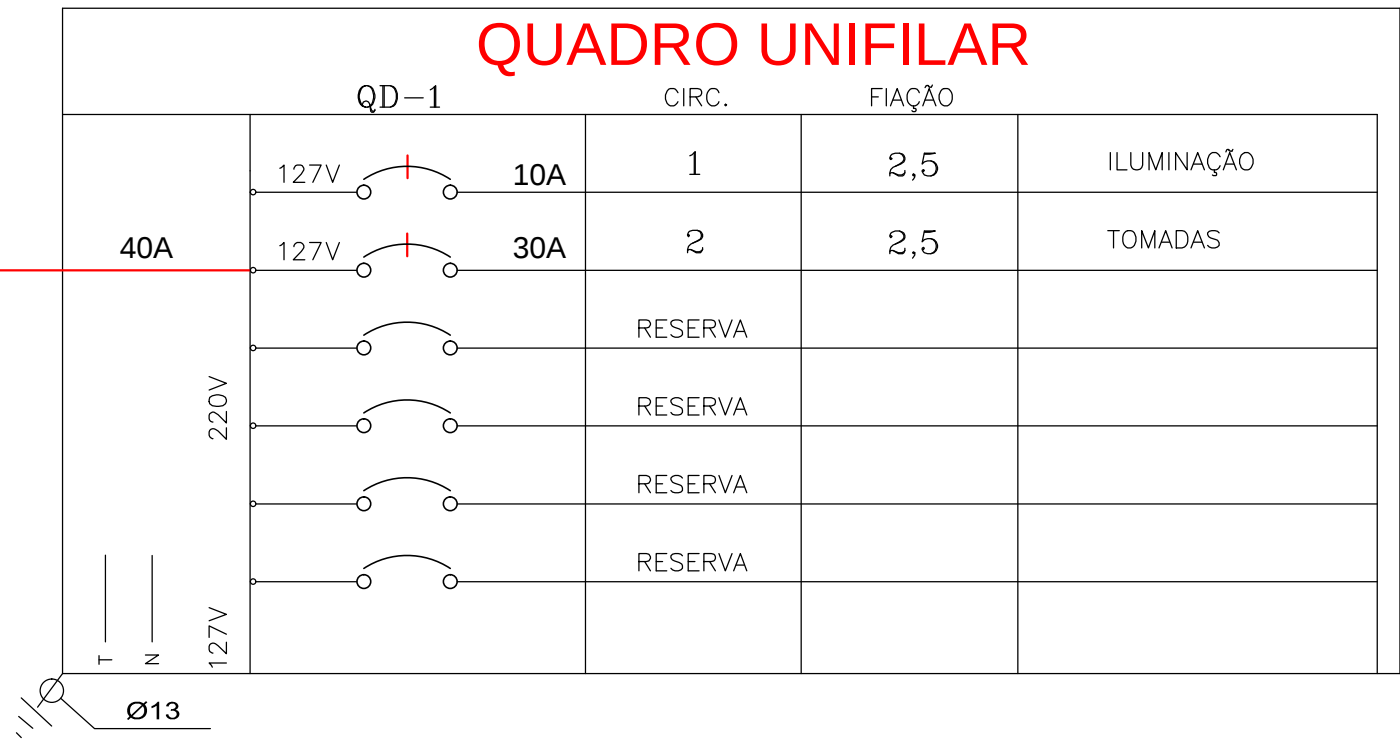


PLANTA BAIXA - ELÉTRICO E TELEFÔNICO

ESCALA: 1:50

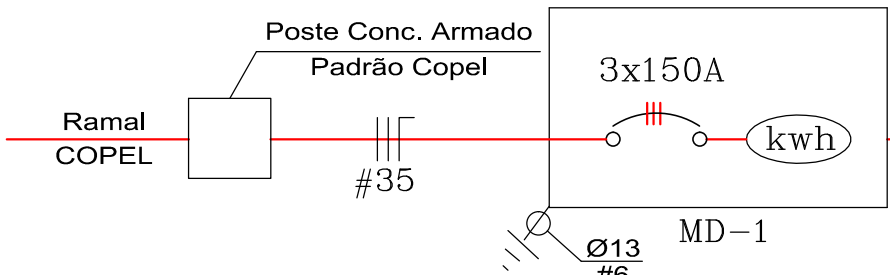

QUADRO DE CARGAS																	
	CIRCUITO	FLUORESC.		HALÓGENA		TOMADAS				CARGA (W)	CORRENTE (A)	PROTEÇÃO (A)	PROTEÇÃO GERAL	FASES			
		20	32	60	100	100	250	500	4200					R	S	T	
	01			17						1020	8,31	10A			1020		
	02					4				400	3,14	30A			400		
TOTAL	02			21						1420	11,81A	15A		1420			

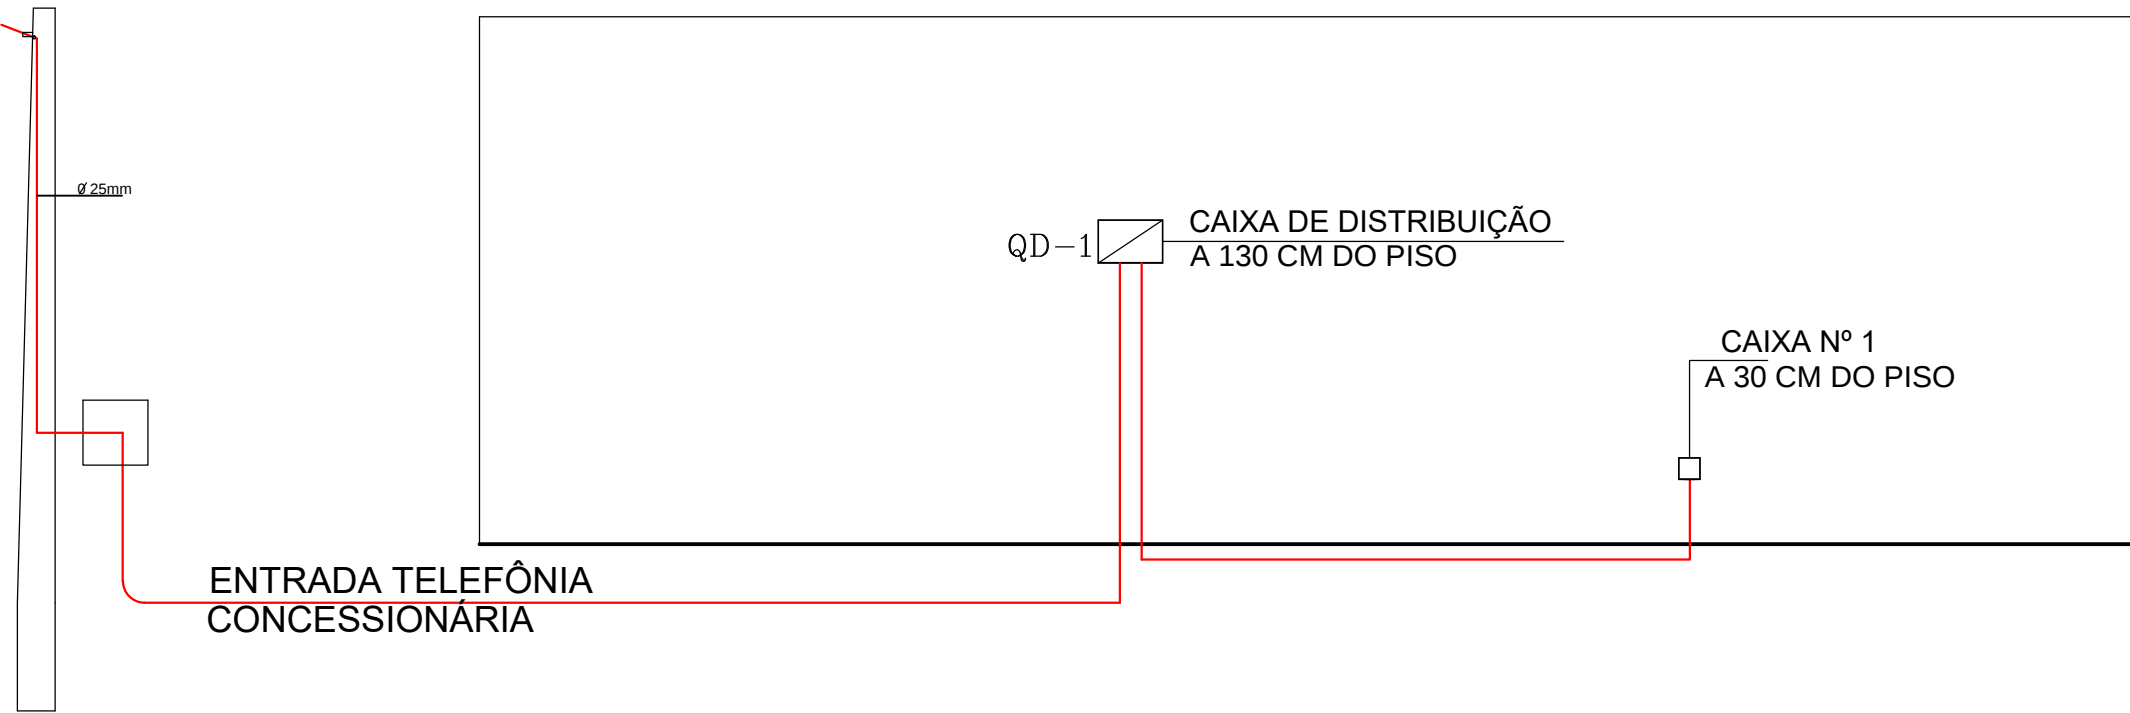

CORTE ESQUEMÁTICO TELEFÔNICO

SEM ESCALA

ESPECIFICAÇÕES - TELEFÔNICO	
- A TUBULAÇÃO DEVERÁ SER DE PVC RÍGIDO, ROSCÁVEL, ANTI-CHAMA	
- TODAS AS LIGAÇÕES PARA AS CAIXAS DEVERÃO SER FEITAS ATRAVÉS DE BUCHAS E ARRUELAS DE ALUMÍNIO.	
- CAIXAS DE SAÍDA OU PASSAGEM, NÃO PODERÃO TER SAÍDA OU LATERAL	
- EM TUBULAÇÃO SEM FIAÇÃO, DEIXAR ARAME DE AÇO GALVANIZADO 14 BWG, PARA GUIA	
- RESISTÊNCIA DE ATERRAMENTO: NÃO PODERÁ EXCEDER À 30 OHMS EM QUALQUER ÉPOCA DO ANO	
- DIMENSÕES DAS CAIXAS: Nº 1: 10X10X 5 CM	

SIMBOLOGIA - TELEFÔNICO	
	TOMADA TELEFÔNICA EM PAREDE À 130 DO CENTRO DO PISO
	TOMADA TELEFÔNICA EM PAREDE A 30 CM DO PISO
	TUBULAÇÃO EMBUTIDA NO PISO
	CAIXA DE DISTRIBUIÇÃO N.º 2 20X20X12 CM

Demap
Topografia
MILTON KULCHESKI
FONE: 045 3267-1444
9 9982 5036
demaptopografia@hotmail.com
RUA MEN DE SA, 320
VERA CRUZ DO OESTE - PR

PROJETO ELETRICO E TELEFÔNICO			
Endereço:	RUA DAS PEROBAS – BOA VISTA MUNICÍPIO DE CÉU AZUL–PR		
Obra:	QUIOSQUE E CHURRASQUEIRA EM ALVENARIA		
Projeto:			
Resp. Técnico:			
Conteúdo:	PLANTA BAIXA – ELÉTRICO, SIMBOLOGIA ELETRICO, POSTE EM CONCRETO PADRÃO COPEL QUADRO DE CARGAS, QUADRO UNIFILAR, QUANTITATIVO ELETRICO, SIMBOLOGIA TELEFÔNICO, PLANTA BAIXA – TELEFÔNICO, ESPECIFICAÇÕES TELEFÔNICO, CORTE ESQUEMÁTICO TELEFÔNICO		
Proprietário:	MUNICÍPIO DE CÉU AZUL		
ÁREA DA EDIFICAÇÃO	174,77m2		
Folha:	12/16		
Data:	JANEIRO/2018		
Escala:	INDICADA		