


**PLANTA BAIXA - ESGOTO SANITÁRIO**  
ESCALA: 1:50

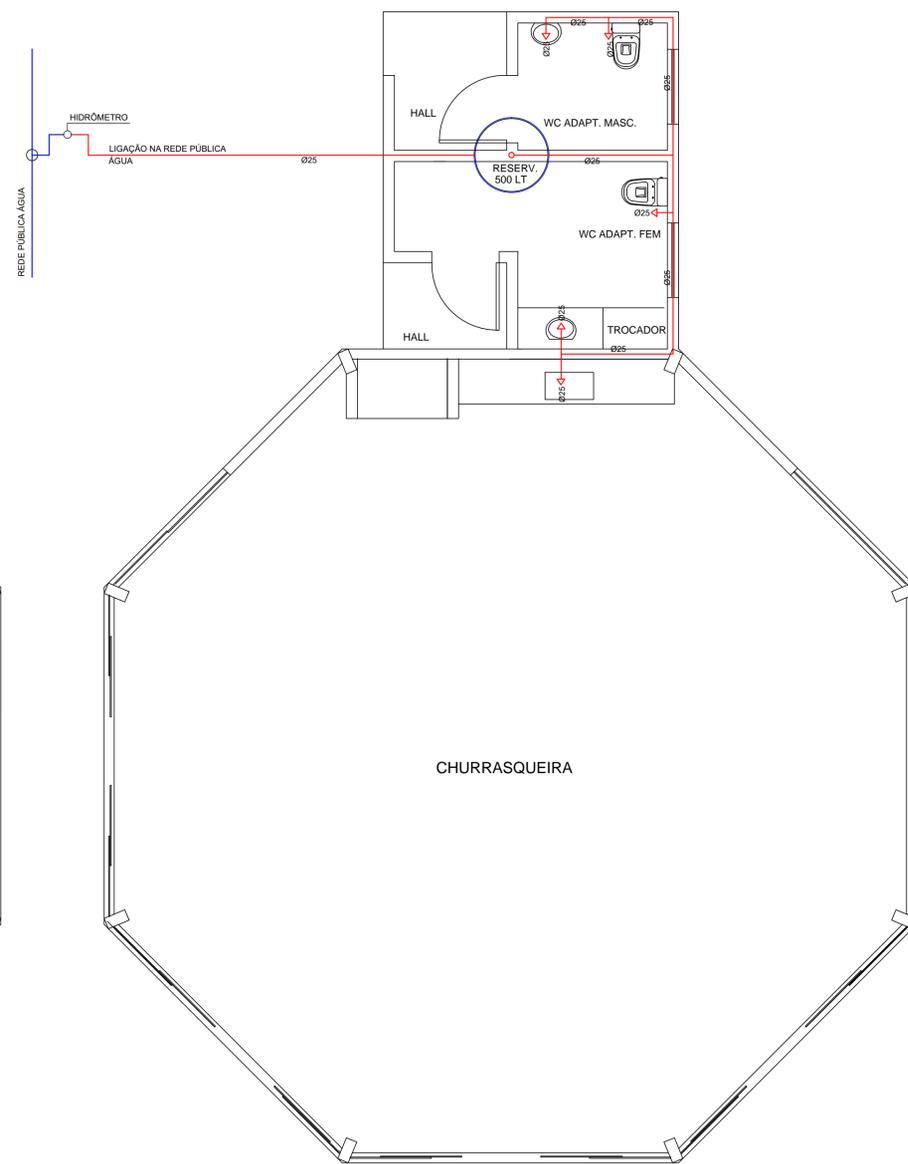


**PLANTA BAIXA - HIDRÁULICO**  
ESCALA: 1:50

CONVENÇÕES GRÁFICAS	
	TUBULAÇÃO DE ÁGUA FRIA
	TUBULAÇÃO DE ESGOTO
	CS - CAIXA SIFONADA
	RG - REGISTRO DE GAVETA
	RP - REGISTRO DE PRESSÃO
	LAVATÓRIO
	VASO SANITÁRIO
	MÁQUINA DE LAVAR
	TANQUE
	PIA DE COZINHA
	TUBULACAO QUE DESCE
	TUBULACAO QUE SOBE


**CAIXA DE PASAGEM**

ESCALA: 1:25

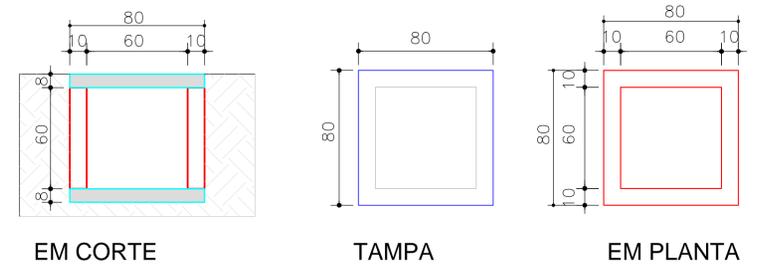

**CAIXA DE GORDURA**

ESCALA: 1:25

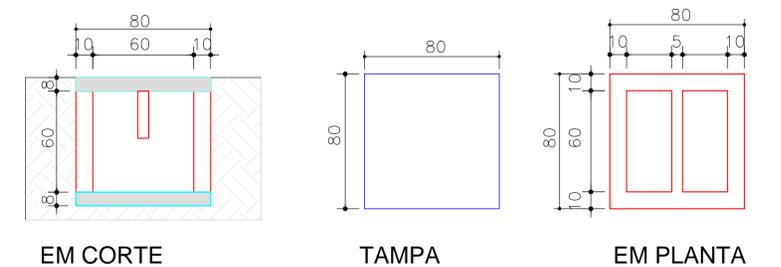

**Demap**  
Topografia  
**MILTON KULCHESKI**  
FONE: 045 3267-1444  
9 9982 5036  
demaptopografia@hotmail.com  
RUA MEN DE SA, 320  
VERA CRUZ DO OESTE - PR

<b>PROJETO HIDROSANITÁRIO</b>		Endereço:	Conteúdo:	ÁREA DA EDIFICAÇÃO
Obra: QUIOSQUE E CHURRASQUEIRA EM ALVENARIA		RUA DAS PERÓBAS – BOA VISTA MUNICÍPIO DE CÉU AZUL-PR	PLANTA BAIXA – HIDRÁULICO, PLANTA BAIXA – ESGOTO SANITÁRIO DETALHES, CAIXA DE PASSAGEM, CAIXA DE GORDURA CONVENÇÕES GRÁFICAS	174,77m <sup>2</sup>
Projeto:		Resp. Técnico:	Proprietário:	Folha: <b>13/16</b>
			MUNICÍPIO DE CÉU AZUL	Data: JANEIRO/2018
				Escala: INDICADA